



平面図 S=1:9,000

参考図

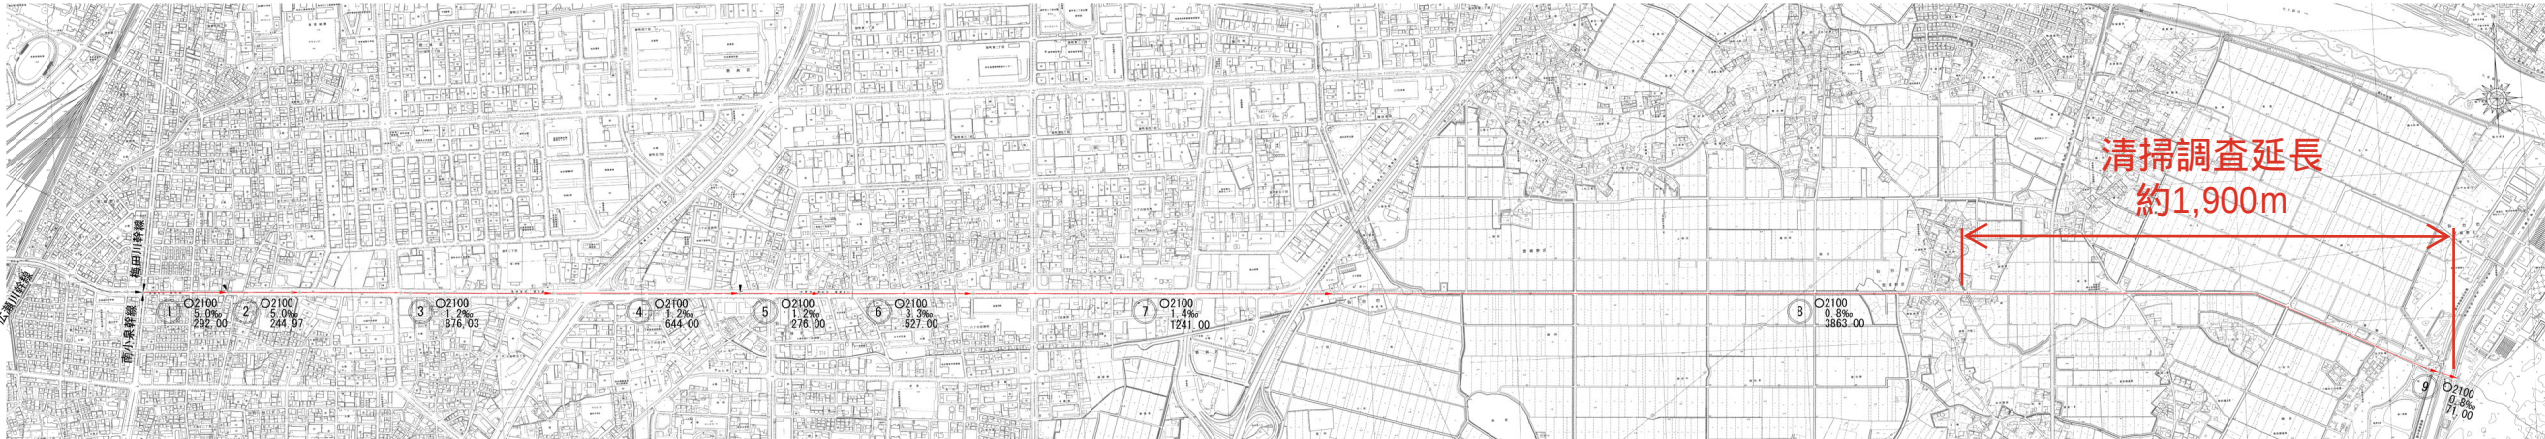


縦断図 V=1:100 H=1:9,000

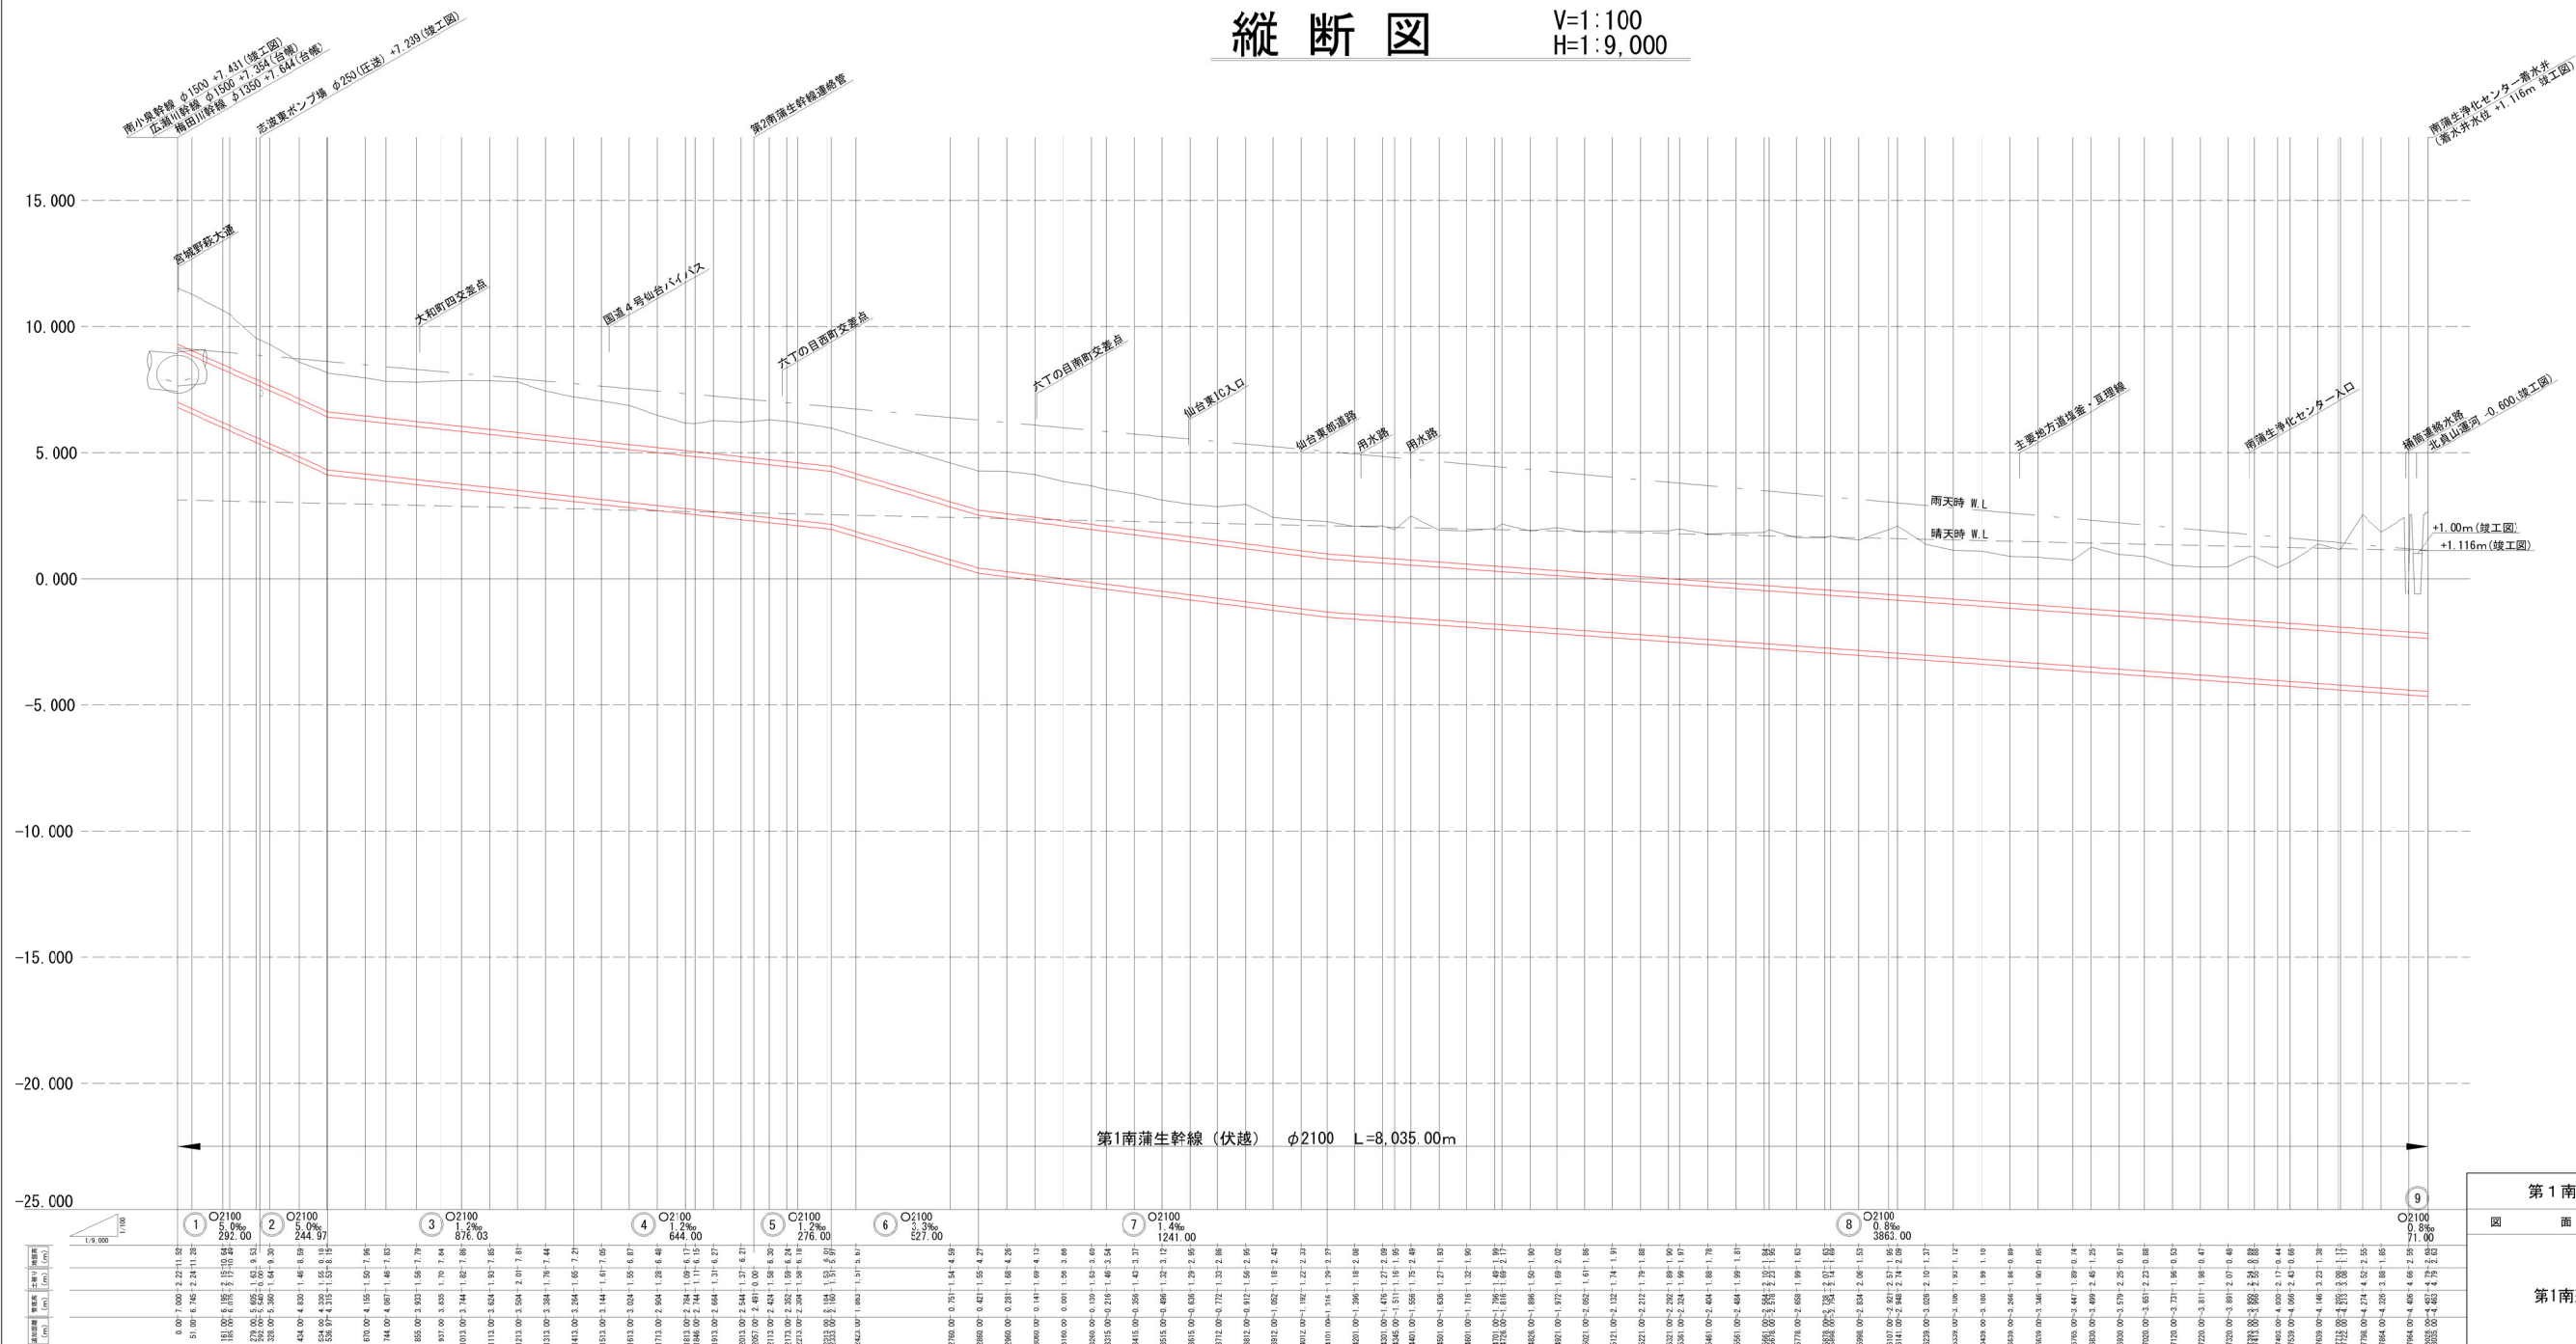

第1南蒲生幹線管渠内清掃調査等業務委託			
図	面	縮	尺
第1南蒲生幹線 平面・縦断図			
V=1:100 H=1:9,000			
設 計 者	作成年月日	図面番号	1 / 3
仙台市建設局 下水道建設部 管路建設課 工事第二係			

V=1 : 100
H=1 : 14,000

 参 考 図



特記事項

- ・特殊人孔は約250mピッチを基本として配置されている。
- ・不明箇所については、水抜き時に特殊人孔の位置を確認し状況を明らかにすること。

Technical drawing of a circular manhole assembly, showing a cross-section and a top view. The drawing includes the following dimensions in millimeters (mm):


- Top View Dimensions:**
 - Overall diameter: $\varnothing 1000$
 - Inner diameter: 900
 - Outer diameter of the top flange: 1300
 - Inner diameter of the top flange: 1120
 - Radius of the top flange: 140
 - Distance from the center to the edge of the top flange: 800
 - Thickness of the top flange: 100
 - Distance from the center to the edge of the base: 600
 - Distance from the center to the edge of the base (inner): 500
 - Distance from the center to the edge of the base (outer): 2000
 - Distance from the center to the edge of the base (inner): 1200
 - Distance from the center to the edge of the base (outer): 2800
- Side View Dimensions:**
 - Overall height: 2000
 - Height of the top flange: 150
 - Height of the base: 100
 - Height of the base (inner): 150
 - Height of the base (outer): 200
 - Height of the base (inner): 600
 - Height of the base (outer): 600
 - Height of the base (inner): 115
 - Height of the base (outer): 115

第1南蒲生幹線管渠内清掃調査等業務委託				
図	面	縮	尺	路線番号
第1南蒲生幹線 特殊人孔配置図			V=1:100 H=1:14,000	
投 計 者	作成年月日		図面番号	2 / 3
仙台市建設局 下水道建設部 管路建設課 工事第二係				


水抜き作業参考図

S=図示

平面図 S=1:150

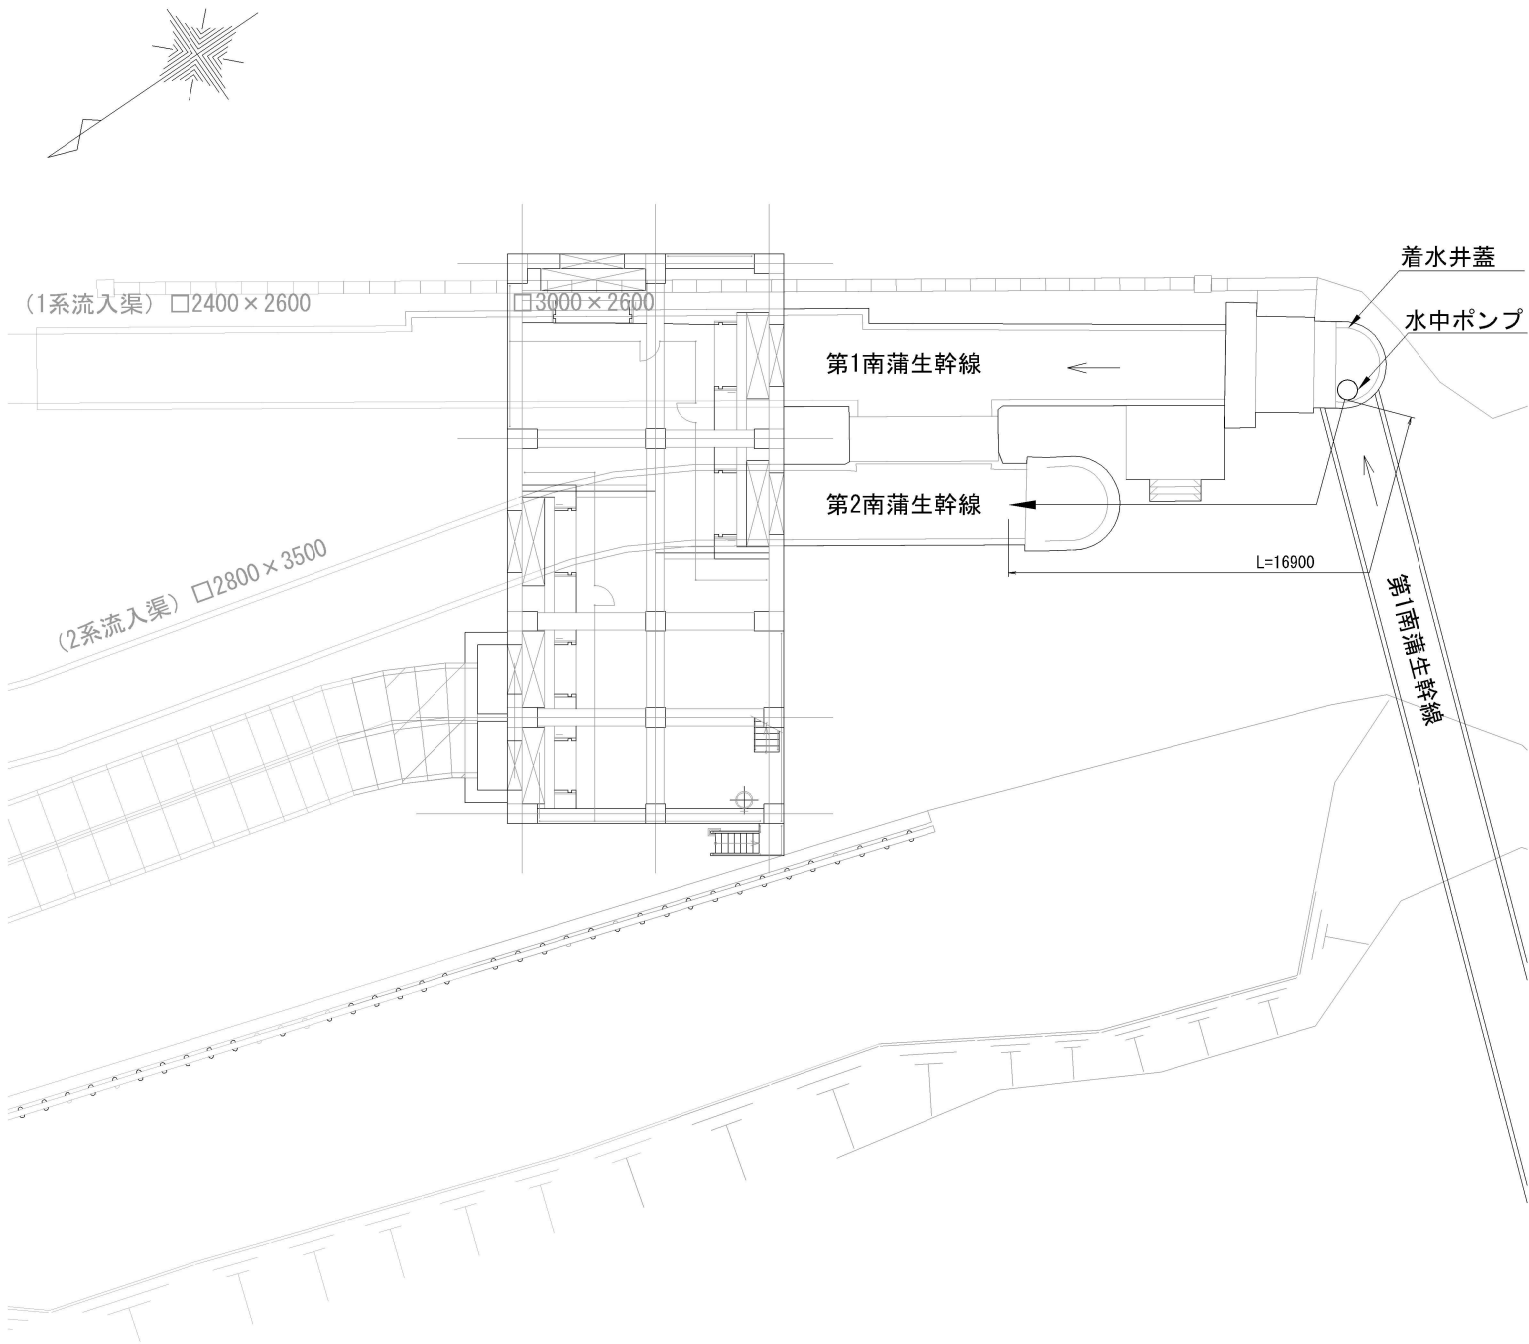

着水井 断面図 S=1:50

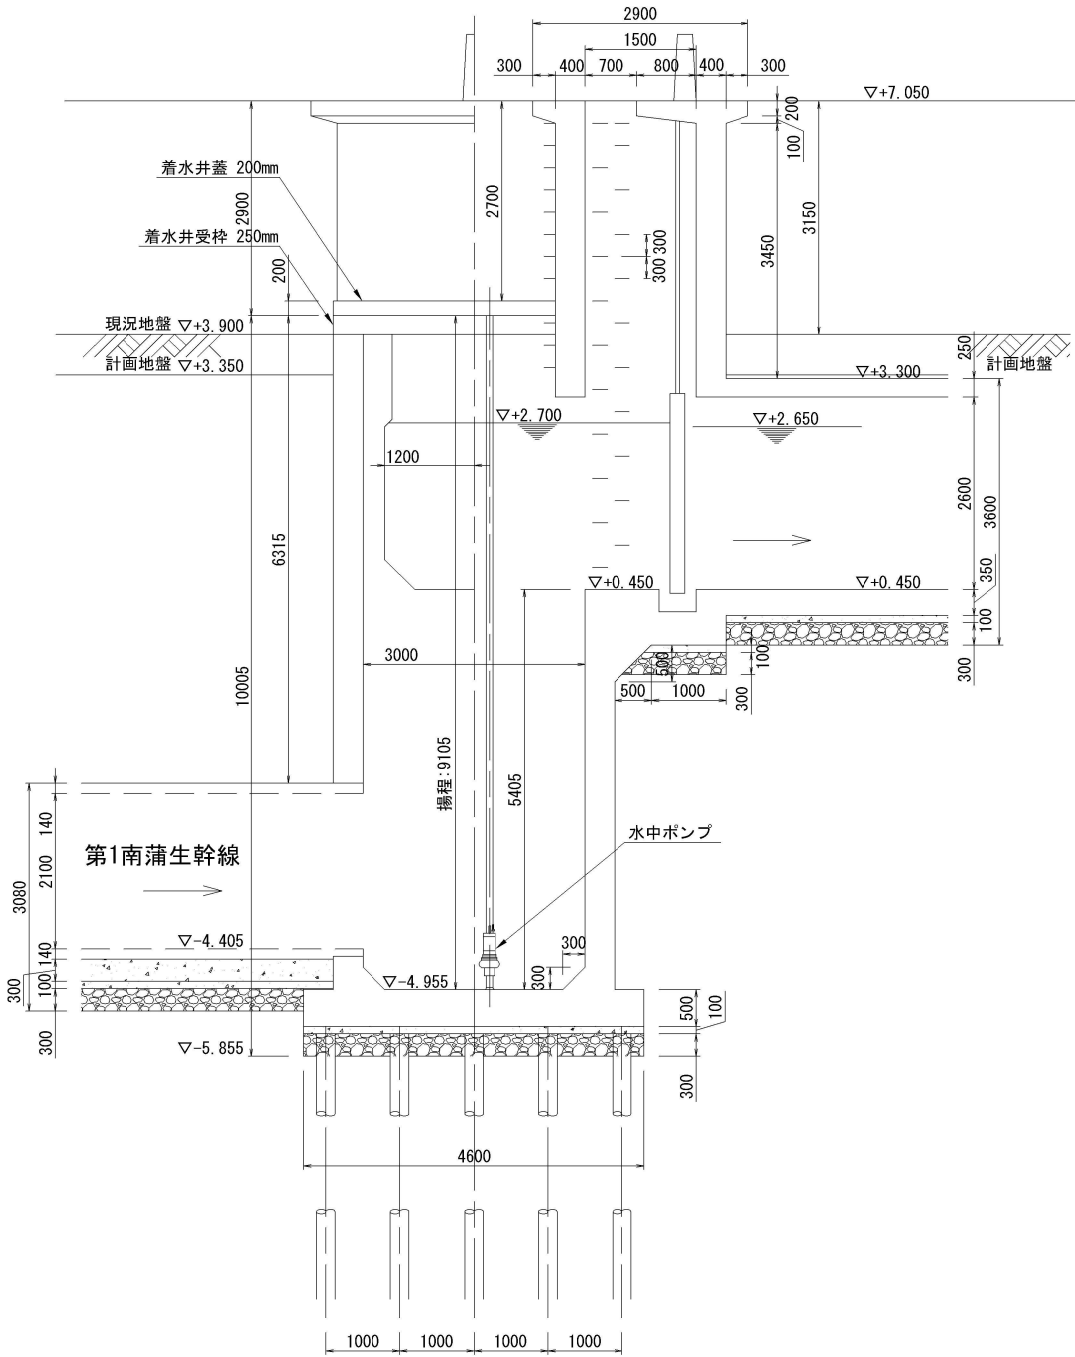

・水中ポンプにより第2南蒲生幹線の流入ルートへ排水を行う。

第1南蒲生幹線管渠内清掃調査等業務委託				
図面		縮尺		路線番号
水抜き作業参考図		S=図示		
設計者		作成年月日		図面番号 3 / 3
仙台市建設局 下水道建設部 管路建設課 工事第二係				