

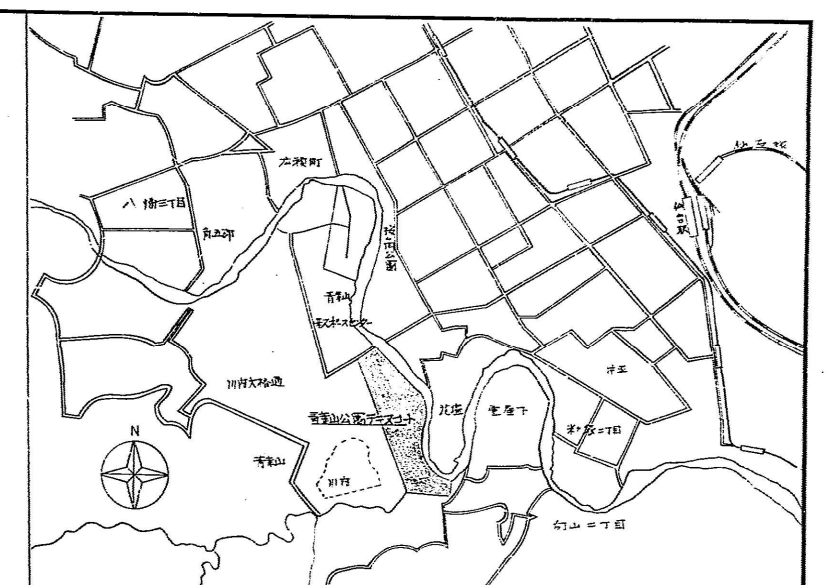


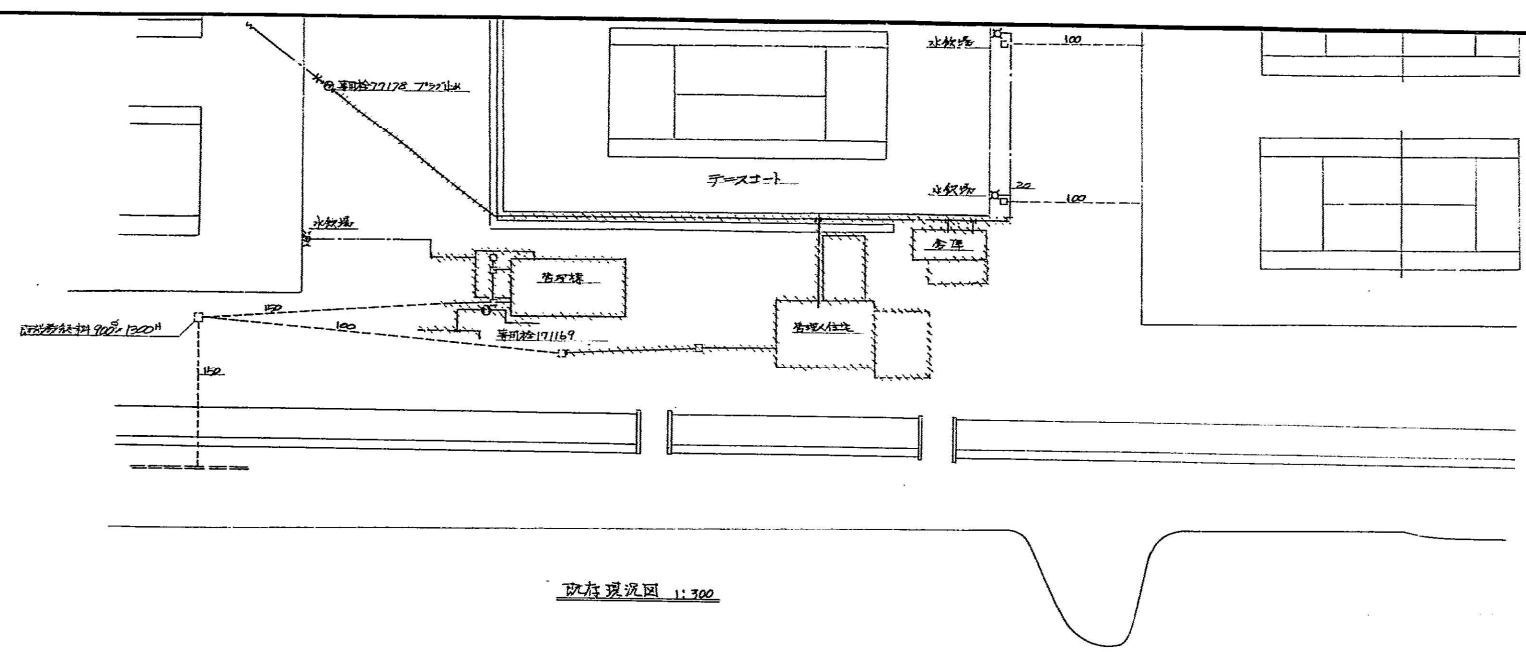

案内図

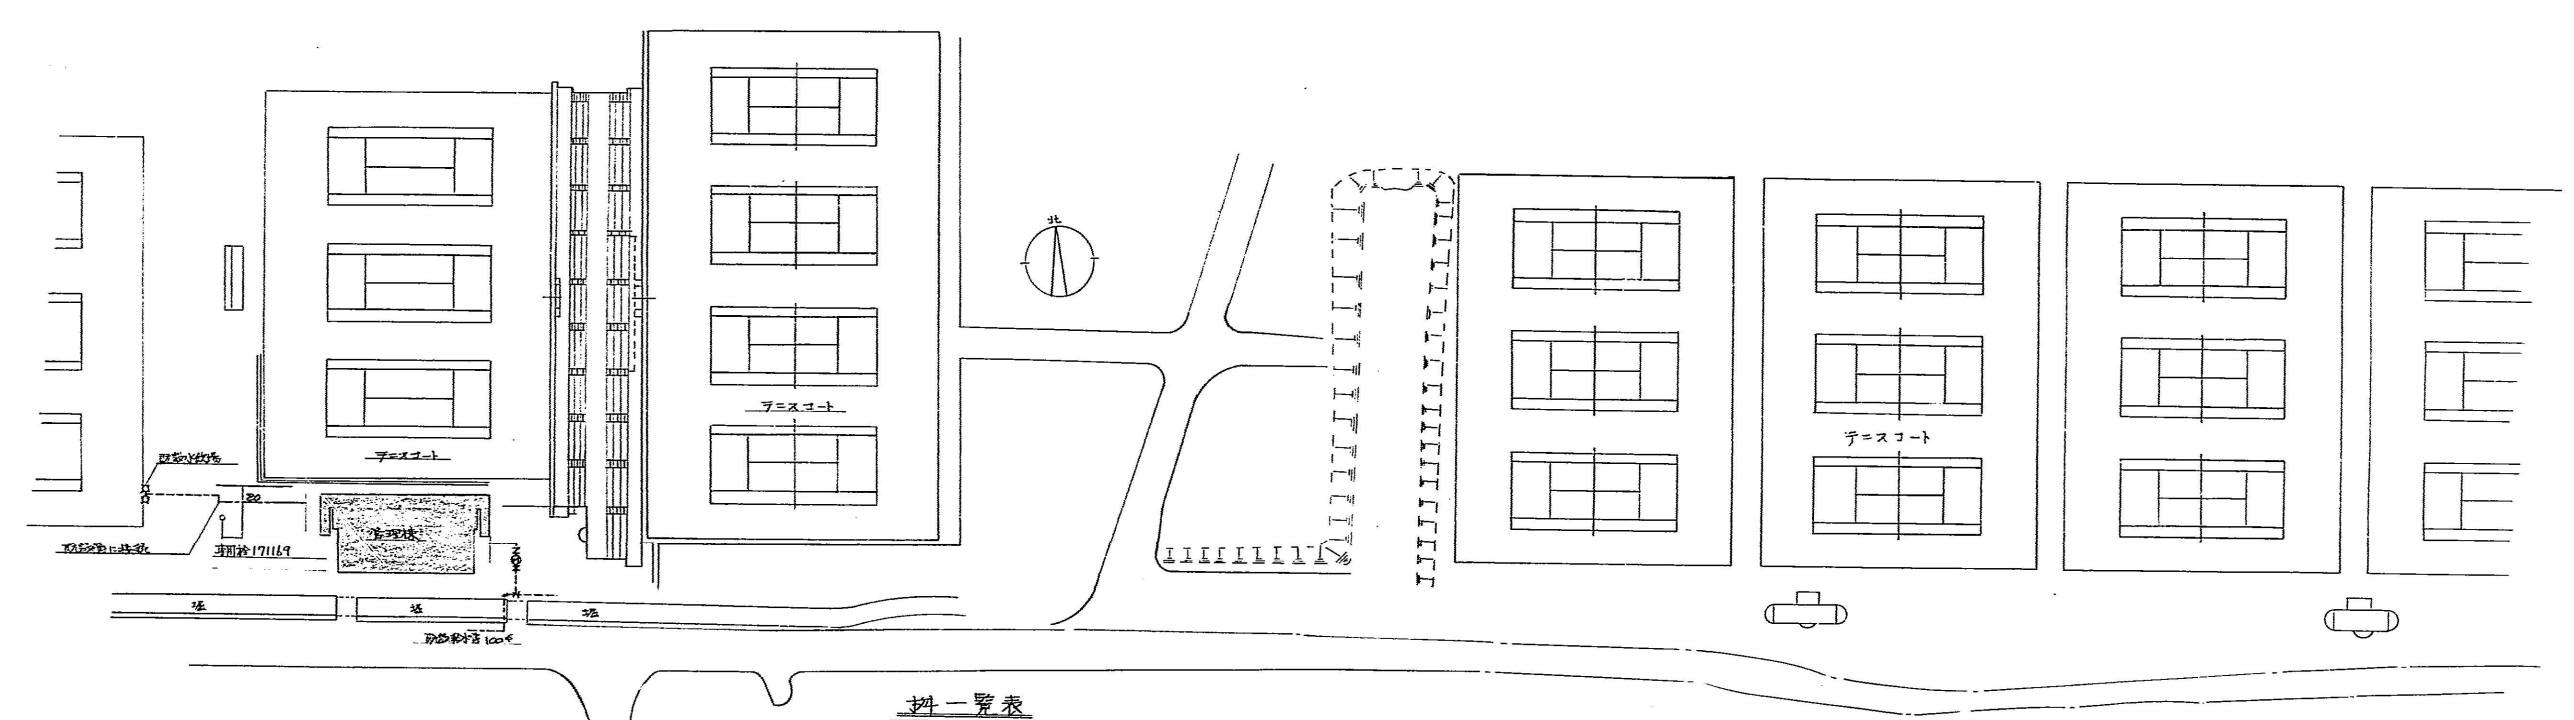

配置図 1:500

樹一覽表

記号	名称	大きさ	樹高	幹径	土留り	基	記号	名称	大きさ	樹高	幹径	土留り	基
1	汚水	450	520	-790	0	MHH 450	14	雨水	300	-240	-560	150	MHH 300
2	汚水	450	220	-490	0	MHB 450	15	雨水	300	230	-550	150	MHH 300
3	トラフ	450	330	-750	250	MHB 450	16	雨水	300	260	-580	150	MHH 300
4	汚水	450	340	-610	0	MHB 450	17	雨水	300	430	-750	150	MHB 300
5	汚水	600	640	-910	0	MHH 600	18	雨水	300	390	-710	150	MHB 300
6	汚水	600	400	-670	0	MHB 600	19	雨水	450	830	-1150	150	MHB 450
7	トラフ	450	680	-1100	250	MHH 450	20	雨水	600	860	-1180	150	MHB 600
8	汚水	600	250	-520	0	MHB 600	21	トラフ	450	730	-1150	250	MHH 450
9	汚水	600	720	-990	0	MHB 600	22	汚水	450	500	-920	250	MHH 450
10	汚水	600	760	-1030	0	MHB 600	23	浸透	300	450	-600	100	MHH 300
11	汚水	600	750	-1020	0	MHB 600	24	排水	450	530	-800	150	MHH 450
12	雨水	300	230	-550	150	MHH 300							
13	雨水	300	250	-570	150	MHH 300							

青葉山公園テニスコート管理棟改築
その他機械設備工事


案内図、配置図、樹一覽表

竣工図 1:500 1/4


完成年月日 平成元・3・31

上野工業株式会社


部長 課長 主任 技師 技士 技員 事務

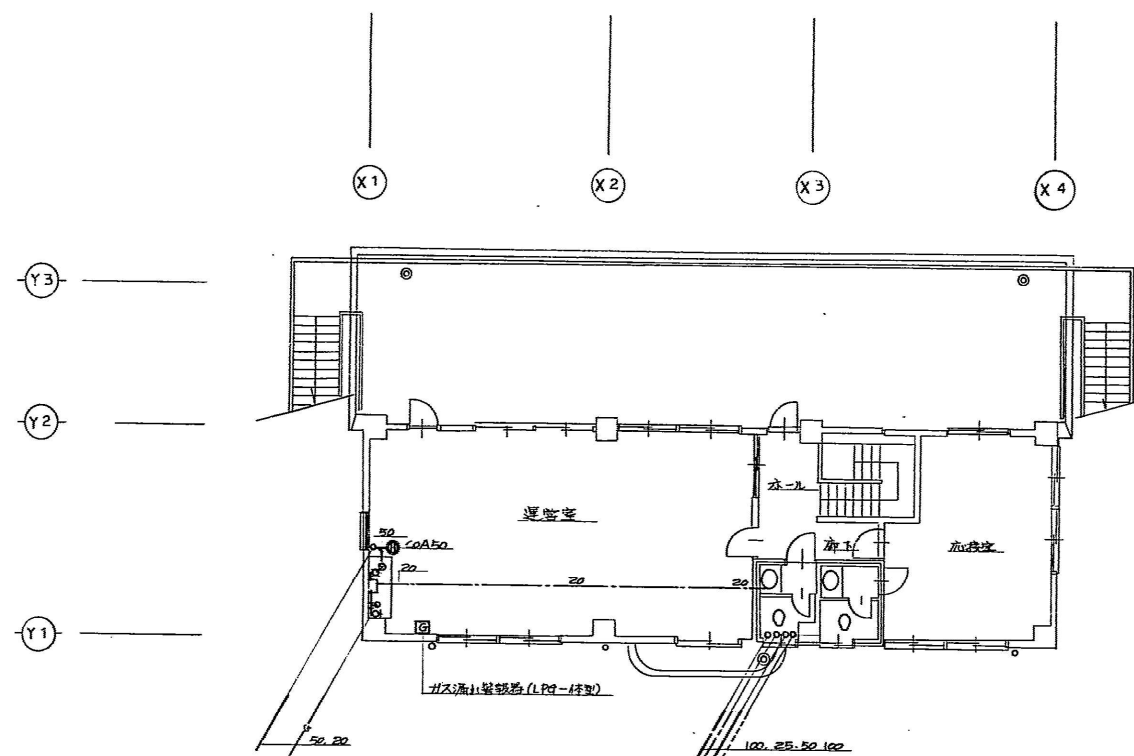


2階配管配管平面図 1:100

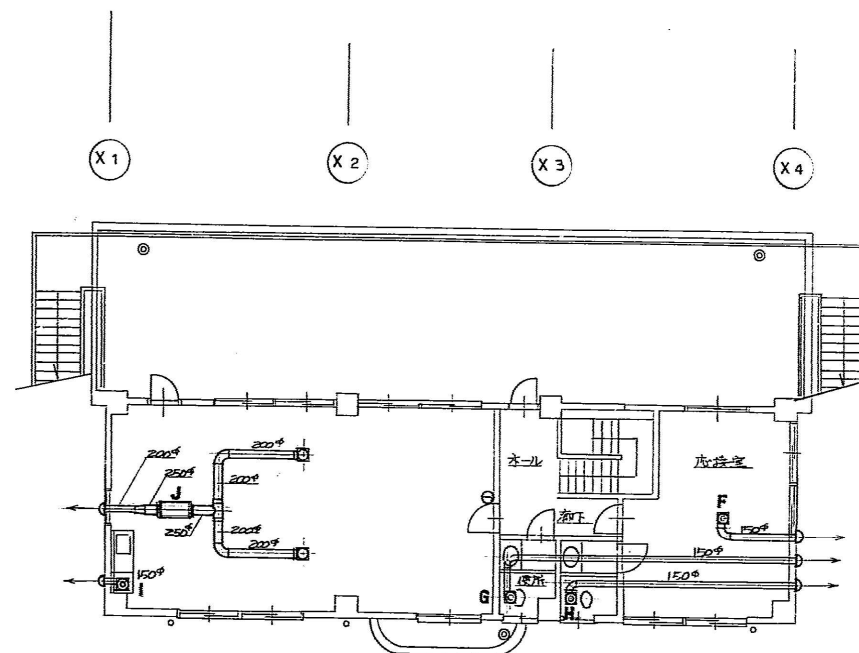

2階換気設備平面図 1:100

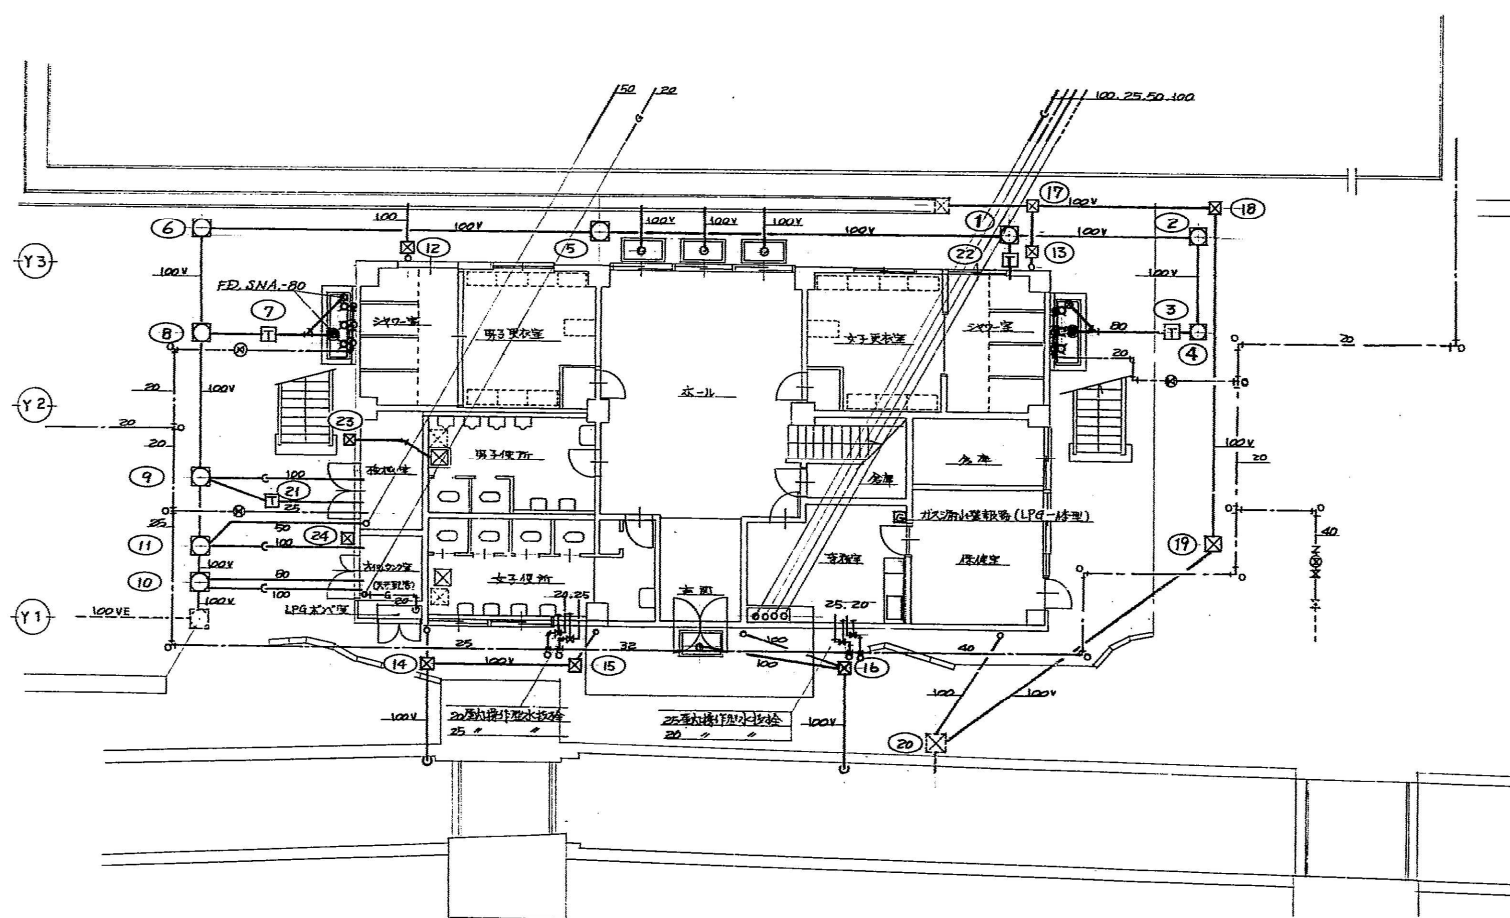


1階配管配管平面図 1:100

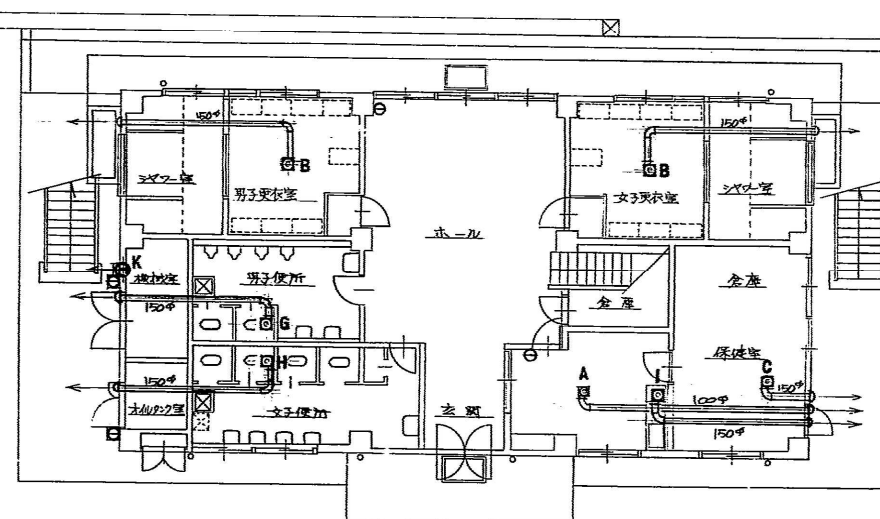

1階換気設備平面図 1:100


- 標準仕様 ABC-10型
- 標準仕様 ABC-10型 (特約品)

青森公園テニスコート管理棟改築 その他機械設備工事			
1. 2階配管配管平面図 2. 1階換気設備平面図, 消火器取付平面図			
竣工図		図面 1:100	図面 2/4
完成年月日 平成元・3・31			
上野工業株式会社			
代表取締役	専任技術者	監理者	図面

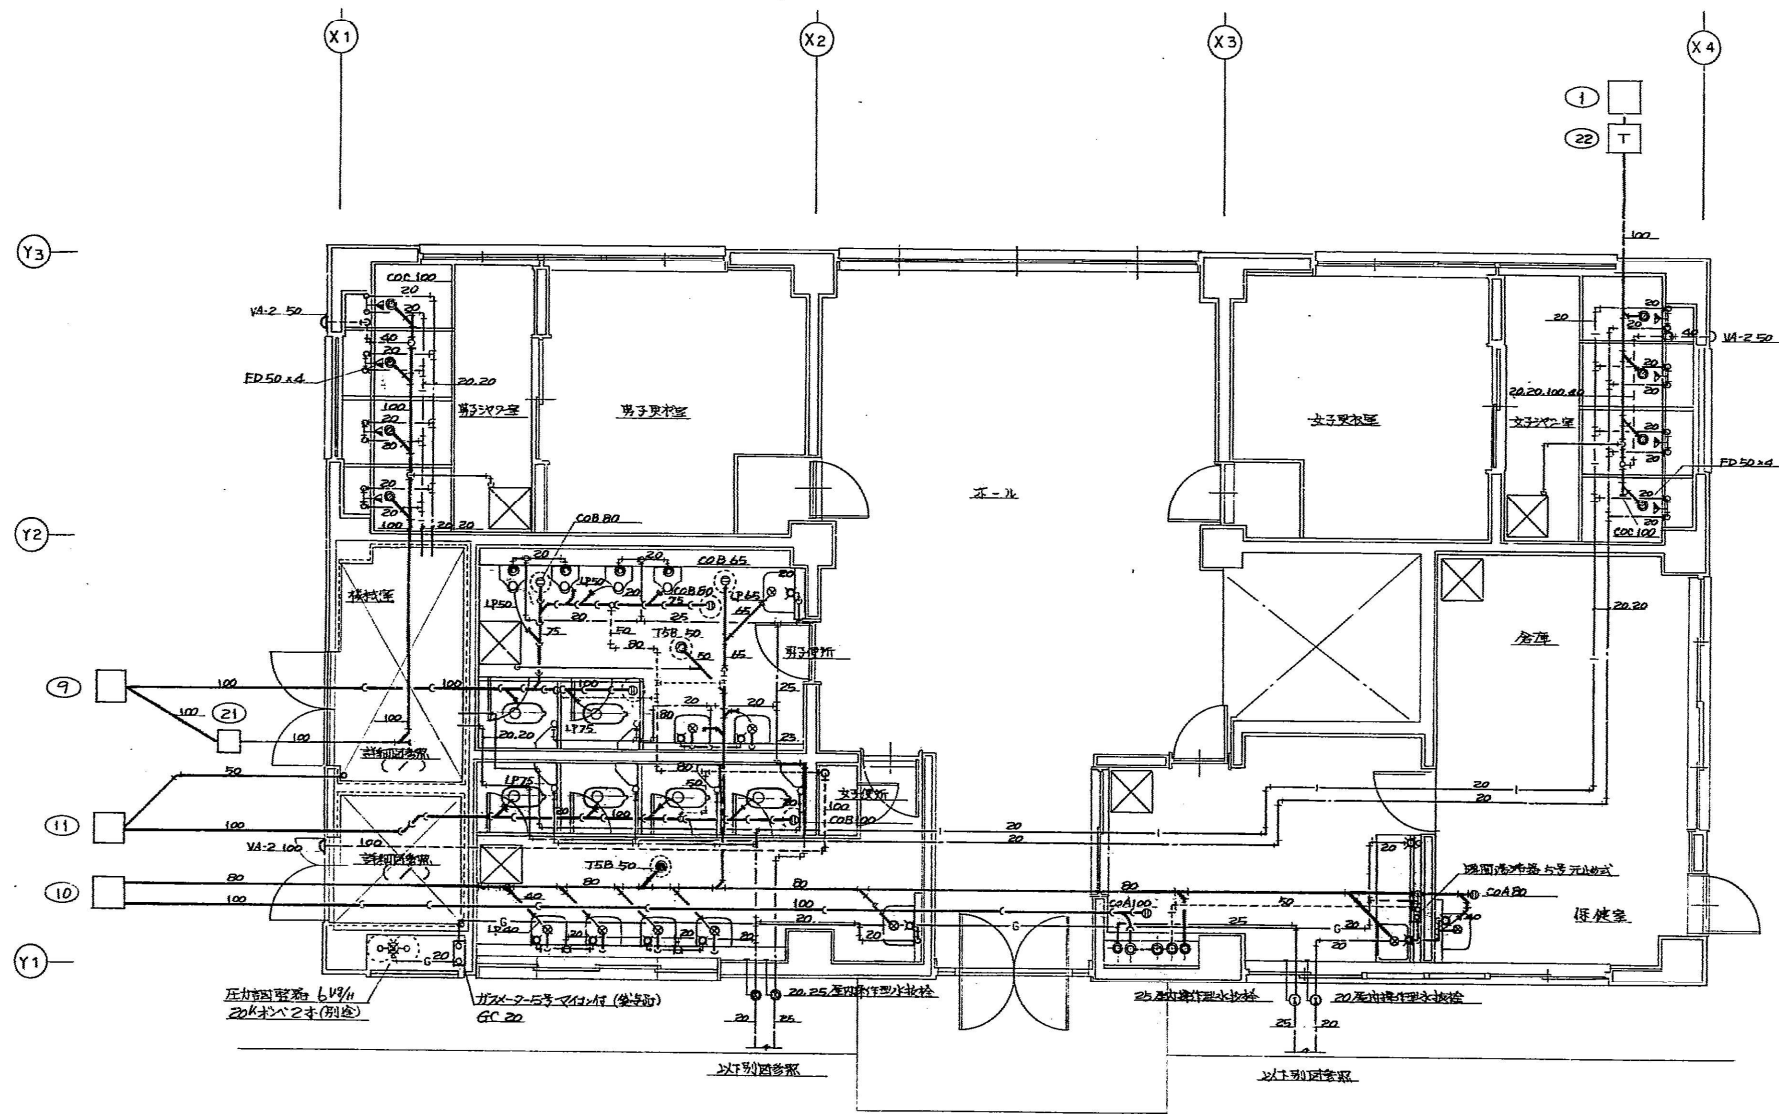

1階 詳細平面図 1:50

*床下配管はすべて比寸

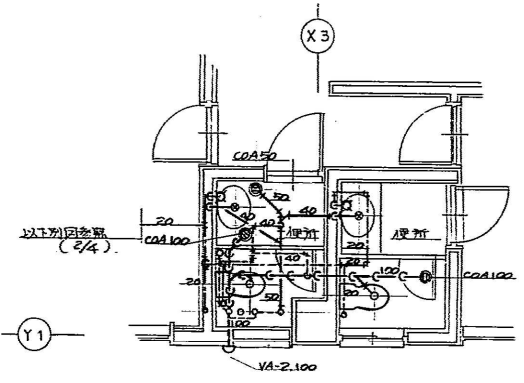

2階便所詳細図 1:50

工事名	青葉山公園テニスコート管理棟改築 その他機械設備工事									
	1階詳細平面図, 2階便所詳細図									
図面番号	竣工図				縮尺	1:50		図面番号		3/4
	完成年月日				平成元・3・31					
上野工業株式会社										
設計	上野	監理	佐藤	監造	佐藤	監理人	佐藤	監理人	佐藤	監理人

