

衛生器具一覧表

器具名称	型番	器具仕様	合計	管理人室	男子更衣室	男子便所	身障者便所	男子更衣室	身障者更衣室	女子更衣室	女子便所	身障者便所	ホール	屋外	備考
和風大便器	VC317R	防露式壁付ロータンク（節水形、手洗器無）、スパッド、洗浄管、パイプホルダー、タンク用金具、止水栓、紙巻器（ステンレス製ワンタッチスベア付）、施行栓、その他付属品一式	1								1				(C750VF+S570B)
洋風便器	C790	防露式密結形ロータンク（節水形、手洗器無）、床フランジ、暖房前丸便座、タンク用金具、止水栓、紙巻器（ステンレス製ワンタッチスベア付）、その他付属品一式	2			1					1				
身障者便器	C48AST4	防露式ハイタンク、セット金具、光電センサー、押ボタンスイッチ、コントローラー、洗浄管、スパッド、ふた無暖房前丸便座、床フランジ、紙巻器（ステンレス製ワンタッチスベア付）、その他付属品一式	2				1					1			
ストール小便器	US301CK	感知洗浄一体型（乾電池式）	1			1									
壁掛ストール小便器	US401CK	感知洗浄一体型（乾電池式）	2			2									
カウンター埋込洗面器	LE25	湯水混合栓（TL306RA）、止水栓×2、ポップアップ式排水金具（Pトラップ）、ステンレスフレーム、その他付属品一式	4		2					2					カウンターは別途建築工事
洗面器	VL510	レバー式立水栓（T205Q）止水栓、ポップアップ式排水金具（Pトラップ）、化粧棚（S3）	2			1					1				(L221D)
洗面器	VL510	立水栓（T205）止水栓、ポップアップ式排水金具（Pトラップ）、化粧棚（S3）	1								1				(L221D)
手洗器	VL730	レバー式立水栓（T23BQ）止水栓、排水金具（Pトラップ）	2				1					1			(L21N)
掃除用流し	VS210	送り座付横水栓（20A）、排水金具（Sトラップ）、リムカバー	1			1									(SK22A)
化粧鏡		大型	(2)		(1)					(1)					別途建築工事
化粧鏡	TS119FR5	耐食鏡（≒450×600×5t）	5			1	1				2	1			
化粧鏡	TS119FR22	耐食鏡（≒450×1200×5t）	2					1	1						
水石けん入	TS126BD	カウンター取付形	4		2					2					
自在水栓	T30AR13		1	1											流しは別途建築工事
シャワー金具	TM245CS	サーモスタット式シングルレバー式、スライドバー（TS131ALR）	2					1	1						
散水栓	T27-13	カップリング付、鋳鉄製ボックス共	1											1	
身障者便器用手すり	T110BM2	L=800	(2)				(1)					(1)			別途建築工事
身障者便器用可動式手すり	T110BC1	L=550	(2)				(1)					(1)			別途建築工事
洋風便器用手すり	T110BM1	L=600	(2)			(1)					(1)				別途建築工事
小便器用手すり	T110BU1	L=550	(1)			(1)									別途建築工事
洗面器用手すり	T110BL1	L=800 杖使用者用	(2)			(1)					(1)				別途建築工事
ガス瞬間湯沸器		屋外壁掛16号恒温タイプ 都市ガス6B 30,000Kcal/h	4											4	
ガス瞬間湯沸器		屋外壁掛24号恒温タイプ 都市ガス6B 45,000Kcal/h	1											1	
消火器	ABC10型	壁掛用スタンド、表記板共	1										1		

注）衛生器具、水栓、湯沸器類は、全て仙台市水道局認定品とする。JIS及び建設省型番以外の型番は参考とし同等品以上を使用する事。

仙台市都市整備局建築部設備課			工事名称 仙台市卸町東二丁目公園クラブハウス 新築 機械設備工事		設計番号	
設計年月日	年 月 日		図面名称 衛生器具一覧表	縮尺	図面番号 M — 4	



機 器 表


記 号	機 器 名 称	仕 様	動 力			台 数	設 置 場 所	備 考
			K W	φ / V	始動方式			
ACP-1	空冷ヒートポンプパッケージ PLH-J50GKF-ST	天井カセット形4方向吹出				1	男子更衣室	ドレンアップセット付
		冷房能力 2500Kcal/h						室外機コンクリート基礎
		暖房能力 4200Kcal/h						別途建築工事
		圧縮機	1.5	3/200	LS			
		室内送風機	0.085	3/200	LS			
		室外送風機	0.065	3/200	LS			
		付属品 リモコンスイッチ						
ACP-2	空冷ヒートポンプパッケージ PLH-J56GKF-ST	天井カセット形4方向吹出				1	管 理 室	ドレンアップセット付
		冷房能力 2700Kcal/h						室外機コンクリート基礎
		暖房能力 4500Kcal/h						別途建築工事
		補助電気ヒータ 1032Kcal/h	1.2	3/200	LS			
		圧縮機	1.6	3/200	LS			
		室内送風機	0.085	3/200	LS			
		室外送風機	0.065	3/200	LS			
		付属品 リモコンスイッチ						
ACP-3	空冷ヒートポンプパッケージ PLHX-J160GKHF	天井カセット形4方向吹出 (室内機2台同時運転形)				1	休 憩 室	ドレンアップセット付
		冷房能力 10800Kcal/h						冷暖分岐ジョイント
		暖房能力 12500Kcal/h						室外機コンクリート基礎
		補助電気ヒータ 1806Kcal/h×2	2.1×2	3/200	LS			別途建築工事
		圧縮機	4.5	3/200	LS			
		室内送風機	0.1×2	3/200	LS			
		室外送風機	0.25	3/200	LS			
		付属品 リモコンスイッチ						
ACP-4	空冷ヒートポンプパッケージ PLH-J50GKF-ST	天井カセット形4方向吹出				1	女子更衣室	ドレンアップセット付
		冷房能力 2500Kcal/h						室外機コンクリート基礎
		暖房能力 4100Kcal/h						別途工事
		圧縮機	1.5	3/200	LS			
		室内送風機	0.085	3/200	LS			
		室外送風機	0.065	3/200	LS			
		付属品 リモコンスイッチ						
HEU-1	空 気 全 熱 交 換 器 LGH-15CST	天井カセット形	0.061	1/100	LS	1	管 理 室	コントロールスイッチは
		処理風量 90m ³ /h×7mmAq						普通換気回路付
		熱交換効率 55%以上						
		付属品 コントロールスイッチ						
EH-1	電 気 パ ネ ル ヒ ー タ PYS-1500	壁掛形 ステンレス製	1.5	1/200	LS	1	身障者男子更衣室	サーモスタット内蔵
		放熱量 1290Kcal/h						コンセント付

注) 冷暖房能力は、JIS条件時の能力を示す。動力値は参考値とする。
空冷ヒートポンプパッケージの電源、操作用線はすべて電気設備工事とする。但しリモコンスイッチ取付は本工事とする。

記 号	機 器 名 称	仕 様	動 力			台 数	設 置 場 所	備 考
			K W	φ / V	始動方式			
EH-2	電 気 パ ネ ル ヒ ー タ PYS-1000	壁掛形 ステンレス製	1.0	1/200	LS	1	身障者女子更衣室	サーモスタット内蔵
		放熱量 860Kcal/h						コンセント付
EH-3	電 気 パ ネ ル ヒ ー タ (凍結防止用) PXS-1000	壁掛形 ステンレス製	1.0	1/200	LS	1	男 子 便 所	サーモスタット内蔵
		放熱量 860Kcal/h						コンセント付
EH-4	電 気 パ ネ ル ヒ ー タ (凍結防止用) PXS-500	壁掛形 ステンレス製	0.5	1/200	LS	1	身障者男子便所	サーモスタット内蔵
		放熱量 430Kcal/h						コンセント付
EH-5	電 気 パ ネ ル ヒ ー タ (凍結防止用) PYS-500	壁掛形 ステンレス製	0.5	1/200	LS	1	身障者女子便所	サーモスタット内蔵
		放熱量 430Kcal/h						コンセント付
EH-6	電 気 パ ネ ル ヒ ー タ (凍結防止用) PYS-1000	壁掛形 ステンレス製	1.0	1/200	LS	1	女 子 便 所	サーモスタット内蔵
		放熱量 860Kcal/h						コンセント付
FE-1	排 気 送 風 機 BFS-18BSAU	ストレートシロッコファン	0.05	1/100	LS	1	男 子 更 衣 室	消音ボックス付
		290m ³ /h×6mmAq						
FE-2	排 気 送 風 機 VD-23ZB4	天井埋込換気扇	0.068	1/100	LS	1	男 子 便 所	低騒音形
		360m ³ /h×5mmAq						
FE-3	排 気 送 風 機 VD-15Z4	天井埋込換気扇	0.012	1/100	LS	1	身障者男子便所	低騒音形
		110m ³ /h×3mmAq						
FE-4	排 気 送 風 機 VD-18ZB4	天井埋込換気扇	0.023	1/100	LS	1	休 憩 室	低騒音形
		190m ³ /h×4mmAq						
FE-5	排 気 送 風 機 VD-15Z4	天井埋込換気扇	0.012	1/100	LS	1	身障者男子更衣室	低騒音形
		90m ³ /h×4mmAq						
FE-6	排 気 送 風 機 VD-15Z4	天井埋込換気扇	0.012	1/100	LS	1	身障者女子更衣室	低騒音形
		90m ³ /h×4mmAq						
FE-7	排 気 送 風 機 BFS-18BSAU	ストレートシロッコファン	0.05	1/100	LS	1	女 子 更 衣 室	消音ボックス付
		290m ³ /h×6mmAq						
FE-8	排 気 送 風 機 VD-15Z4	天井埋込換気扇	0.012	1/100	LS	1	身障者女子便所	低騒音形
		110m ³ /h×3mmAq						
FE-9	排 気 送 風 機 VD-23ZB4	天井埋込換気扇	0.068	1/100	LS	1	女 子 便 所	低騒音形
		360m ³ /h×5mmAq						


注) 空冷ヒートポンプパッケージ(室内機)、空気全熱交換器、ストレートシロッコファンは防振吊金物で固定を行う。

仙台市都市整備局建築部設備課				工事名称 仙台市卸町東二丁目公園クラブハウス 新築 機械設備工事		設計番号	—
設計年月日	年 月 日			図面名称	機器表	縮尺	図面番号 M — 5

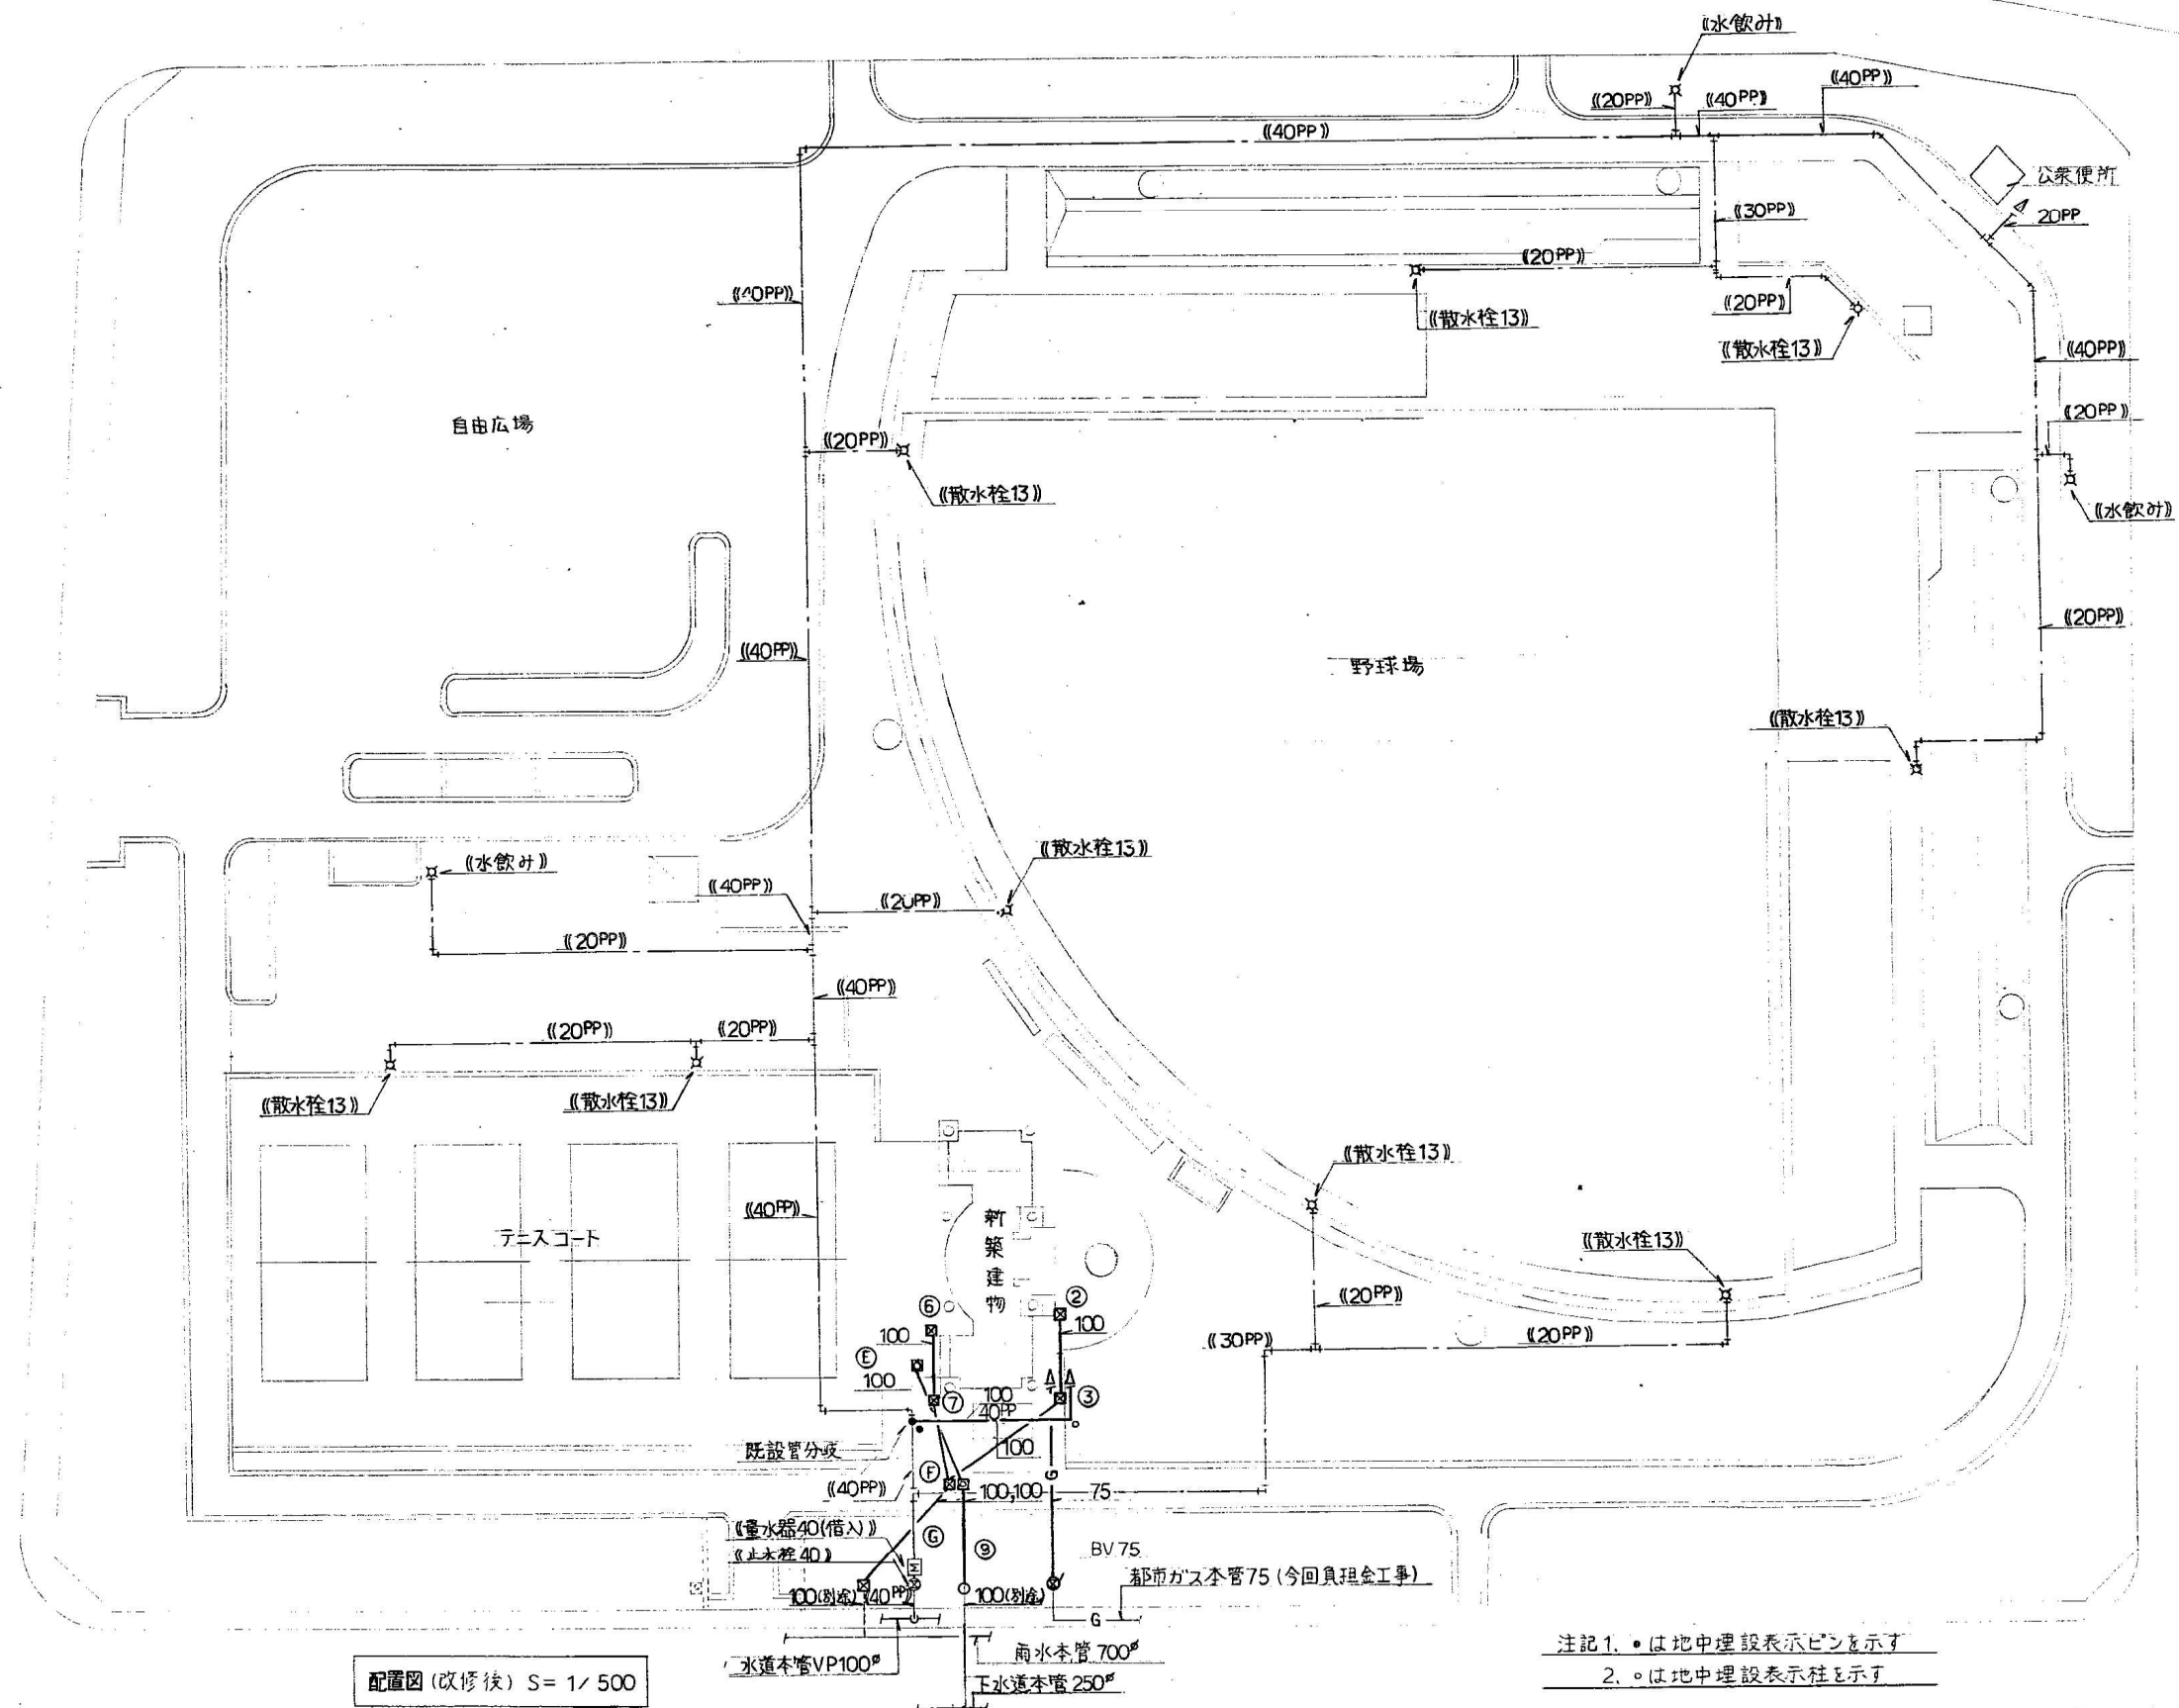

仙台市都市整備局建築部設備課			工事名称 仙台市卸町東二丁目公園クラブハウス 新築 機械設備工事		設計番号
設計年月日	年	月	日	図面名称 配置図(改修後)	縮尺 1/500 図面番号 M-7



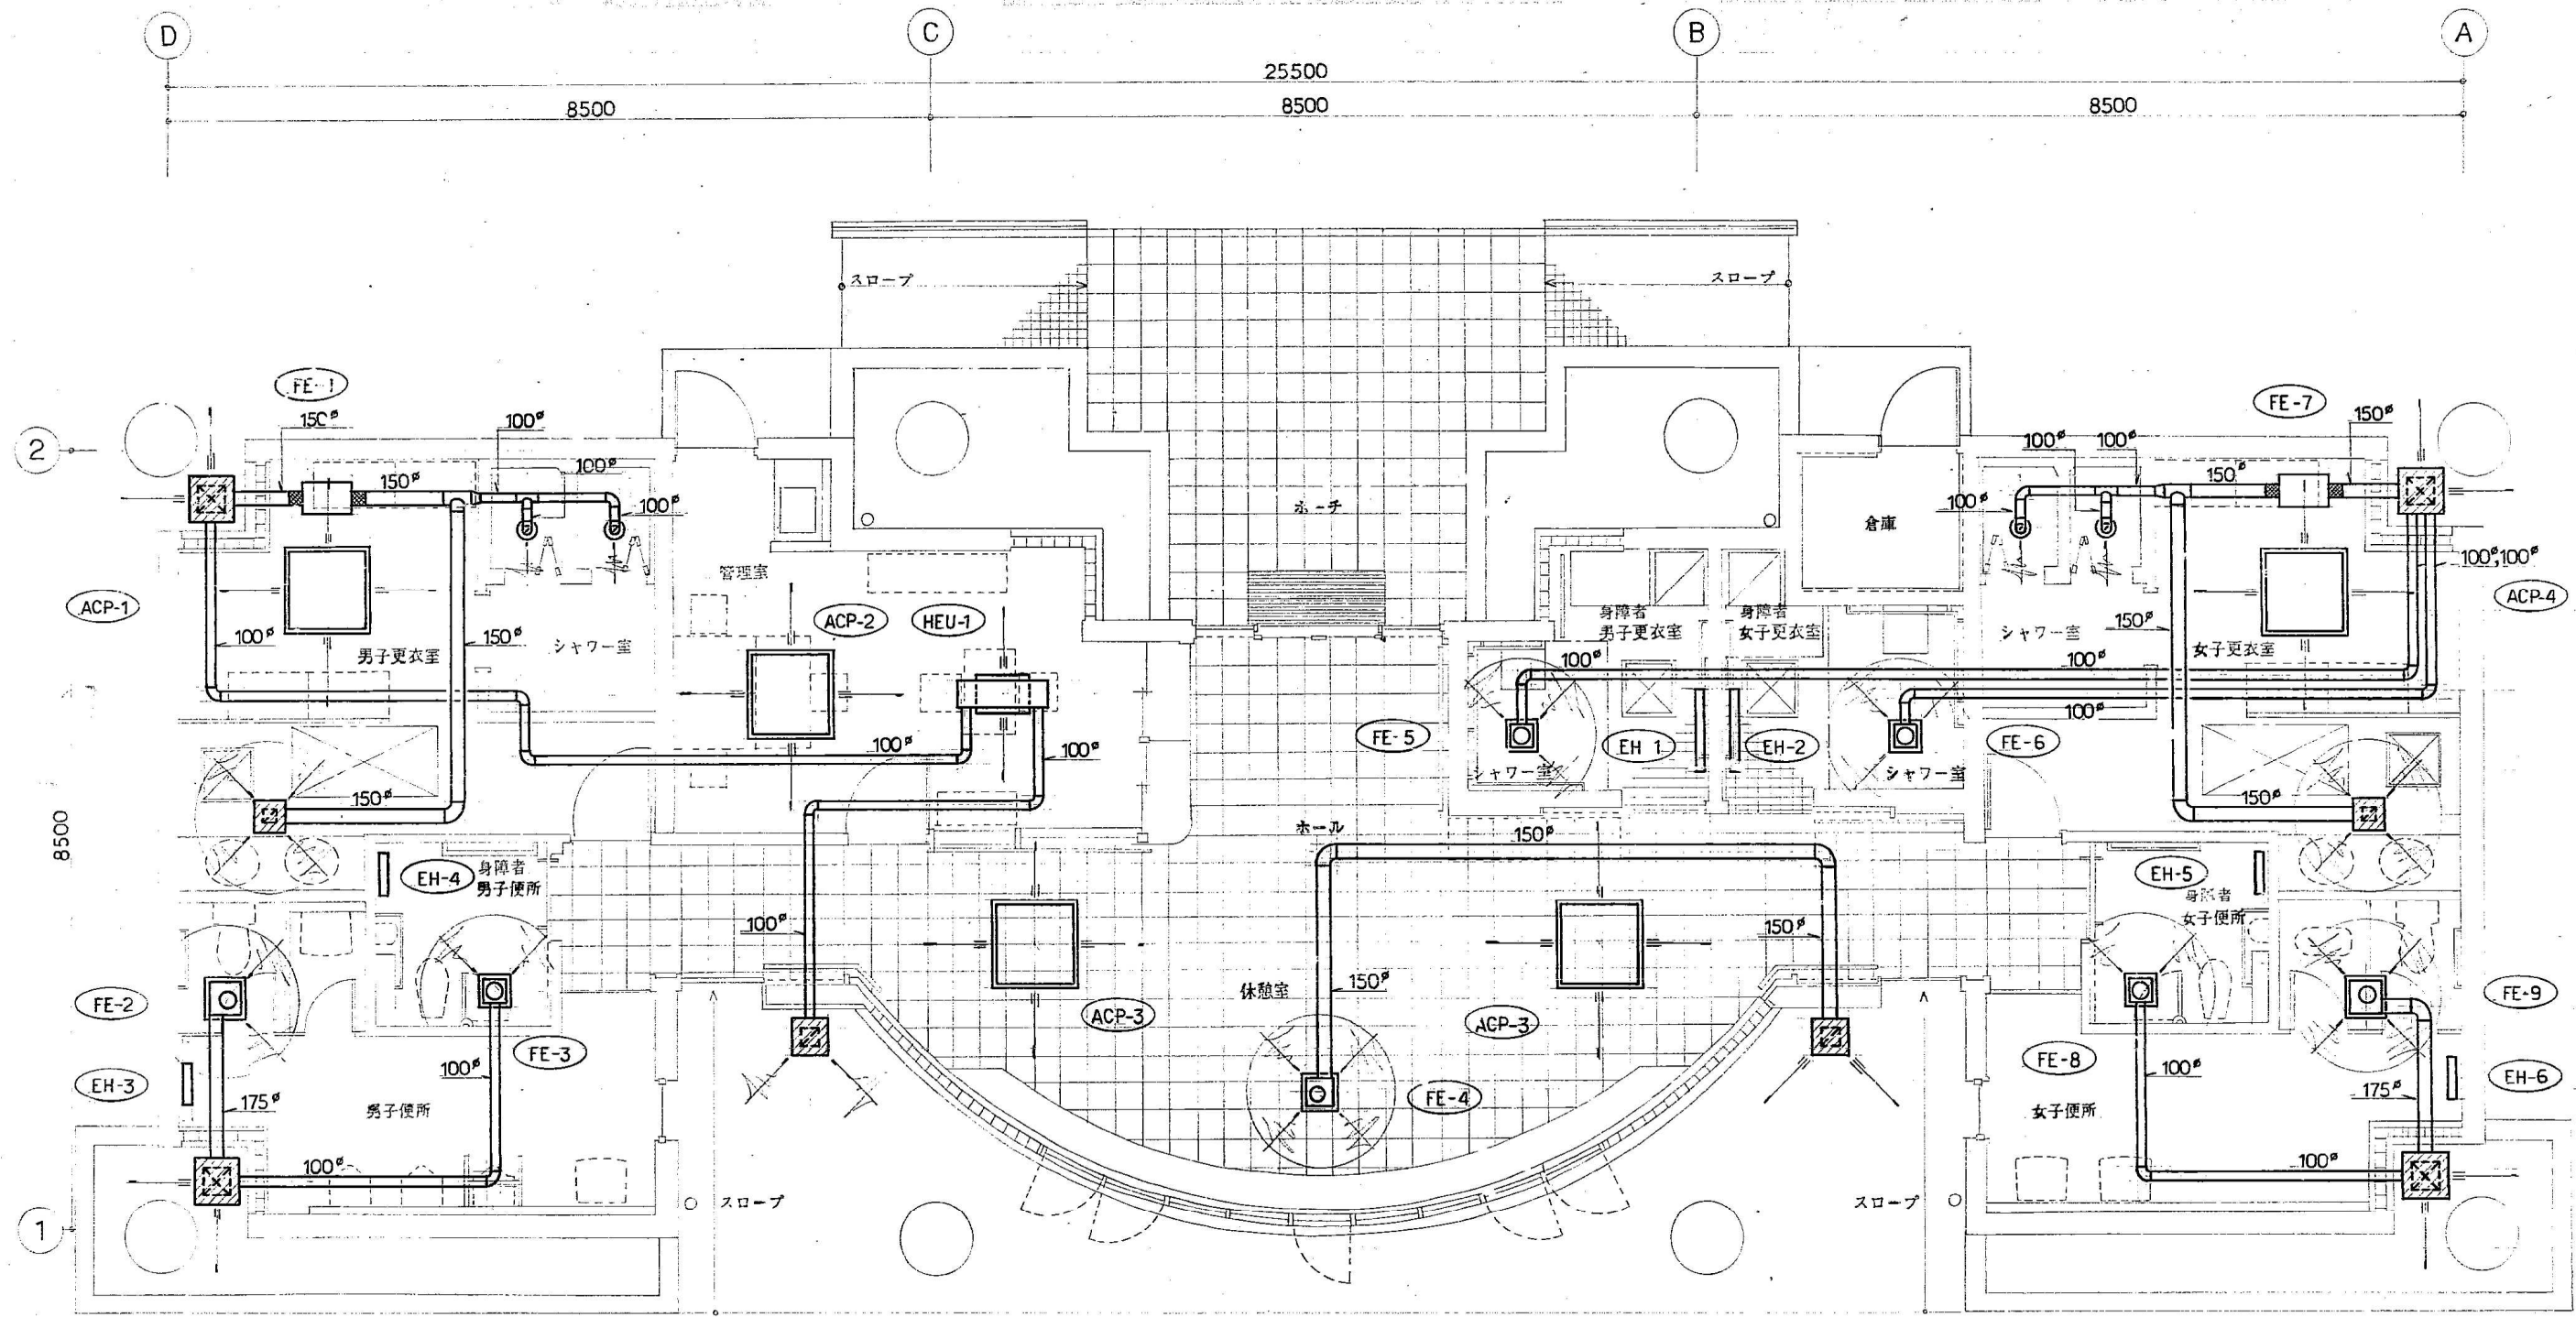

男子更衣室・シャワー室

吸込口	吸込口
R G S	別 途
150X150	100φ
220CMH	35CMH

BOX (消音内貼) 400□x300^H x2

屋 外

吹出口	吹出口	吸込口
R G	R G	R G
300X300	300X300	200X200
380CMH	470CMH	90CMH

BOX (消音内貼) 500□x300^H BOX (消音内貼) 500□x300^H BOX (消音内貼) 400□x250^H

屋 外

吹出口	吹出口
R G	R G
200X200	300X300
190CMH	470CMH

BOX (消音内貼) 400□x250^H BOX (消音内貼) 500□x300^H x2

女子更衣室・シャワー室


吸込口	吸込口
R G S	別 途
150X150	100φ
220CMH	35CMH

BOX (消音内貼) 400□x300^H x2

空調調和設備ダクト図 S=1/50

仙台市都市整備局建築部設備課			工事名称 仙台市卸町東二丁目公園クラブハウス 新築 機械設備工事		設計番号
設計年月日	年 月 日		図面名称 空調調和設備ダクト図	縮尺 1/50	図面番号 M — 9



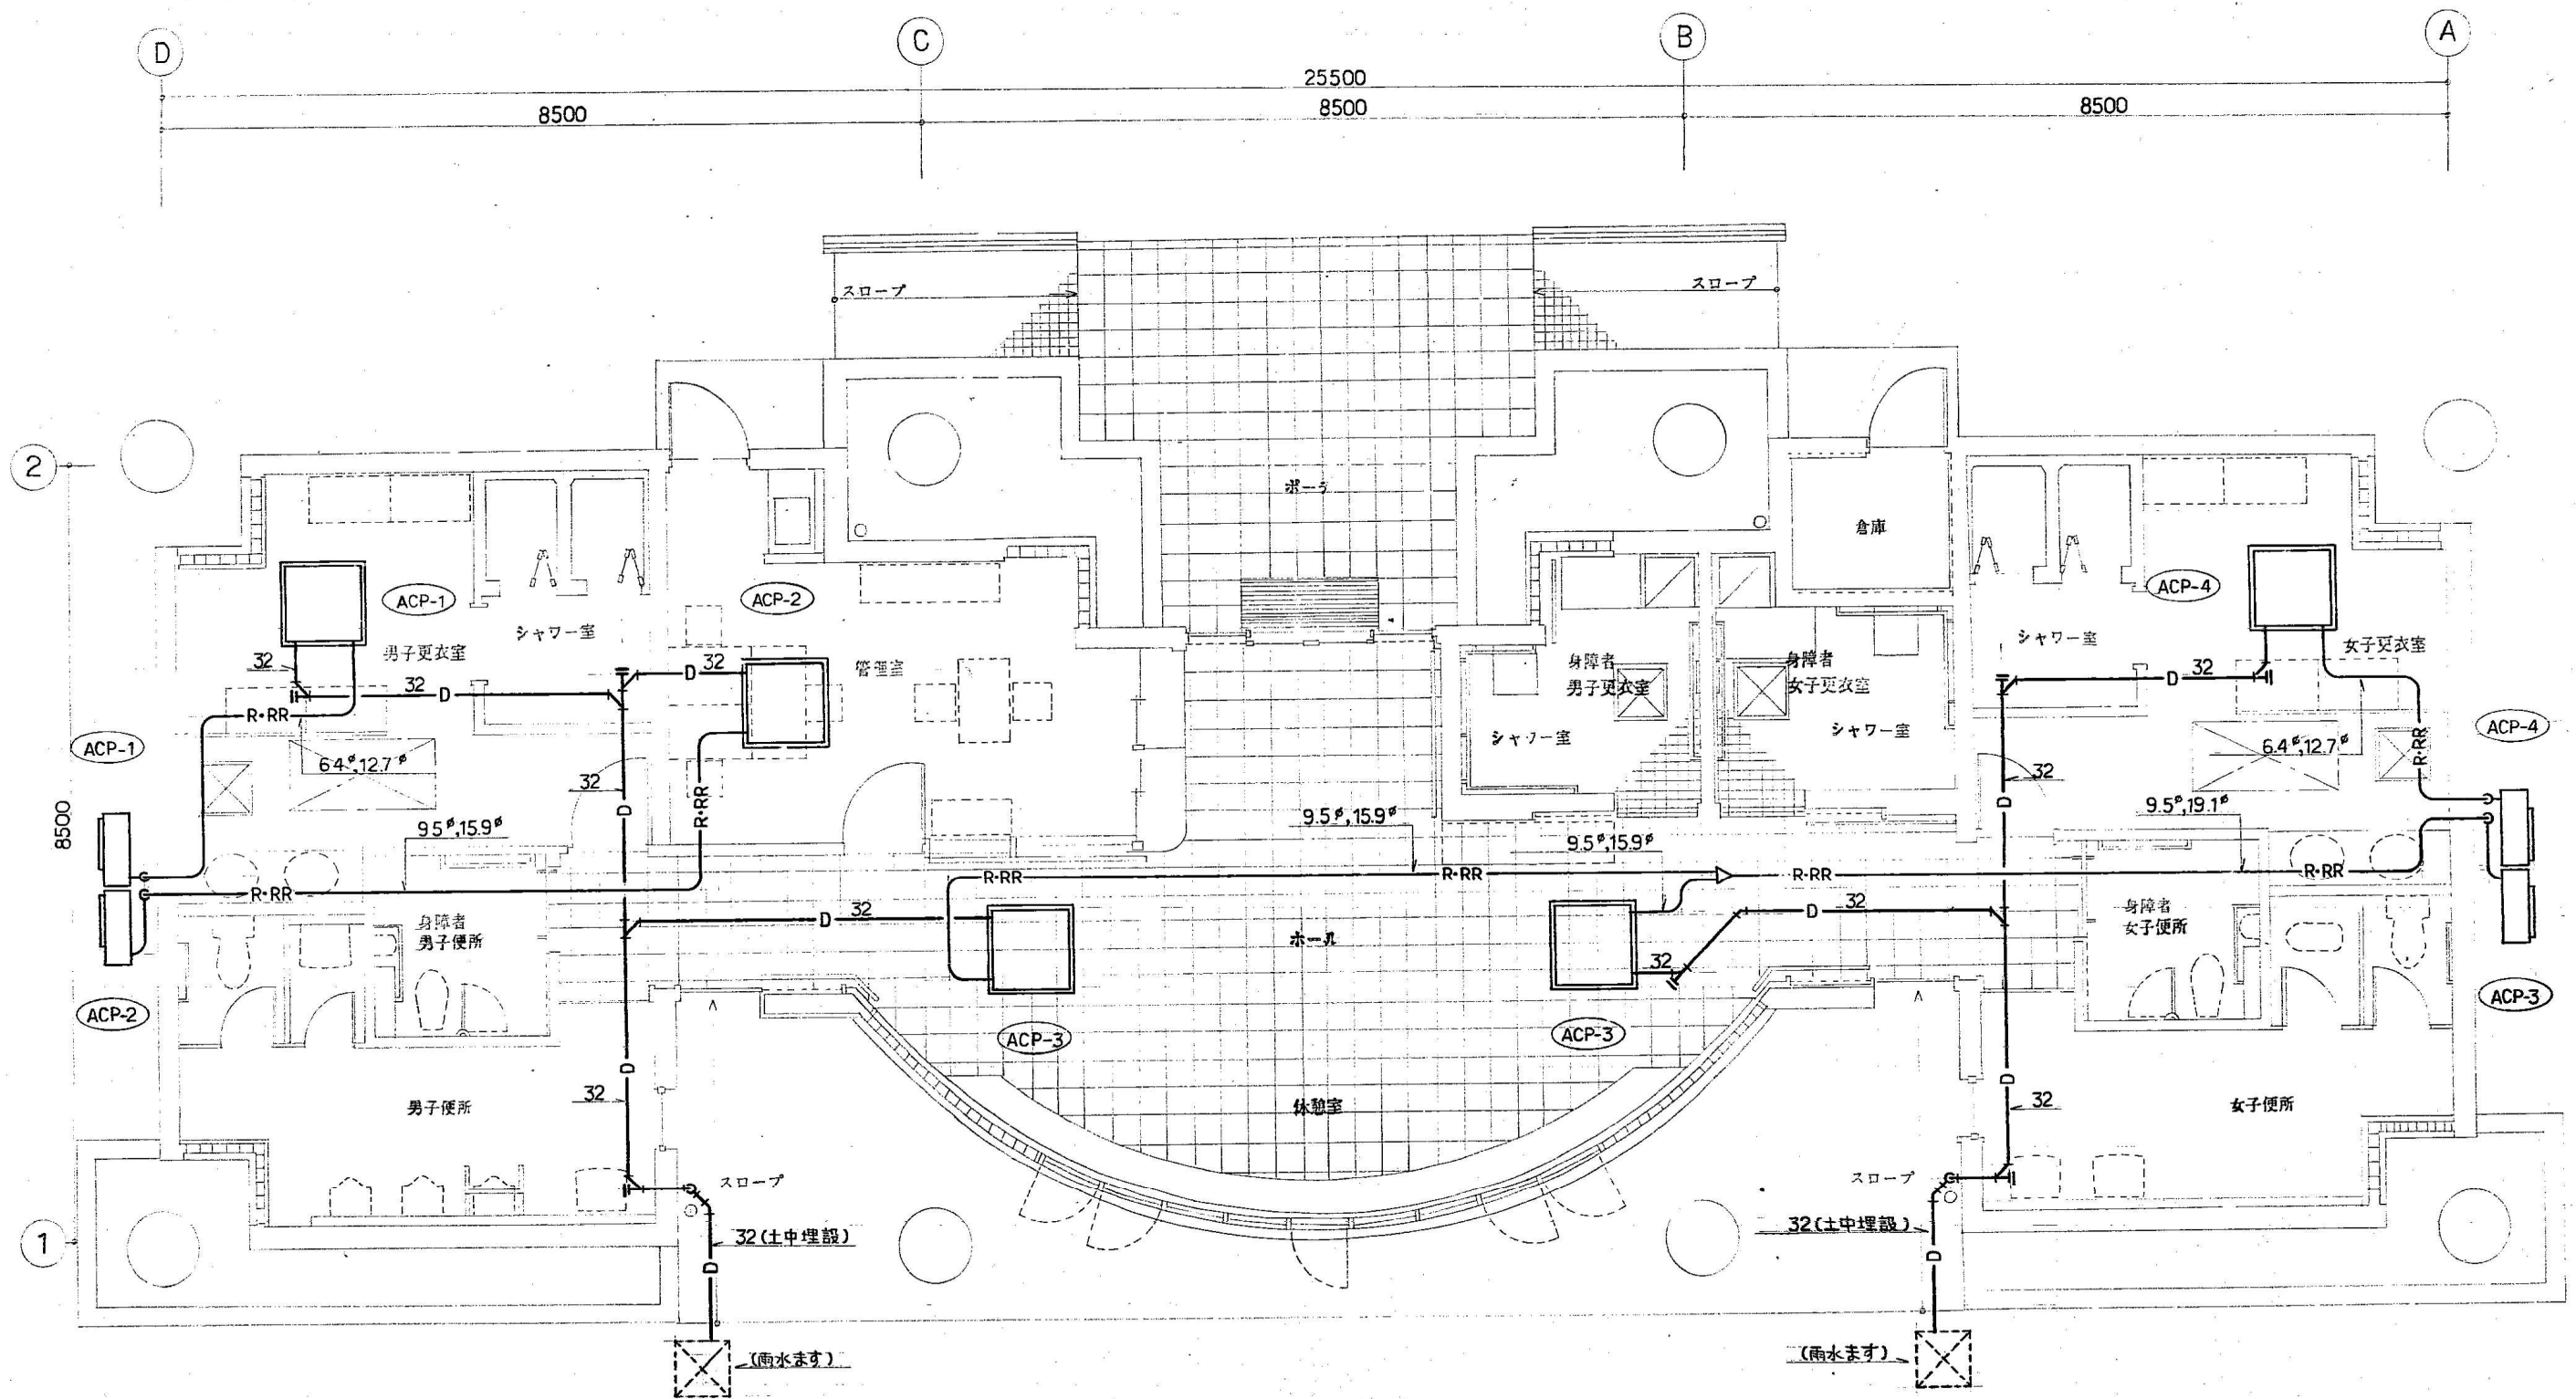

空調和設備配管図 S=1/50

仙台市都市整備局建築部設備課			工事名称 仙台市卸町東二丁目公園クラブハウス 新築 機械設備工事		設計番号
設計年月日	年	月	日	図面名称 空調和設備配管図	縮尺 1/50
				図面番号 M — 10	