



排水概略図

(管径は本図記載の寸法とする)


記号	名称	寸法×管径	仕上	備考
A	インポート機	300φ×440 ^H	300φ×MHB	既設機入道し
B	〃	300φ×470 ^H	〃	〃
C	浴槽	〃×720 ^H	〃	浴槽機
D	インポート機	〃×450 ^H	〃	〃
E	〃	450φ×470 ^H	450φ×MHB	〃
F	〃	〃×600	〃	〃
G	〃	600	〃×MHD	〃

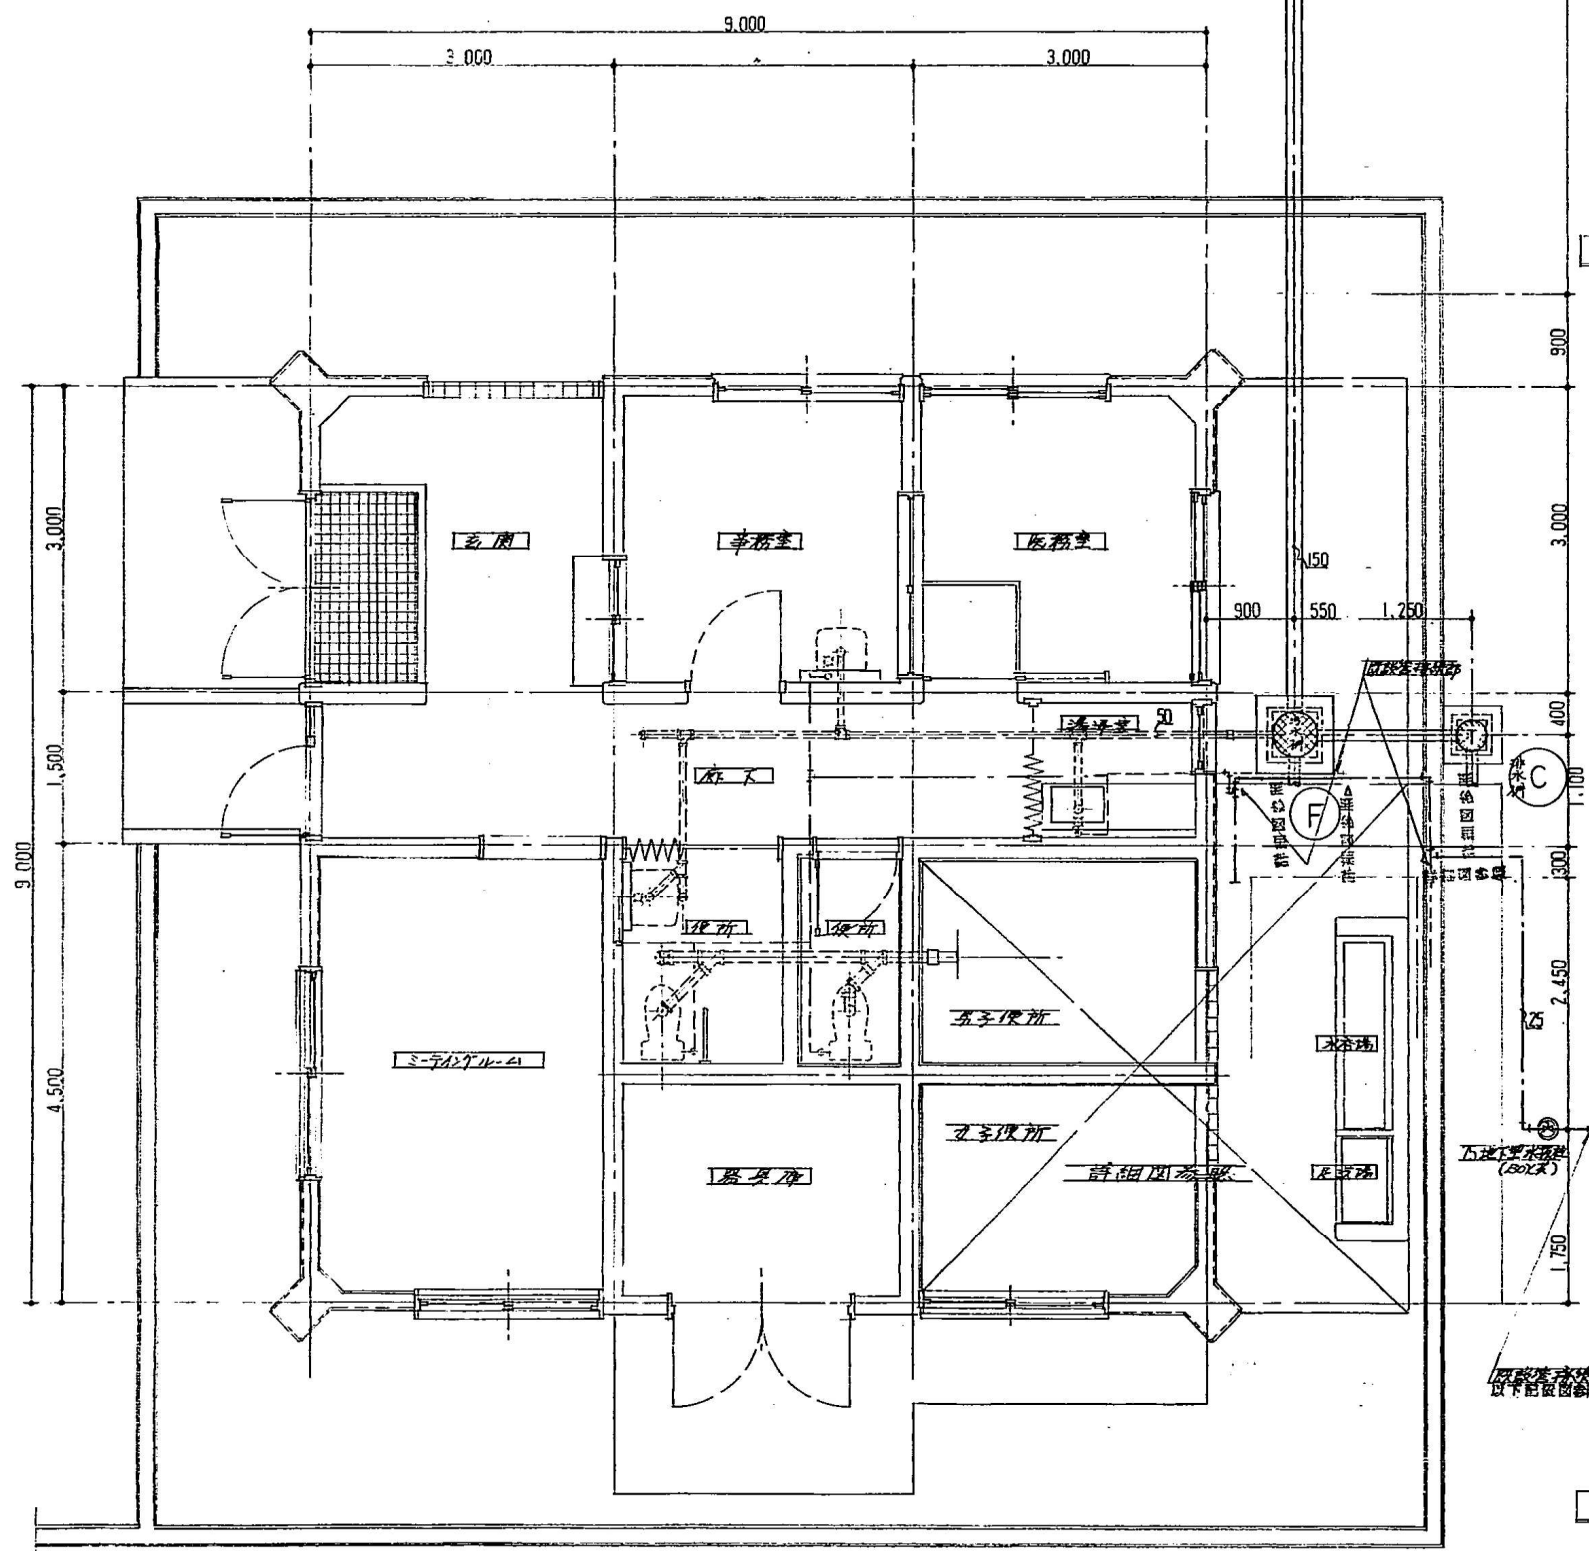

管理棟平面図 S=1/50

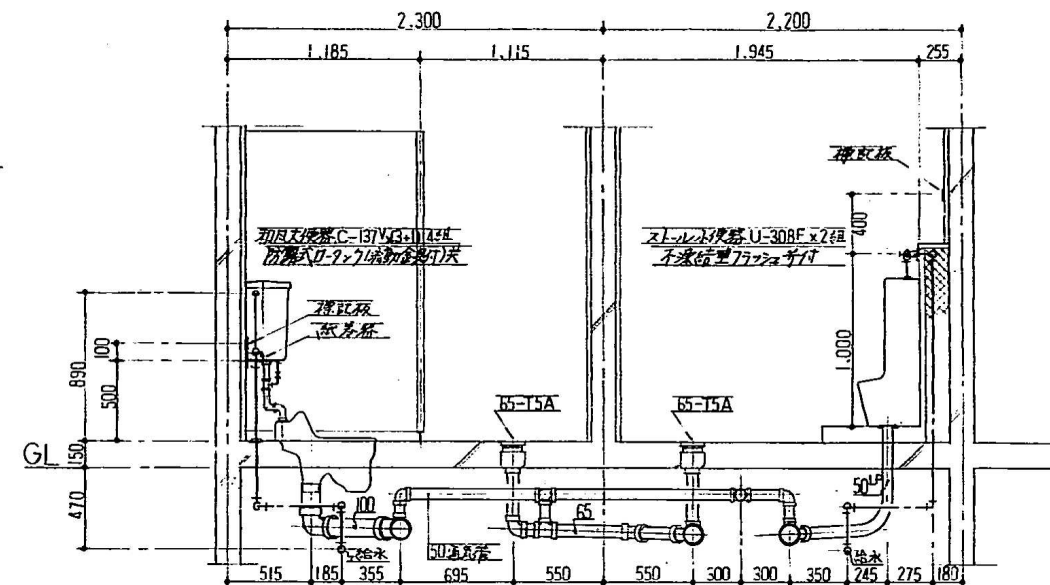

便所断面詳細図 S=1/30

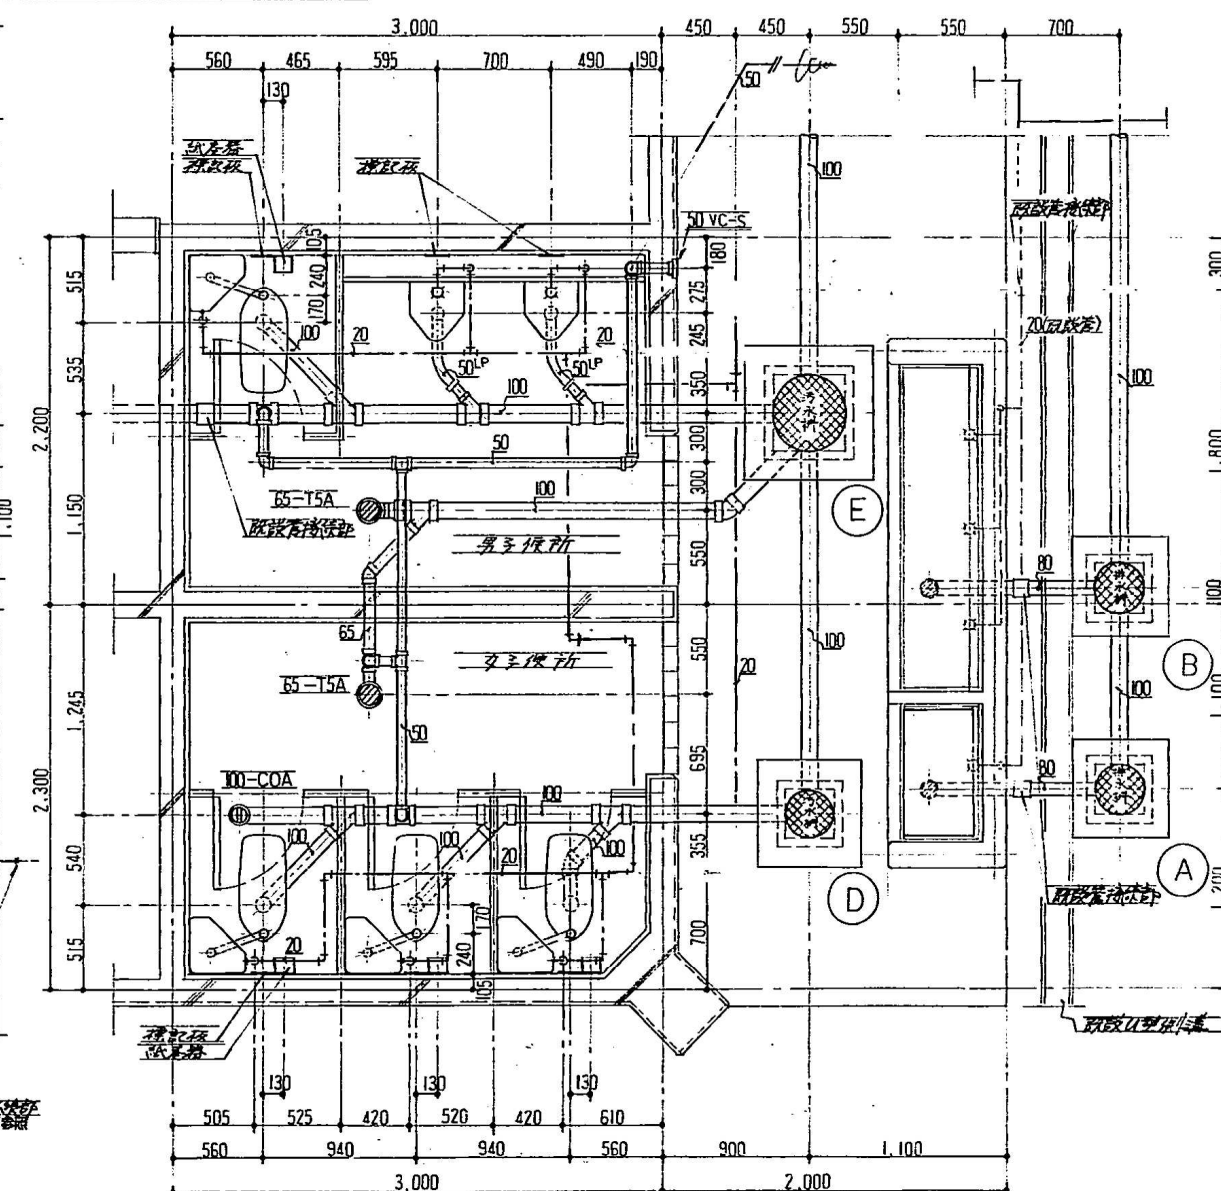

便所廻り平面詳細図 S=1/30

工事名 五島工業所 衛生設備改修工事		図番 6/3	水
図面内容 管理棟平面図 便所詳細図		縮尺 1/50	日付 1990.3.30
南五島工業所			