
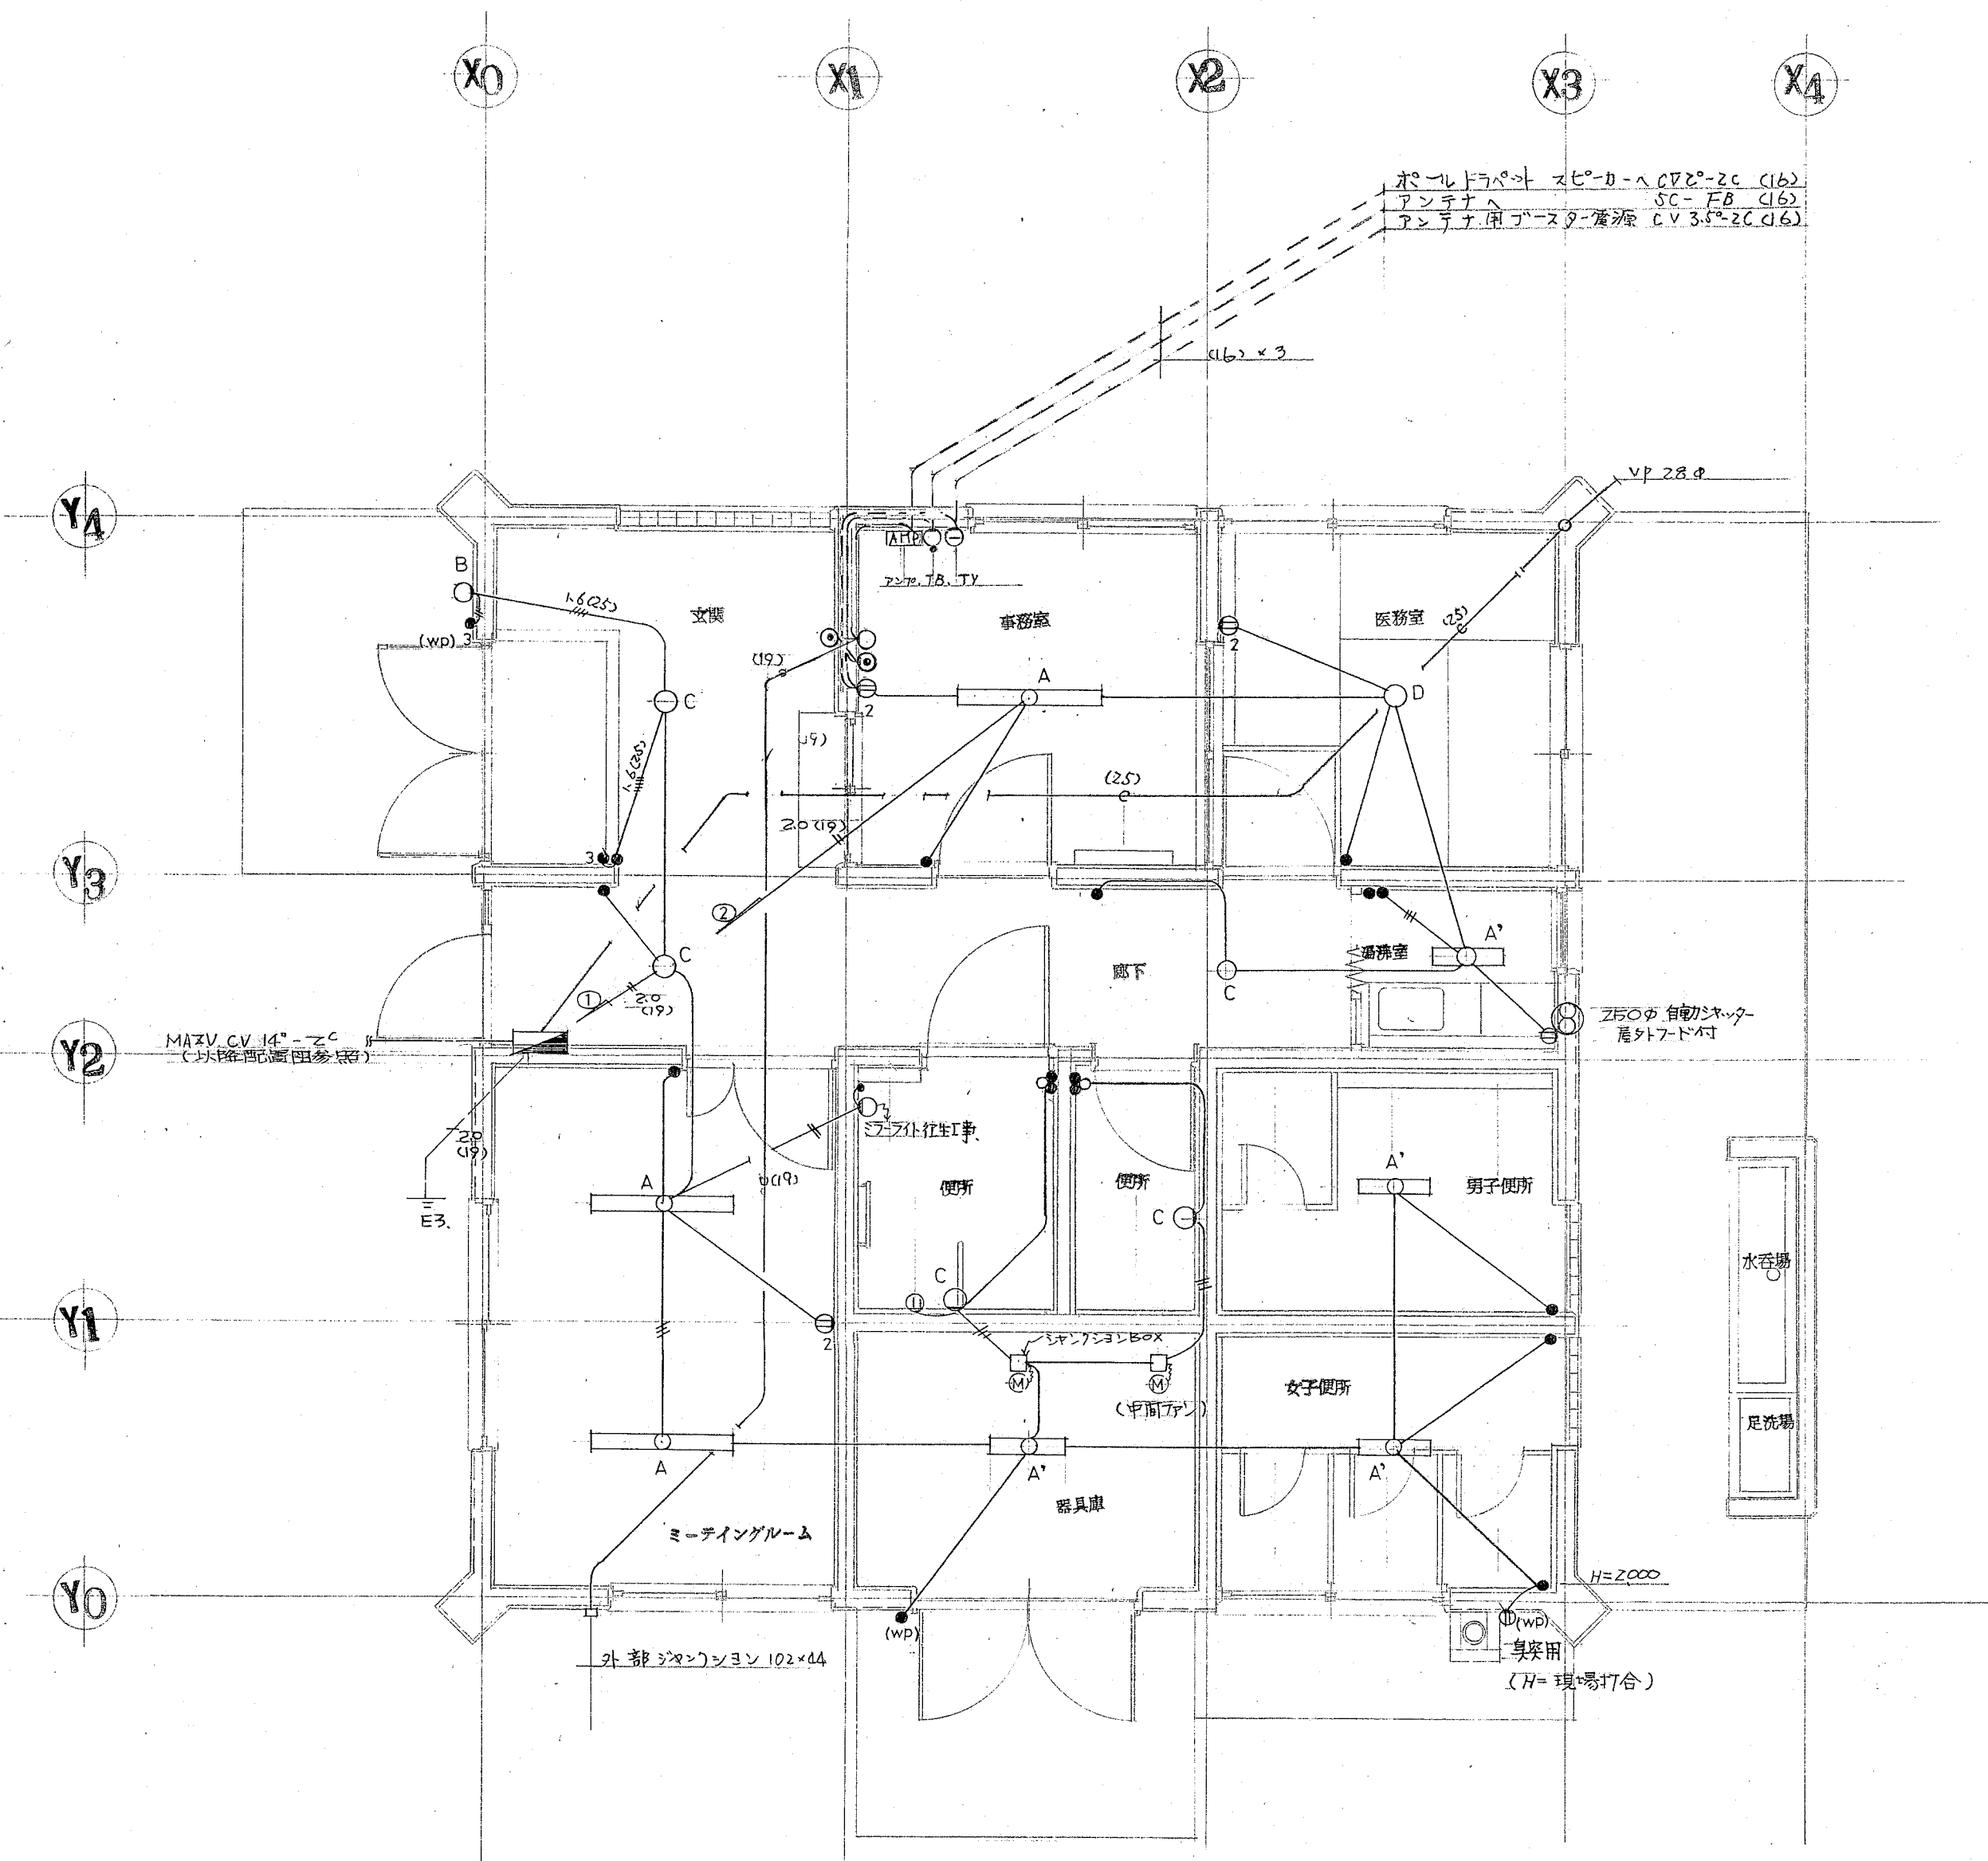
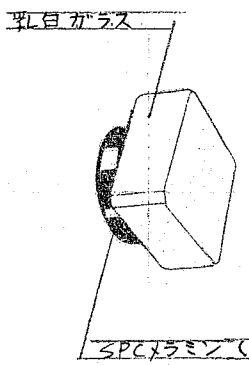
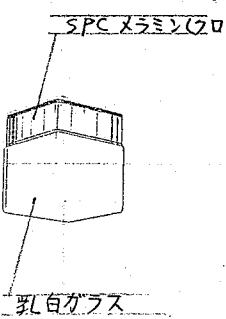


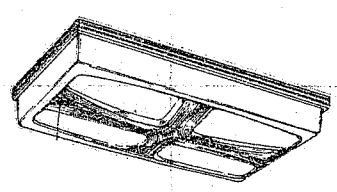


管理棟 平面図 S=1/50

照明器具参考図

① FSS4 - 402 - RH ② " - 201 - GH	③ FCL - 15W - GL (HW-659) 
④ IL - 40 - W (LW-56137) 	⑤ FSF3 - 203 - GL 

(注) 特記なきものは IV 1.6 x 2 (19) // は IV 1.6 x 3 (19) とする。

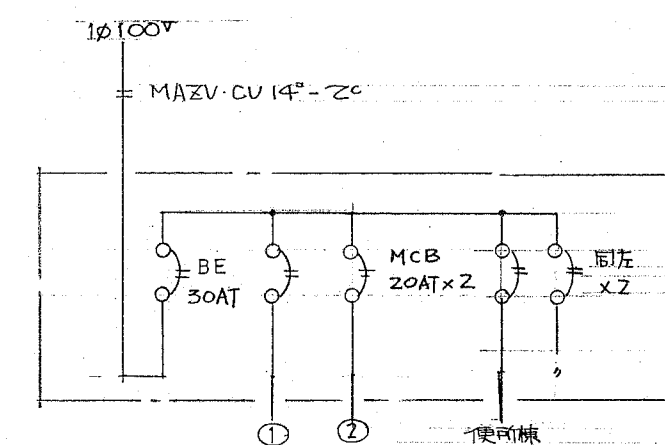

分電盤結線図 (BQ72304) 負荷計 1.4 (kVA)

工事名	湯元公園管理棟 建設工事		No.	E-2
図名	管理棟配線図, 照明器具		縮尺	1:50
承認	設計	監理	設計年月日	
株式会社東北建築設計監理事務所		一級建築士登録 第29901号 宮城県知事登録 第4110173号 一級建築士 横田十郎		