


空調設備 機器表（新設）

記 号	機器名称	仕 様	電 気 容 量			台 数	設置場所	備 考
			電相 φ	電圧 V	電力 kW			
ACP-1	パッケージ形空調和機 三菱電機株式会社 PCZ-ERP112KF	型式 室外機 空冷ヒートポンプ	3	200	5.82	1	屋 外	グリーン購入法適合（A P F基準）
		室内機 天井吊（露出）			0.16		ミーティングコーナー	
		冷房能力 10.0 kW						
		暖房能力 11.2 kW						
		付属品 ワイヤードリモコンスイッチ、ドレンアップ機能、防振吊金物						
		SUS製防雪フード、防振架台						
ACP-2	パッケージ形空調和機 （室外機） 三菱電機株式会社 PUHY-P335DMG2	型式 空冷ヒートポンプマルチ	3	200	11.3	1	屋 外	グリーン購入法適合（A P F基準）
		冷房能力 33.5 kW						
		暖房能力 37.5 kW						
		付属品 SUS製防雪フード、冷媒配管ジョイントー式						
ACP-2-1	パッケージ形空調和機 （室内機） 三菱電機株式会社 PCFYP160KMG1-5	型式 室内機 天井吊（露出）	1	200	0.19	2	休憩コーナー	グリーン購入法適合（A P F基準）
		冷房能力 16.0 kW						
		暖房能力 18.0 kW						
		付属品 ワイヤードリモコンスイッチ、ドレンアップ機能、防振吊金物						

注記） ※ 付属品等は特記の他、標準仕様書による。
※ ACPの能力は、JIS B 8616条件及び冷媒配管長、高低差、外気温度による補正後の能力を示す。

工 事 名	七北田公園テニスコートクラブハウス改修設備工事				
図面名称	改修 空調設備 機器表			図面 番号	M－3
完成 年 月 日	検図	設計	製図	縮 尺	
平成27年3月				NO SCALE	
泉設備株式会社					仙台市泉区柯監2丁目11-1-2 TEL. 022-372-8960代

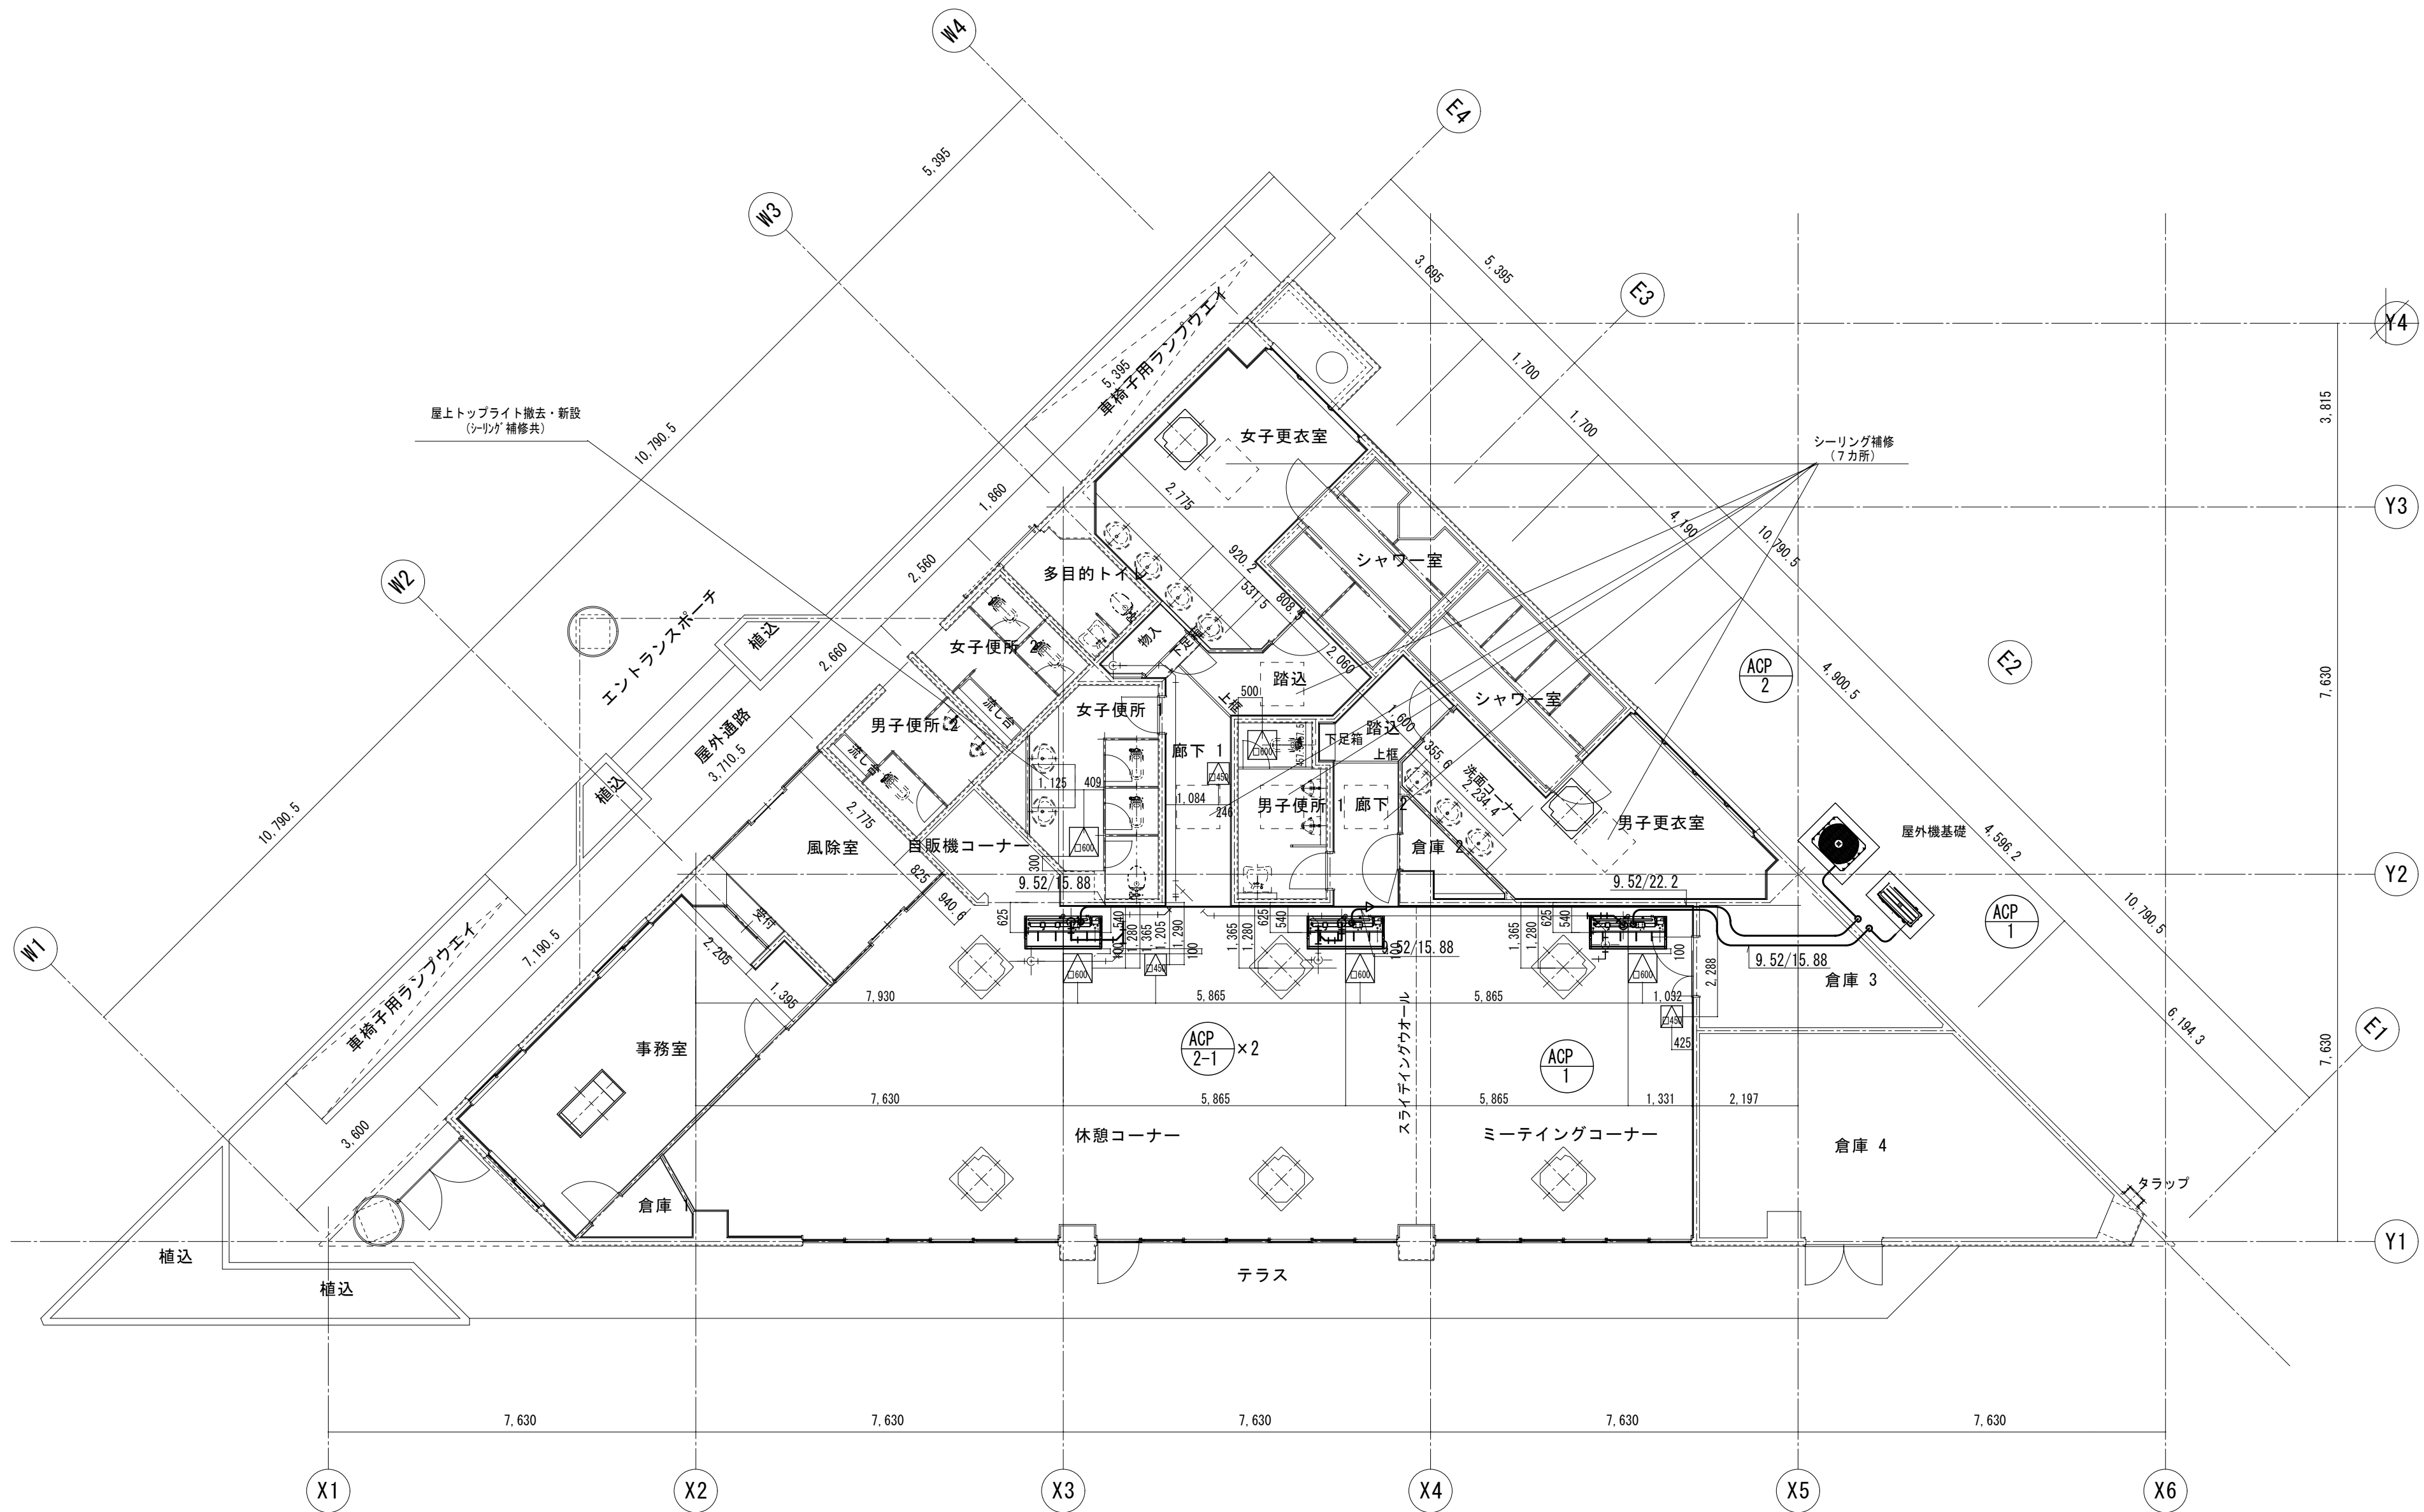

平面図 1 : 100

工事名	七北田公園テニスコートクラブハウス改修設備工事				
図面名称	改修	空調設備	平面図	図面番号	M-4
完成年月日	検図	設計	製図	縮尺	
平成27年3月				1 : 100	
泉設備株式会社				仙台市泉区荷笠2丁目11-1-2 TEL 022-372-8960代	

衛生設備 器具表


品 名	メーカー名	仕様及び付属品	男子便所 1	女子便所 1	男子便所 2	女子便所 2	合 計	備 考
洋風大便器	T O T O C21N	FV方式、暖房便座、紙巻器、その他付属品一式	1	2			3	C910
小便器	T O T O UFH570	壁掛低リップ型、フラッシュバルブ、脱着式トラップ、小便器用ライニングパーツ775W×1300H×135D（単色）、その他付属品一式			2		2	U520
フラッシュバルブ	T O T O TSF290BR	和風大便器用ハンドル式、給水管、洗浄管				2	2	
標記板	T O T O A21L1	陶製、大便器用			2		2	

給湯設備 機器表

※ 電気容量は参考値とする。

機器番号	機 器 名 称	仕 様	電気容量			台数	備 考
			電相 φ	電圧 V	電力 Kw		
WHG-1	給湯機 リンナイ住宅機器 RUX-V3201W	ガス給湯器 屋外壁掛形	1	100	0.100	5	
		32号 都市ガス(13A)					
		付属品 リモコン、リモコンコード(15m)					
		配管がφ600H、凍結防止ヒーター					
		その他一式					

工事名	七北田公園テニスコートクラブハウス改修設備工事						
図面名称	改修 衛生設備 器具表				図面 番号	M-5	
完成 年 月 日			検図	設計	製図	縮 尺	
平成27年3月						NO SCALE	
泉設備株式会社							仙台市泉区荷監2丁目11-1-2 TEL. 022-372-8960代

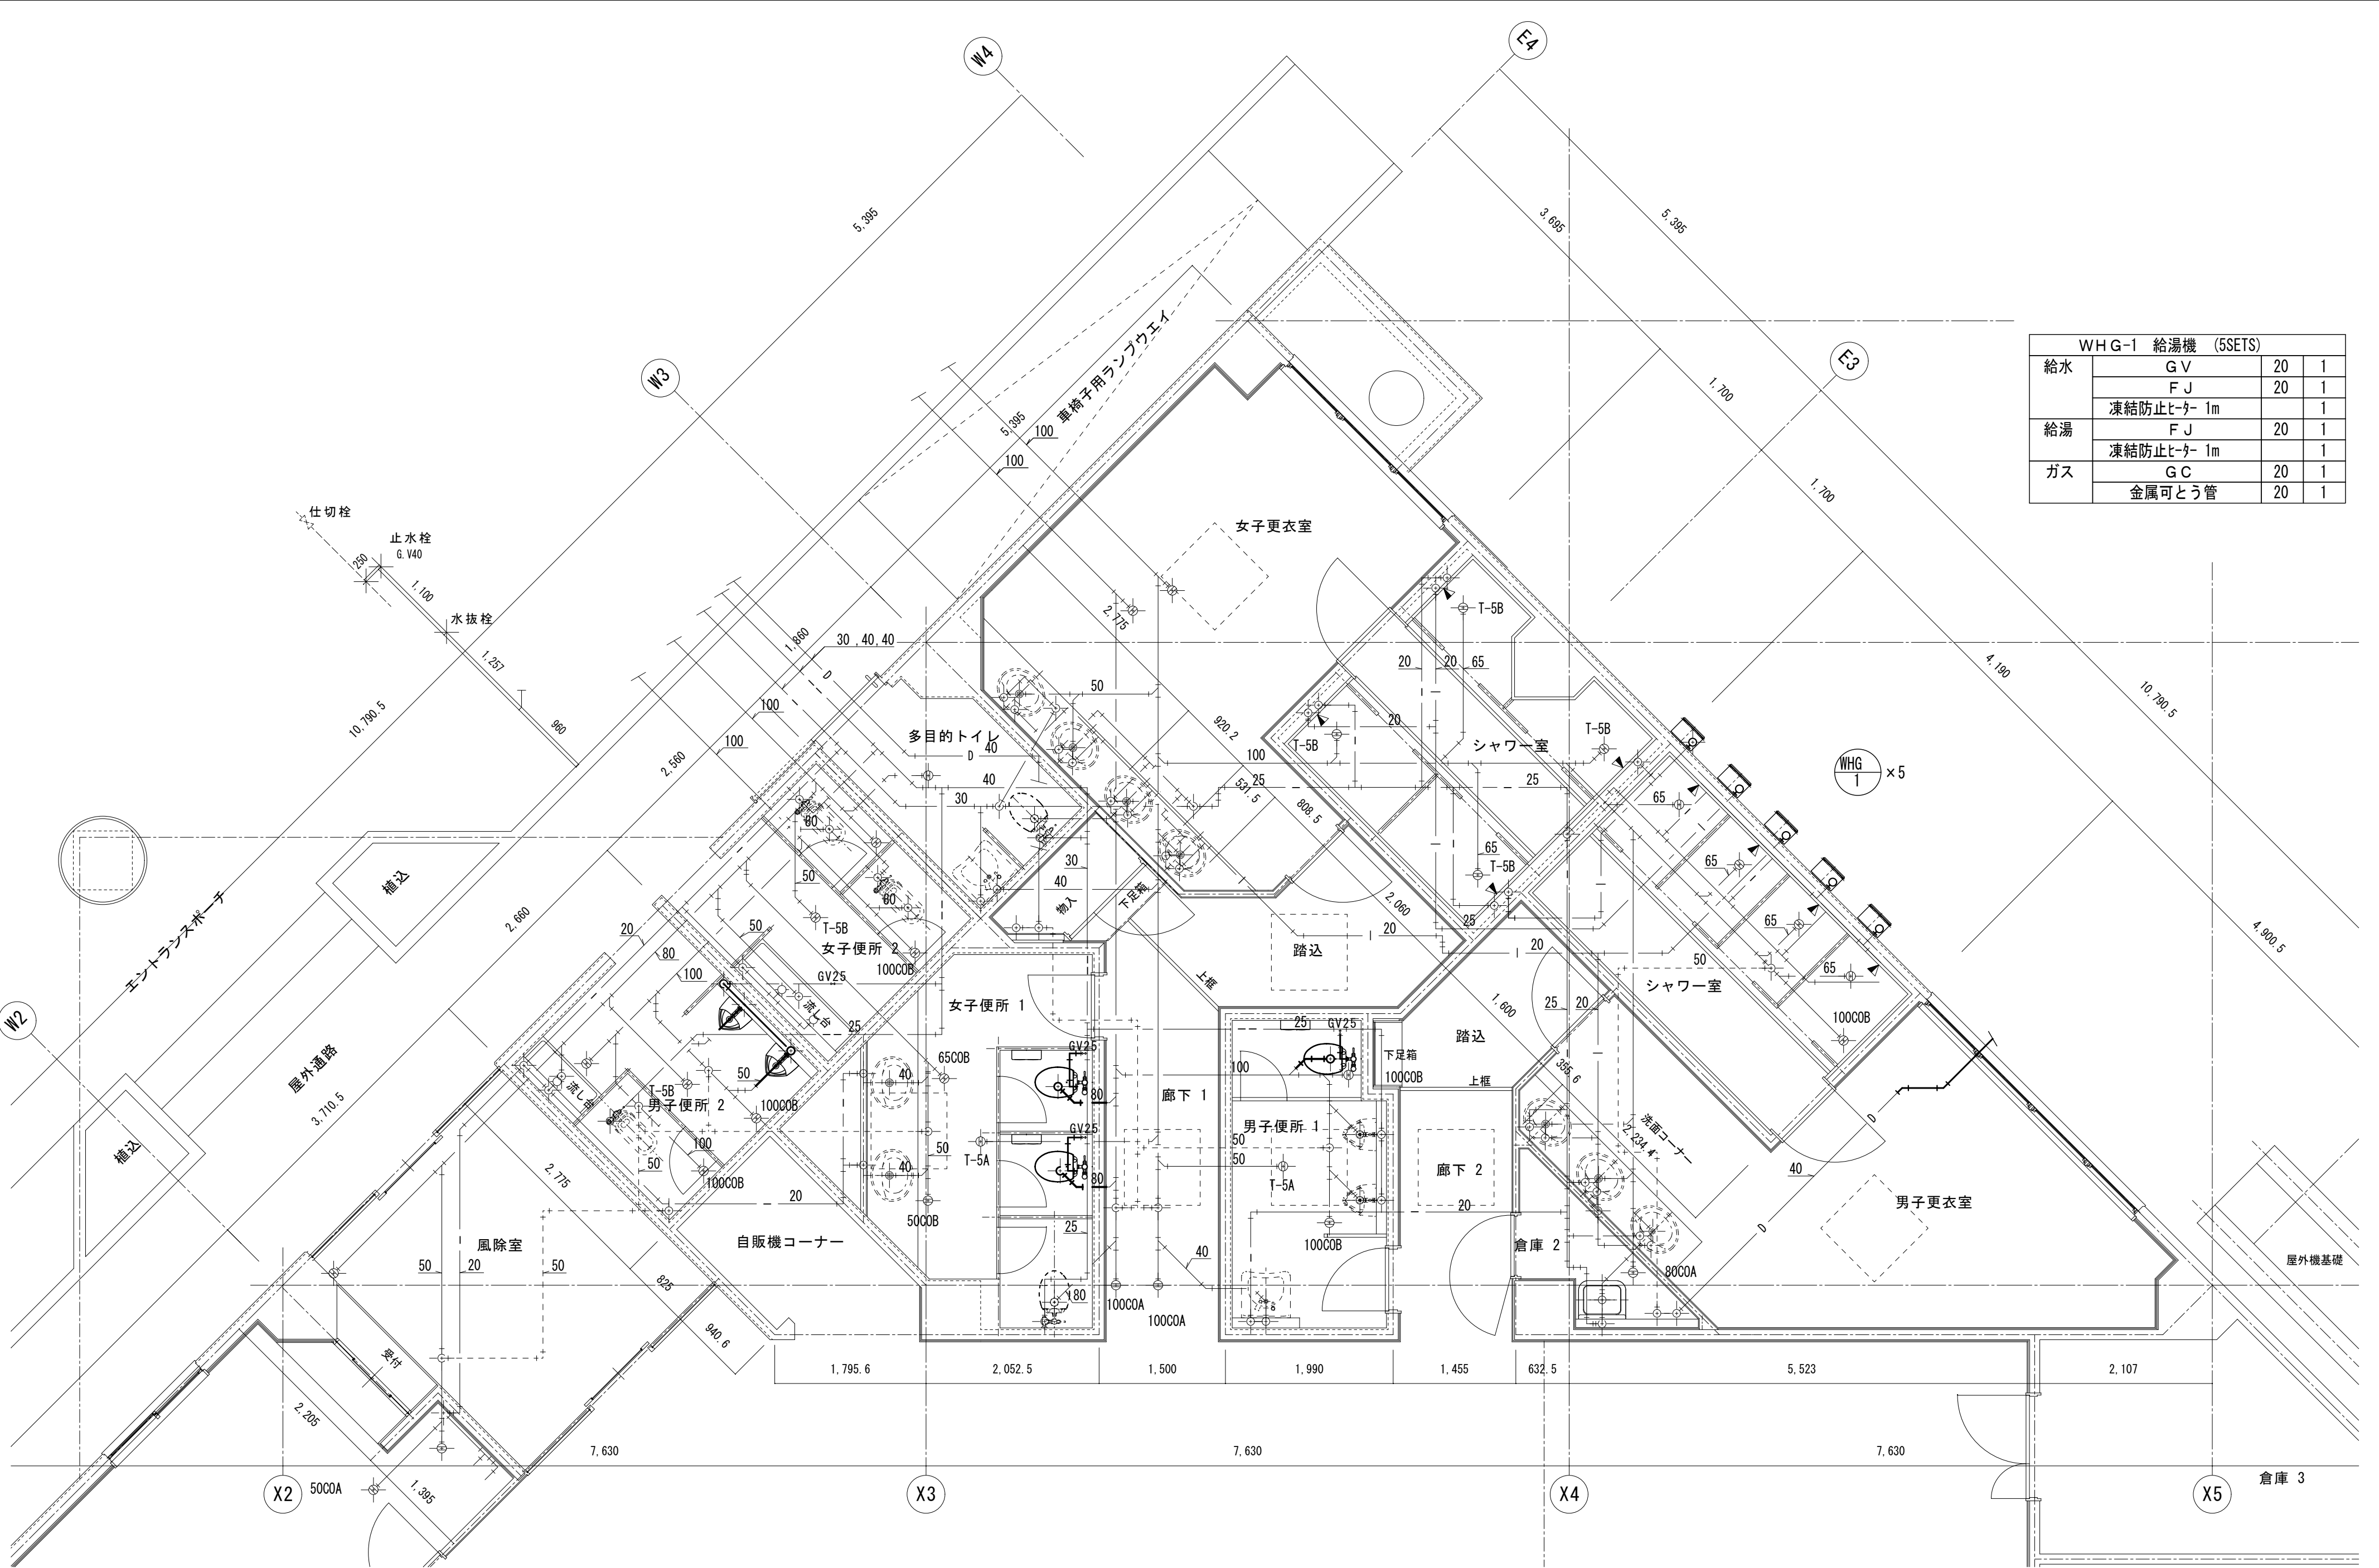

WHG-1 給湯機 (5SETS)			
給水	GV	20	1
	FJ	20	1
	凍結防止ヒーター 1m		1
給湯	FJ	20	1
	凍結防止ヒーター 1m		1
ガス	GC	20	1
	金属可とう管	20	1

特記事項	泉設備株式会社	完成年月日	工事名称 七北田公園テニスコートクラブハウス 改修設備工事		設計番号
		平成27年3月	図面名称 改修 衛生設備 平面詳細図		図面番号
			縮尺 1:50		M-6


凡 例

記 号	名 称	備 考
	既設電灯分電盤	
	屋内機	別途機械設備工事
	リモコン	別途機械設備工事
	プレート型	400×400×200 SUS WP
	屋外機	別途機械設備工事
	コンセント	2P15A×2 ET付 プレート共
	手元開閉器箱	
	壁貫通処理	
	天井いんべい配管配線	
	天井内コネクタ配線	
	床いんべい配管配線	
	配管突出し	

注 記


1. 図中、特記なき配管配線は下記による。	適合電線管
2F3 EM-EEF2.0-3C コロガシ	(PF16)
C EM-CEE1.25□-2C コロガシ	(MM1A)

開閉器容量	負荷名称	回路
3P100AF60AT	男女更衣室屋外機	1
3P100AF50AT	ACP-1 ミーティングコーナー	3

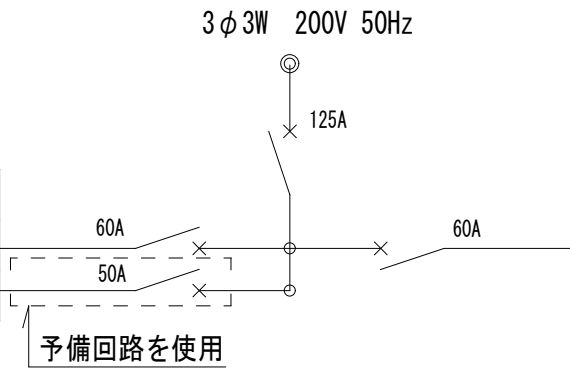


動力回路結線図

開閉器容量	負荷名称	回路
20A	男女更衣室屋外機	17
20A	便所暖房便座1	24

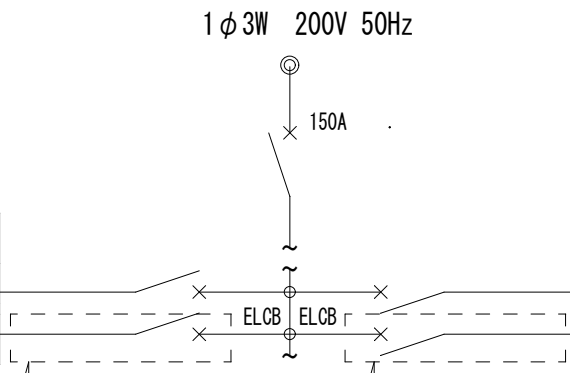

電灯回路結線図

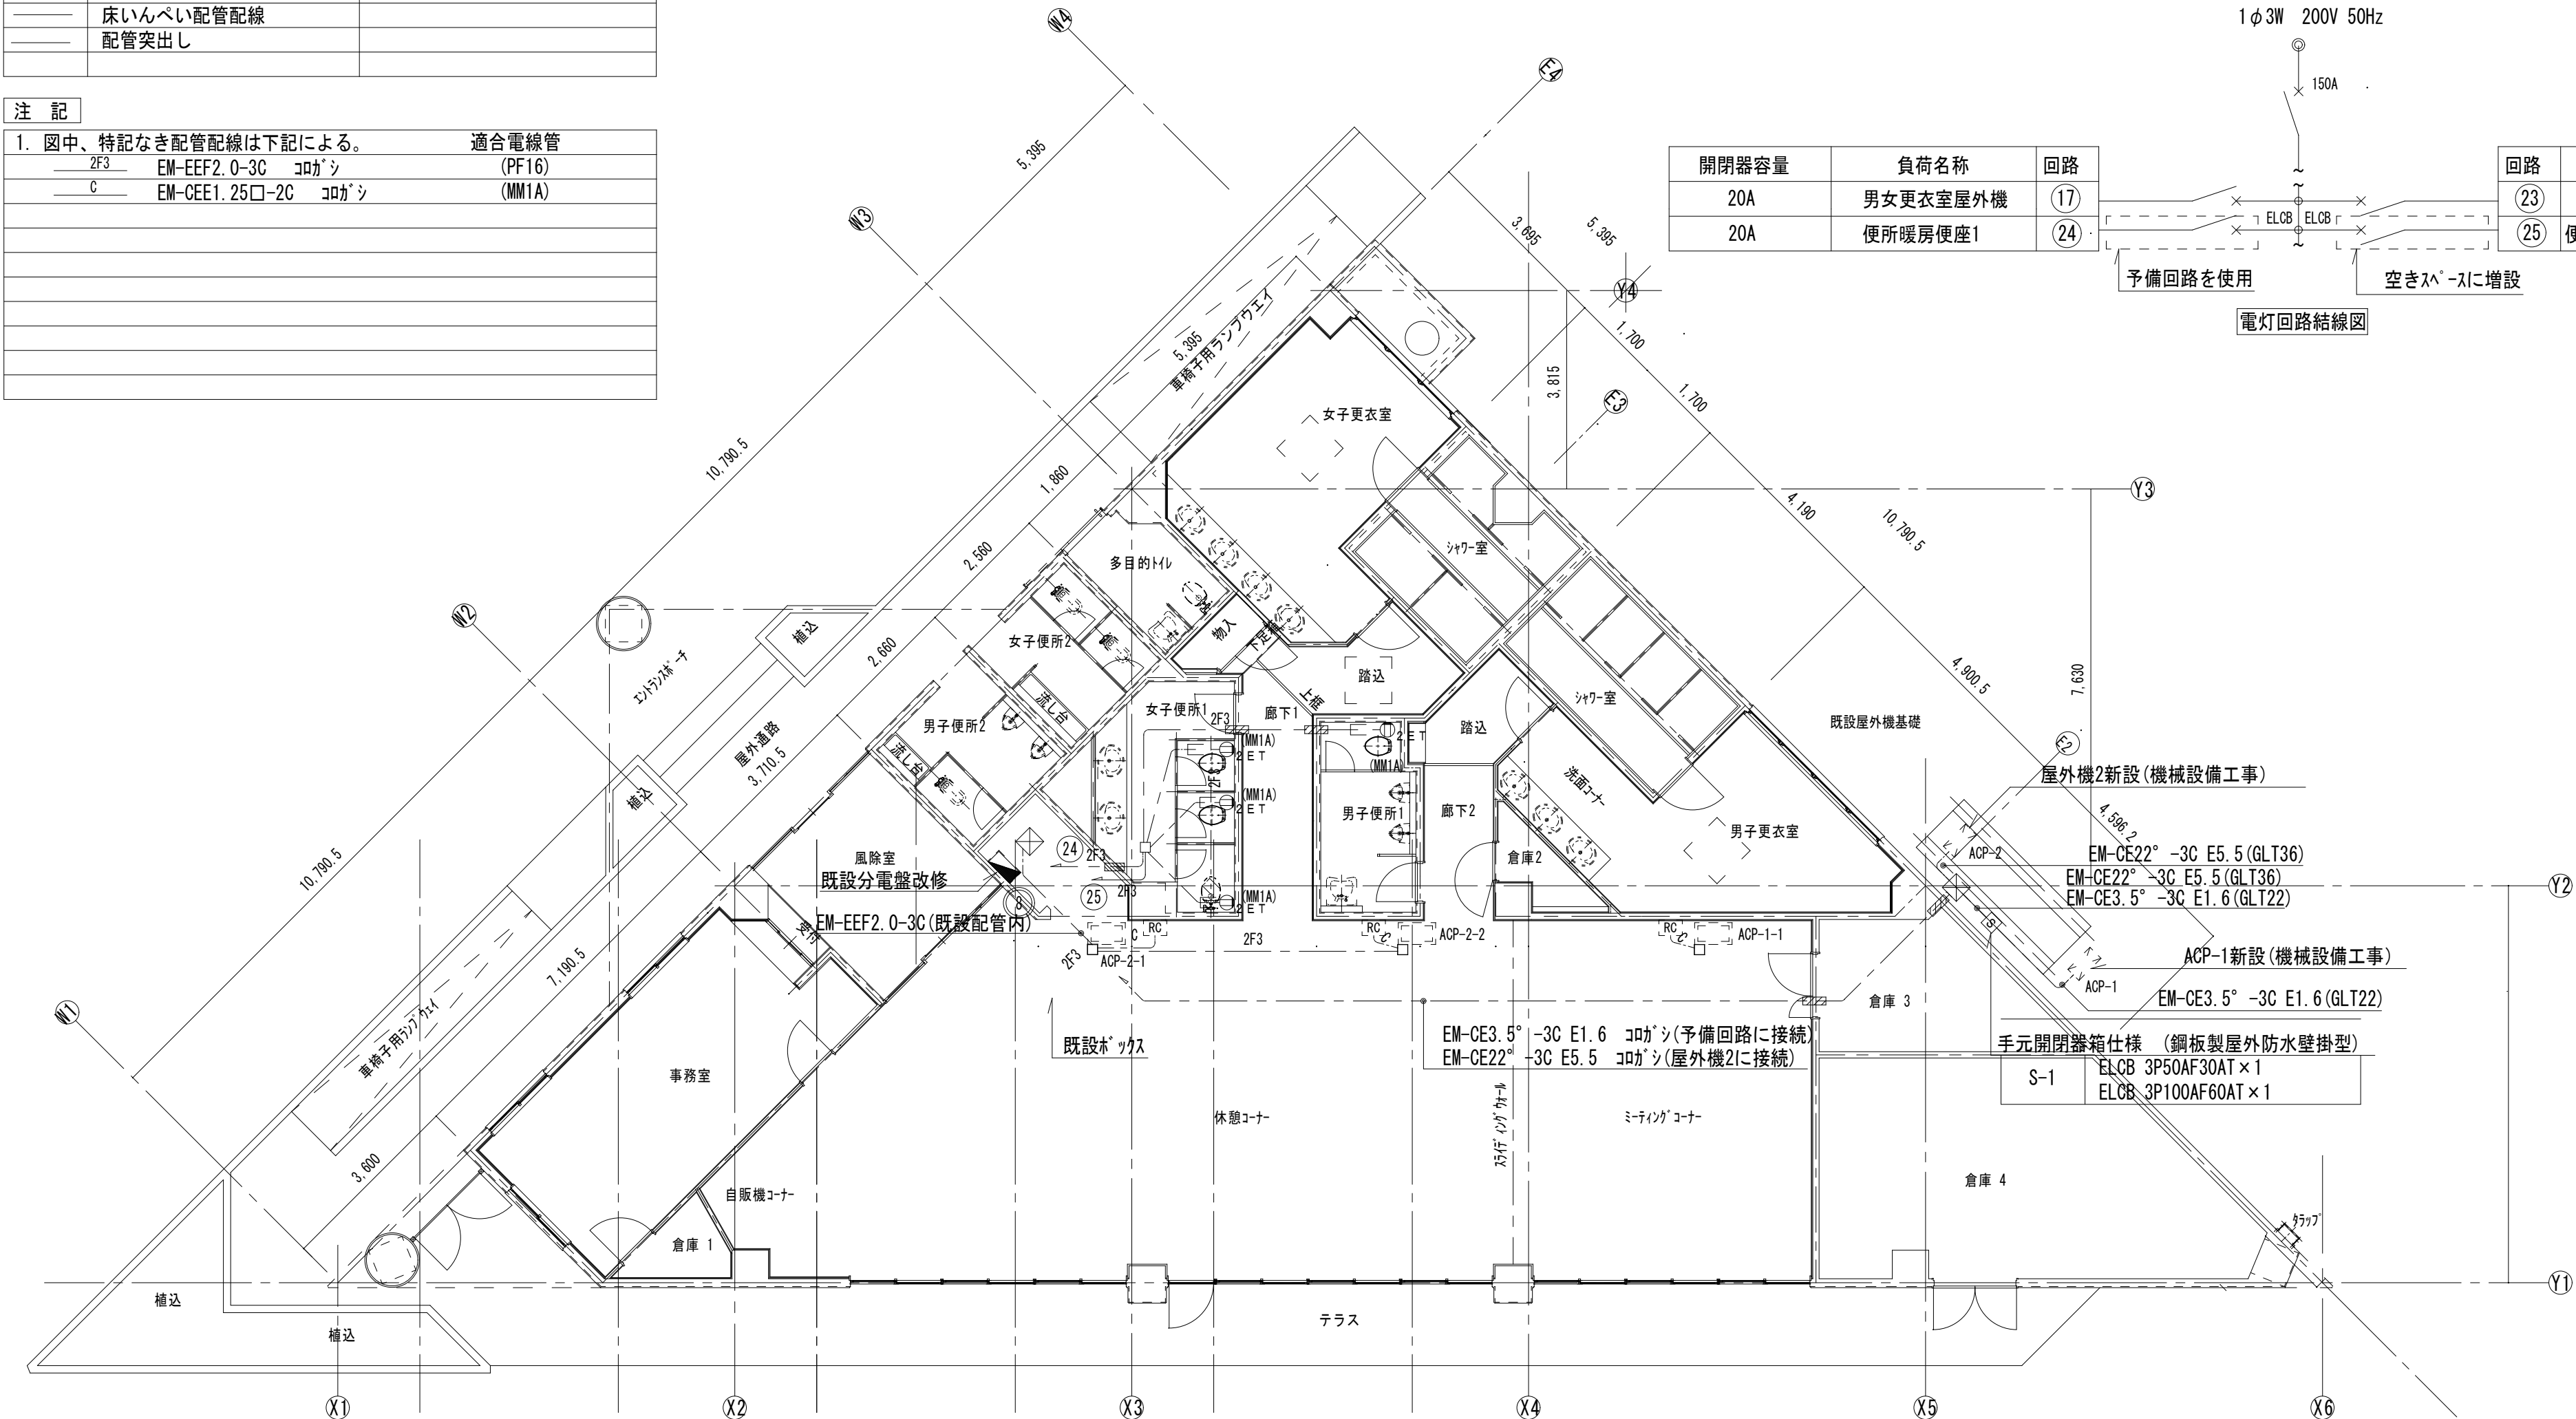


平面図 1/100


既設分電盤改修内容

1. 既設分電盤の電灯回路空きスペースにブレーカ(ELCB2P20A・1回線)増設し、暖房便座用電源とする。


特記事項	泉設備株式会社	完成年月日	工事名称 七北田公園ニスコラジハウス改修設備工事	設計番号
		平成 27 年 3 月		
			図面名称 電灯・動力設備 配線図	縮尺 A2 S=1:100
				図面番号 E - 1

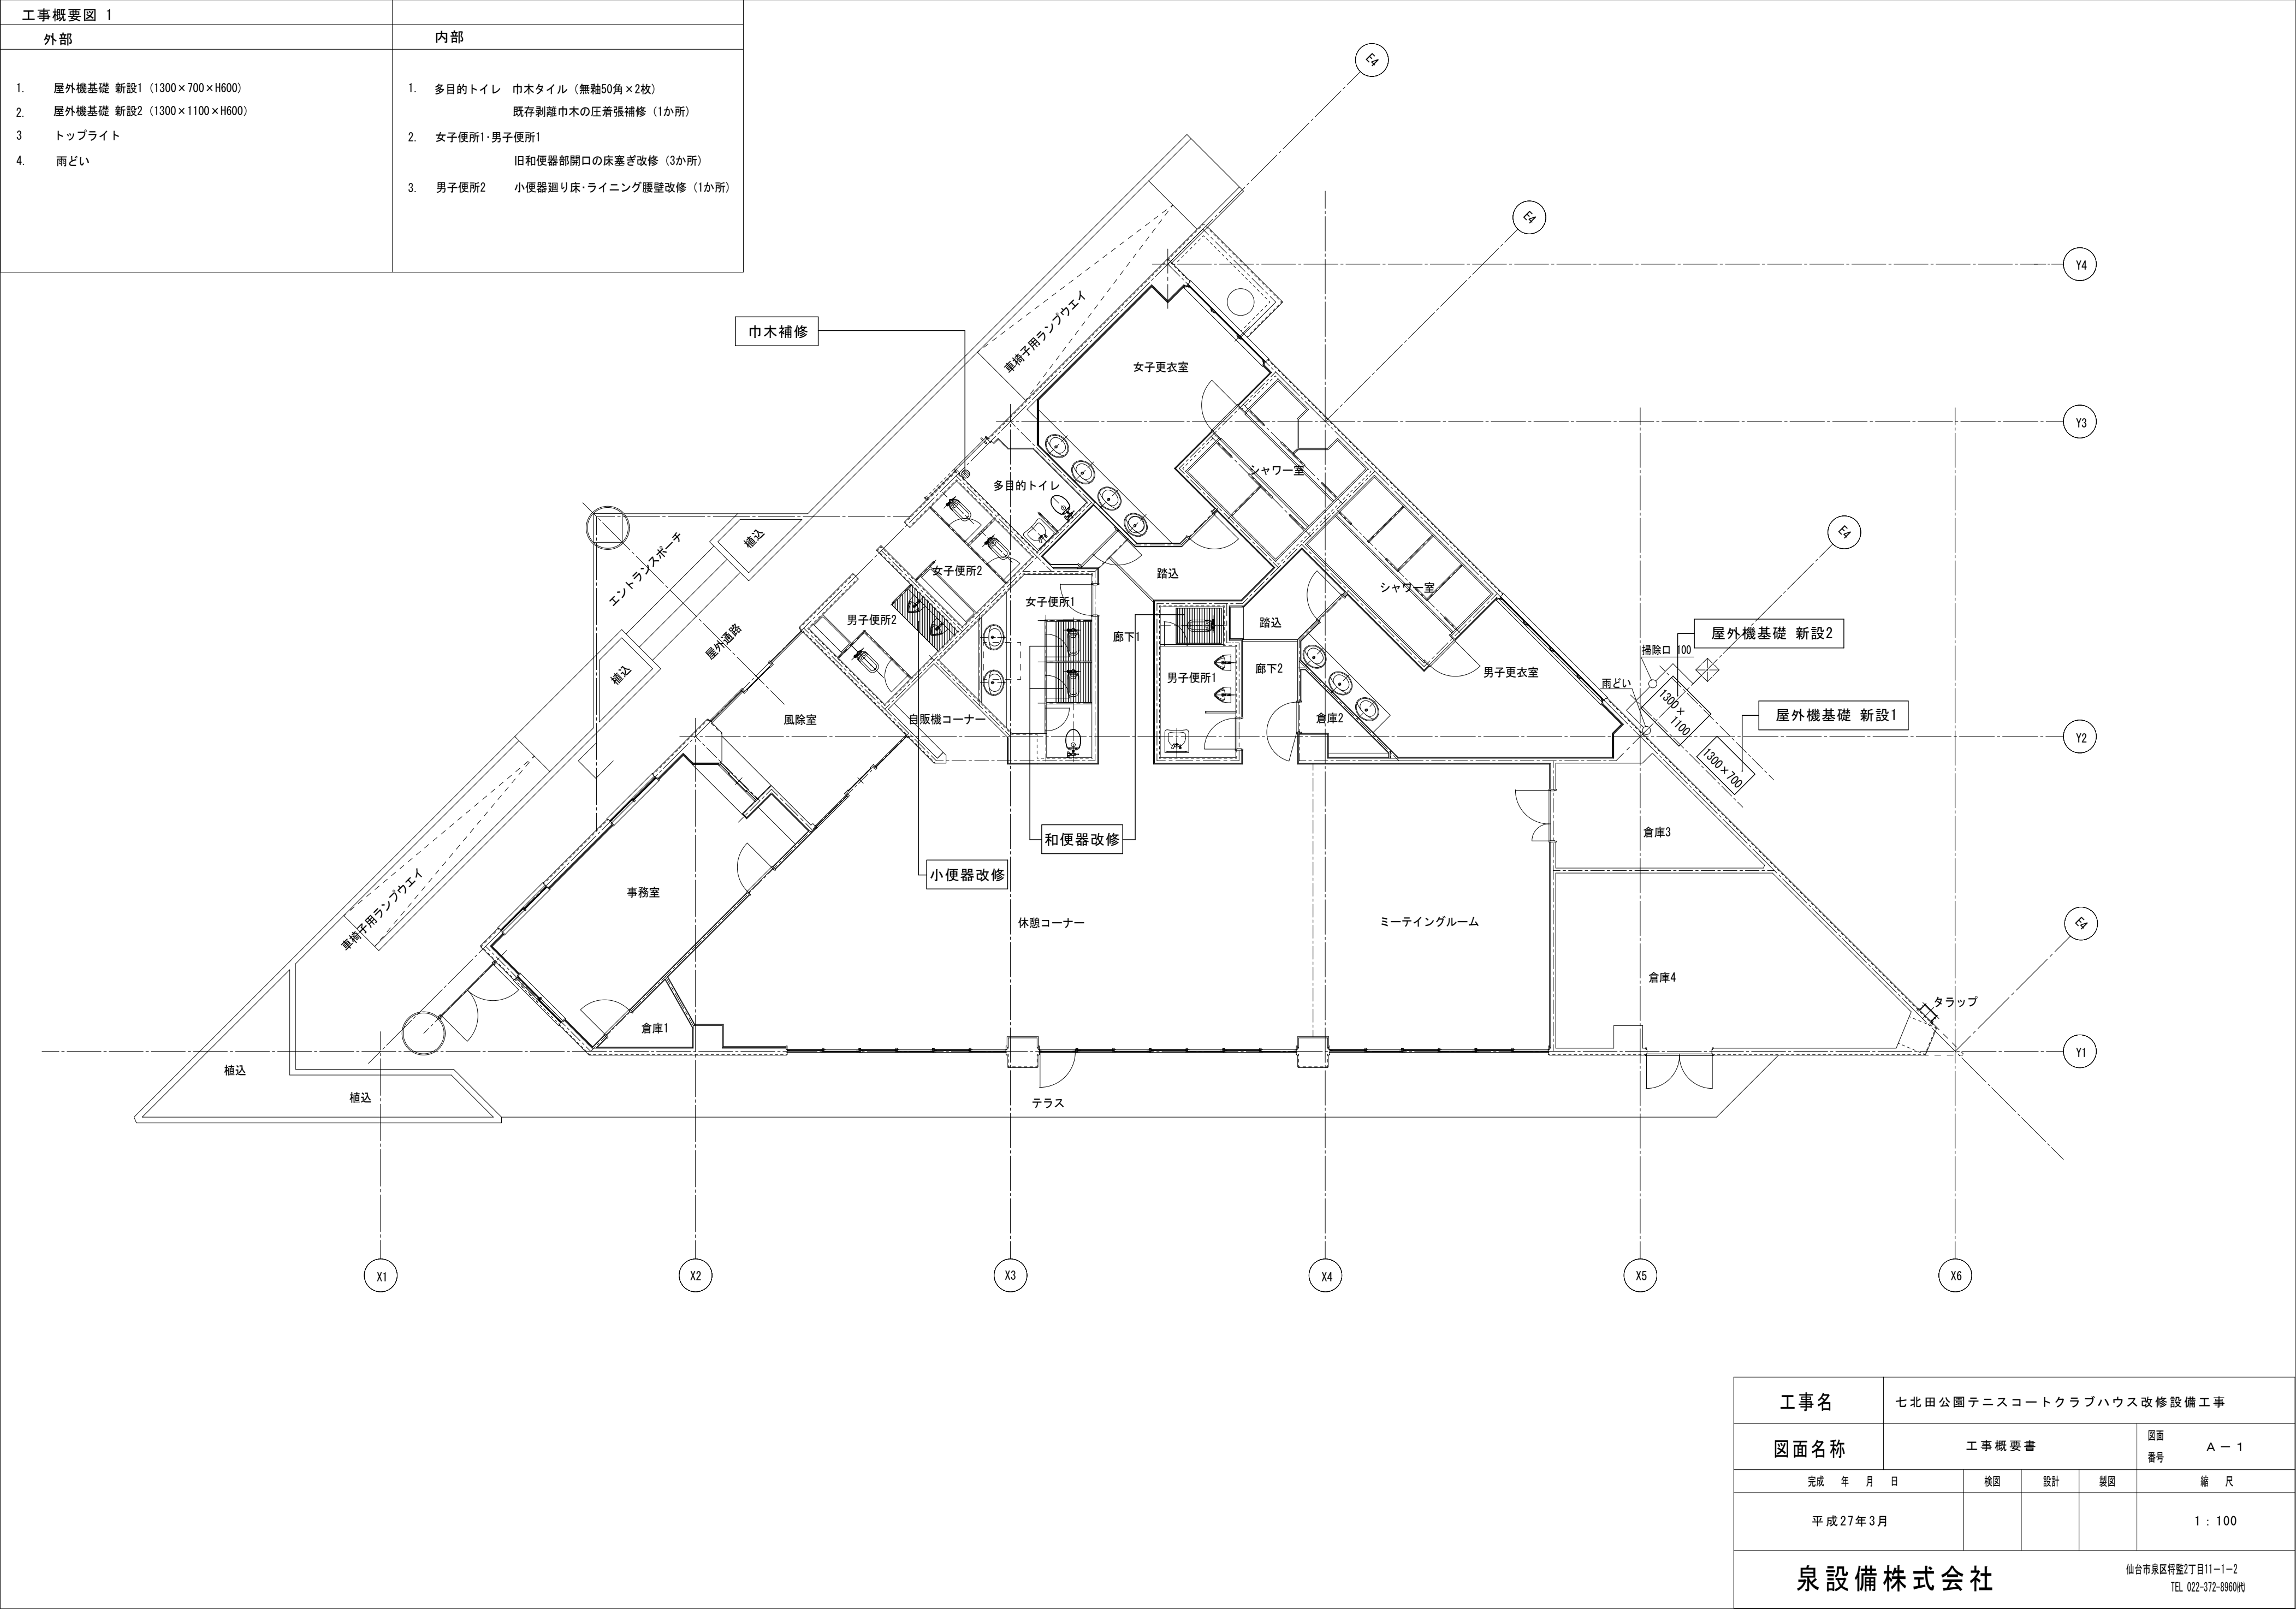


東面 新設屋外機基礎 1 詳細図 1/25

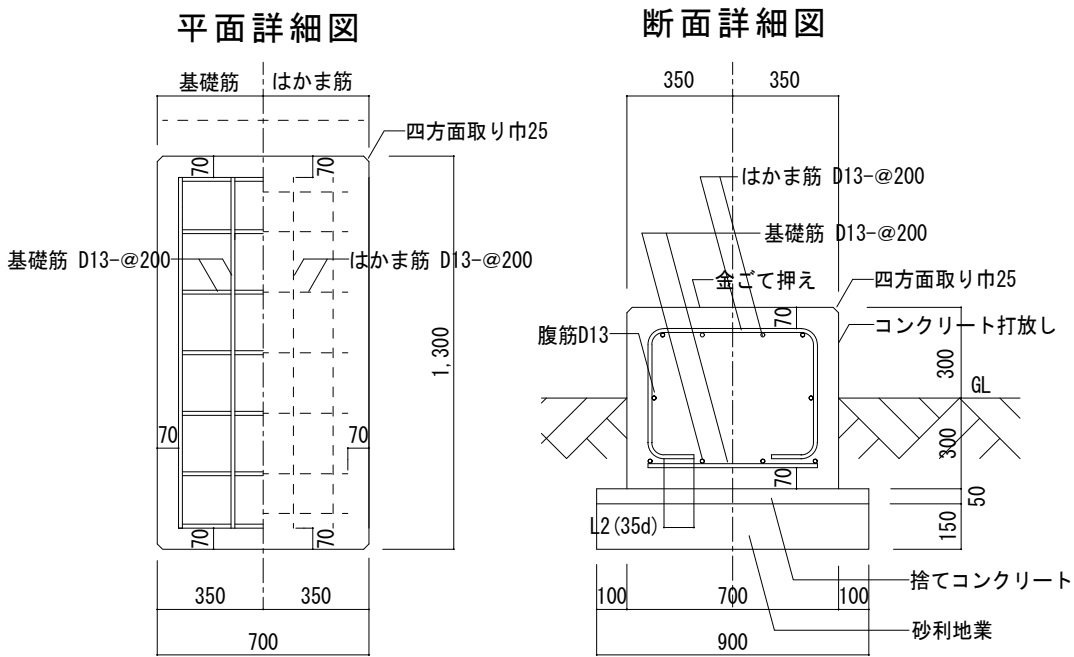


東面 新設屋外機基礎 2 詳細図 1/25

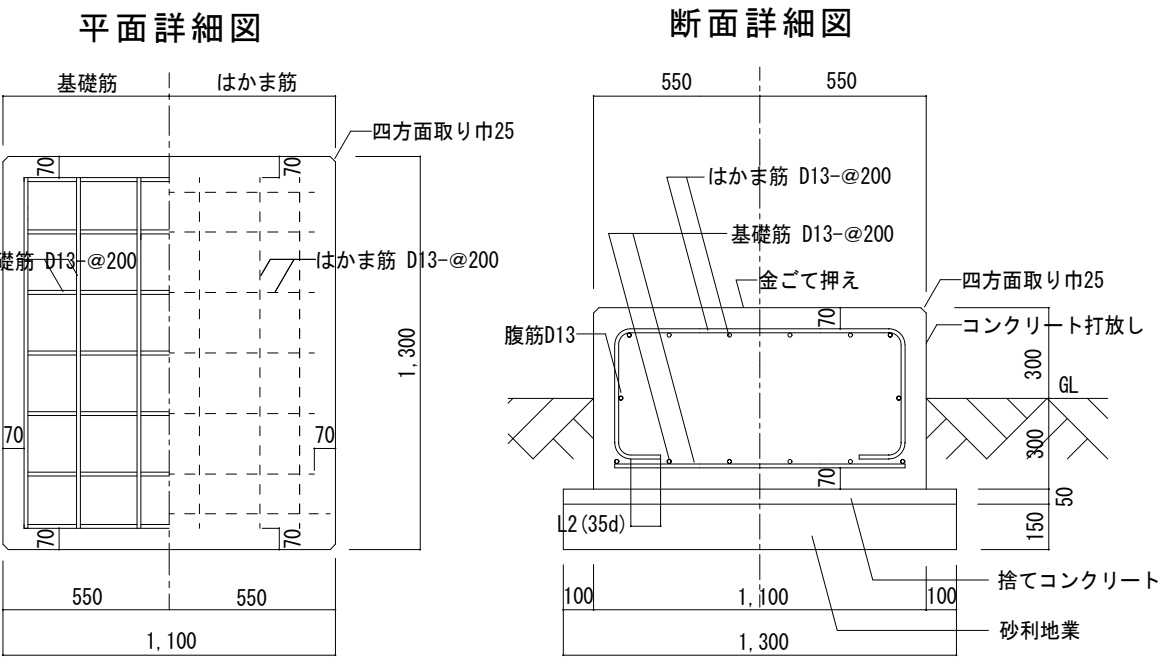

男子便所2 小便器廻り改修詳細図 1/25

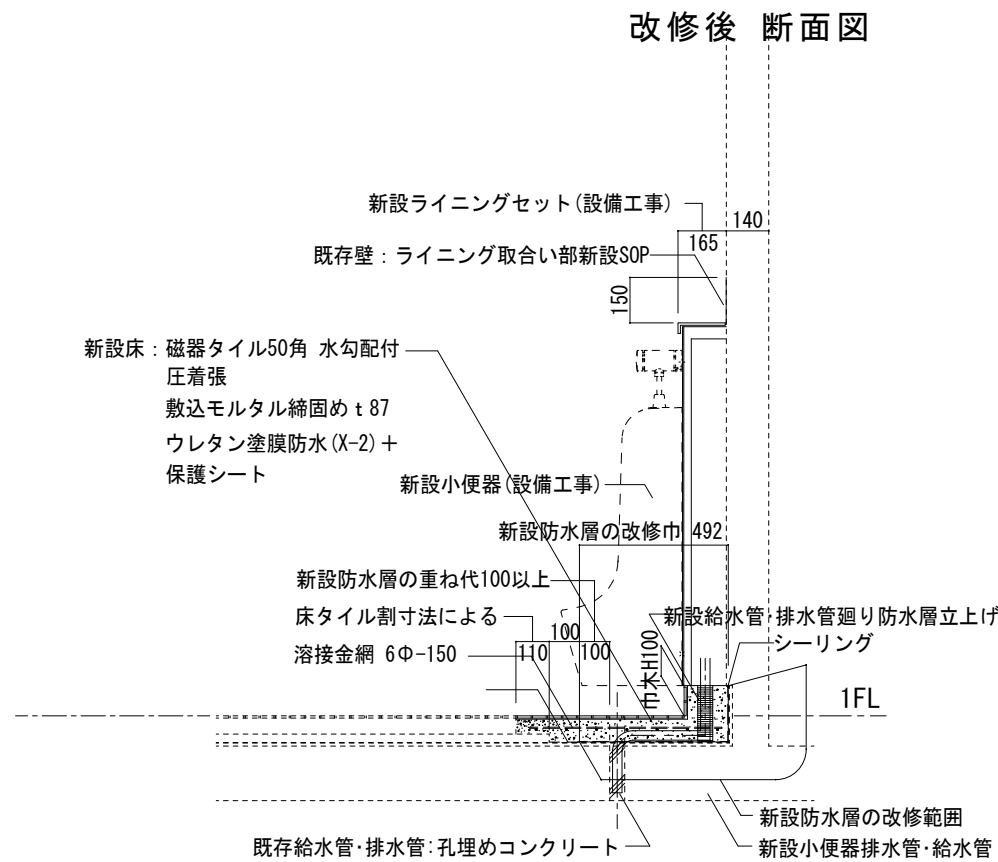

男子便所1・女子便所1 和便器廻り改修詳細図 1/25

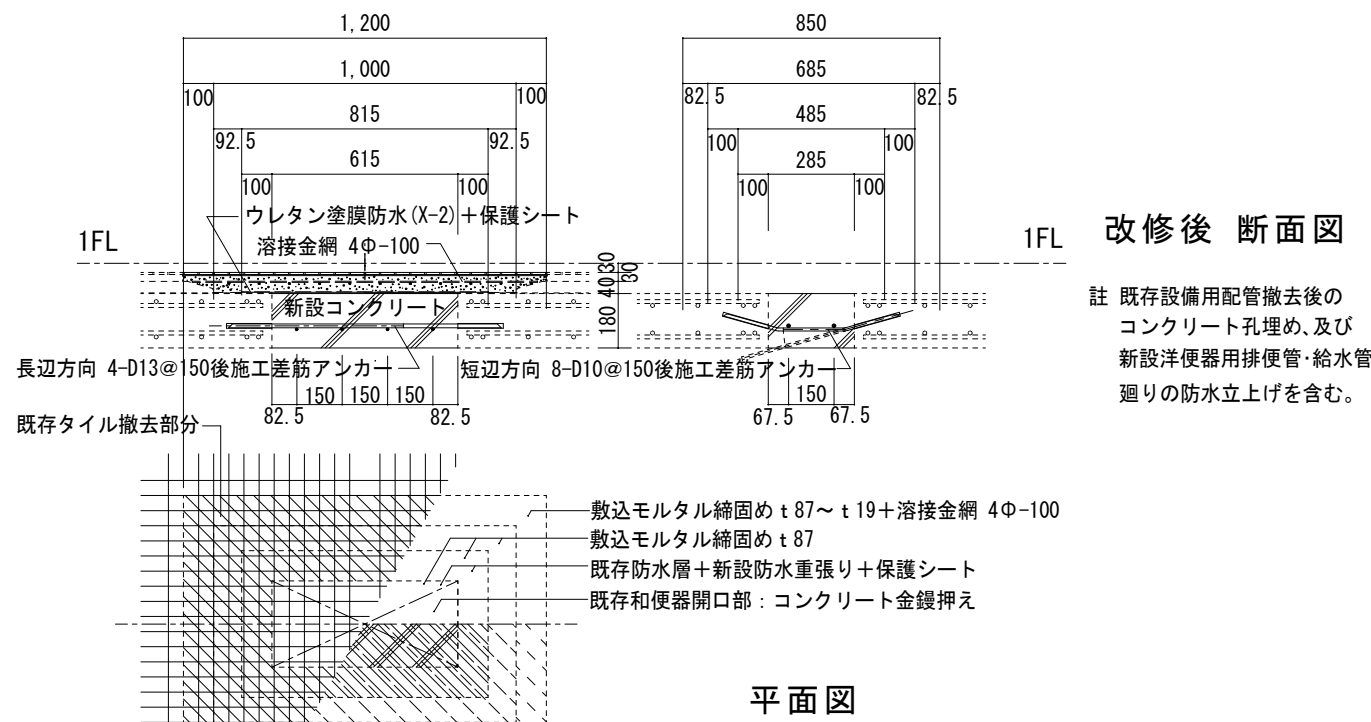

工事名	七北田公園テニスコートクラブハウス改修設備工事				
図面名称	部分詳細図			図面番号	A-2
完成年月日	検図	設計	製図	縮尺	
平成27年3月				1:25	
泉設備株式会社					仙台市泉区荷堀2丁目11-1-2 TEL 022-372-8960代