



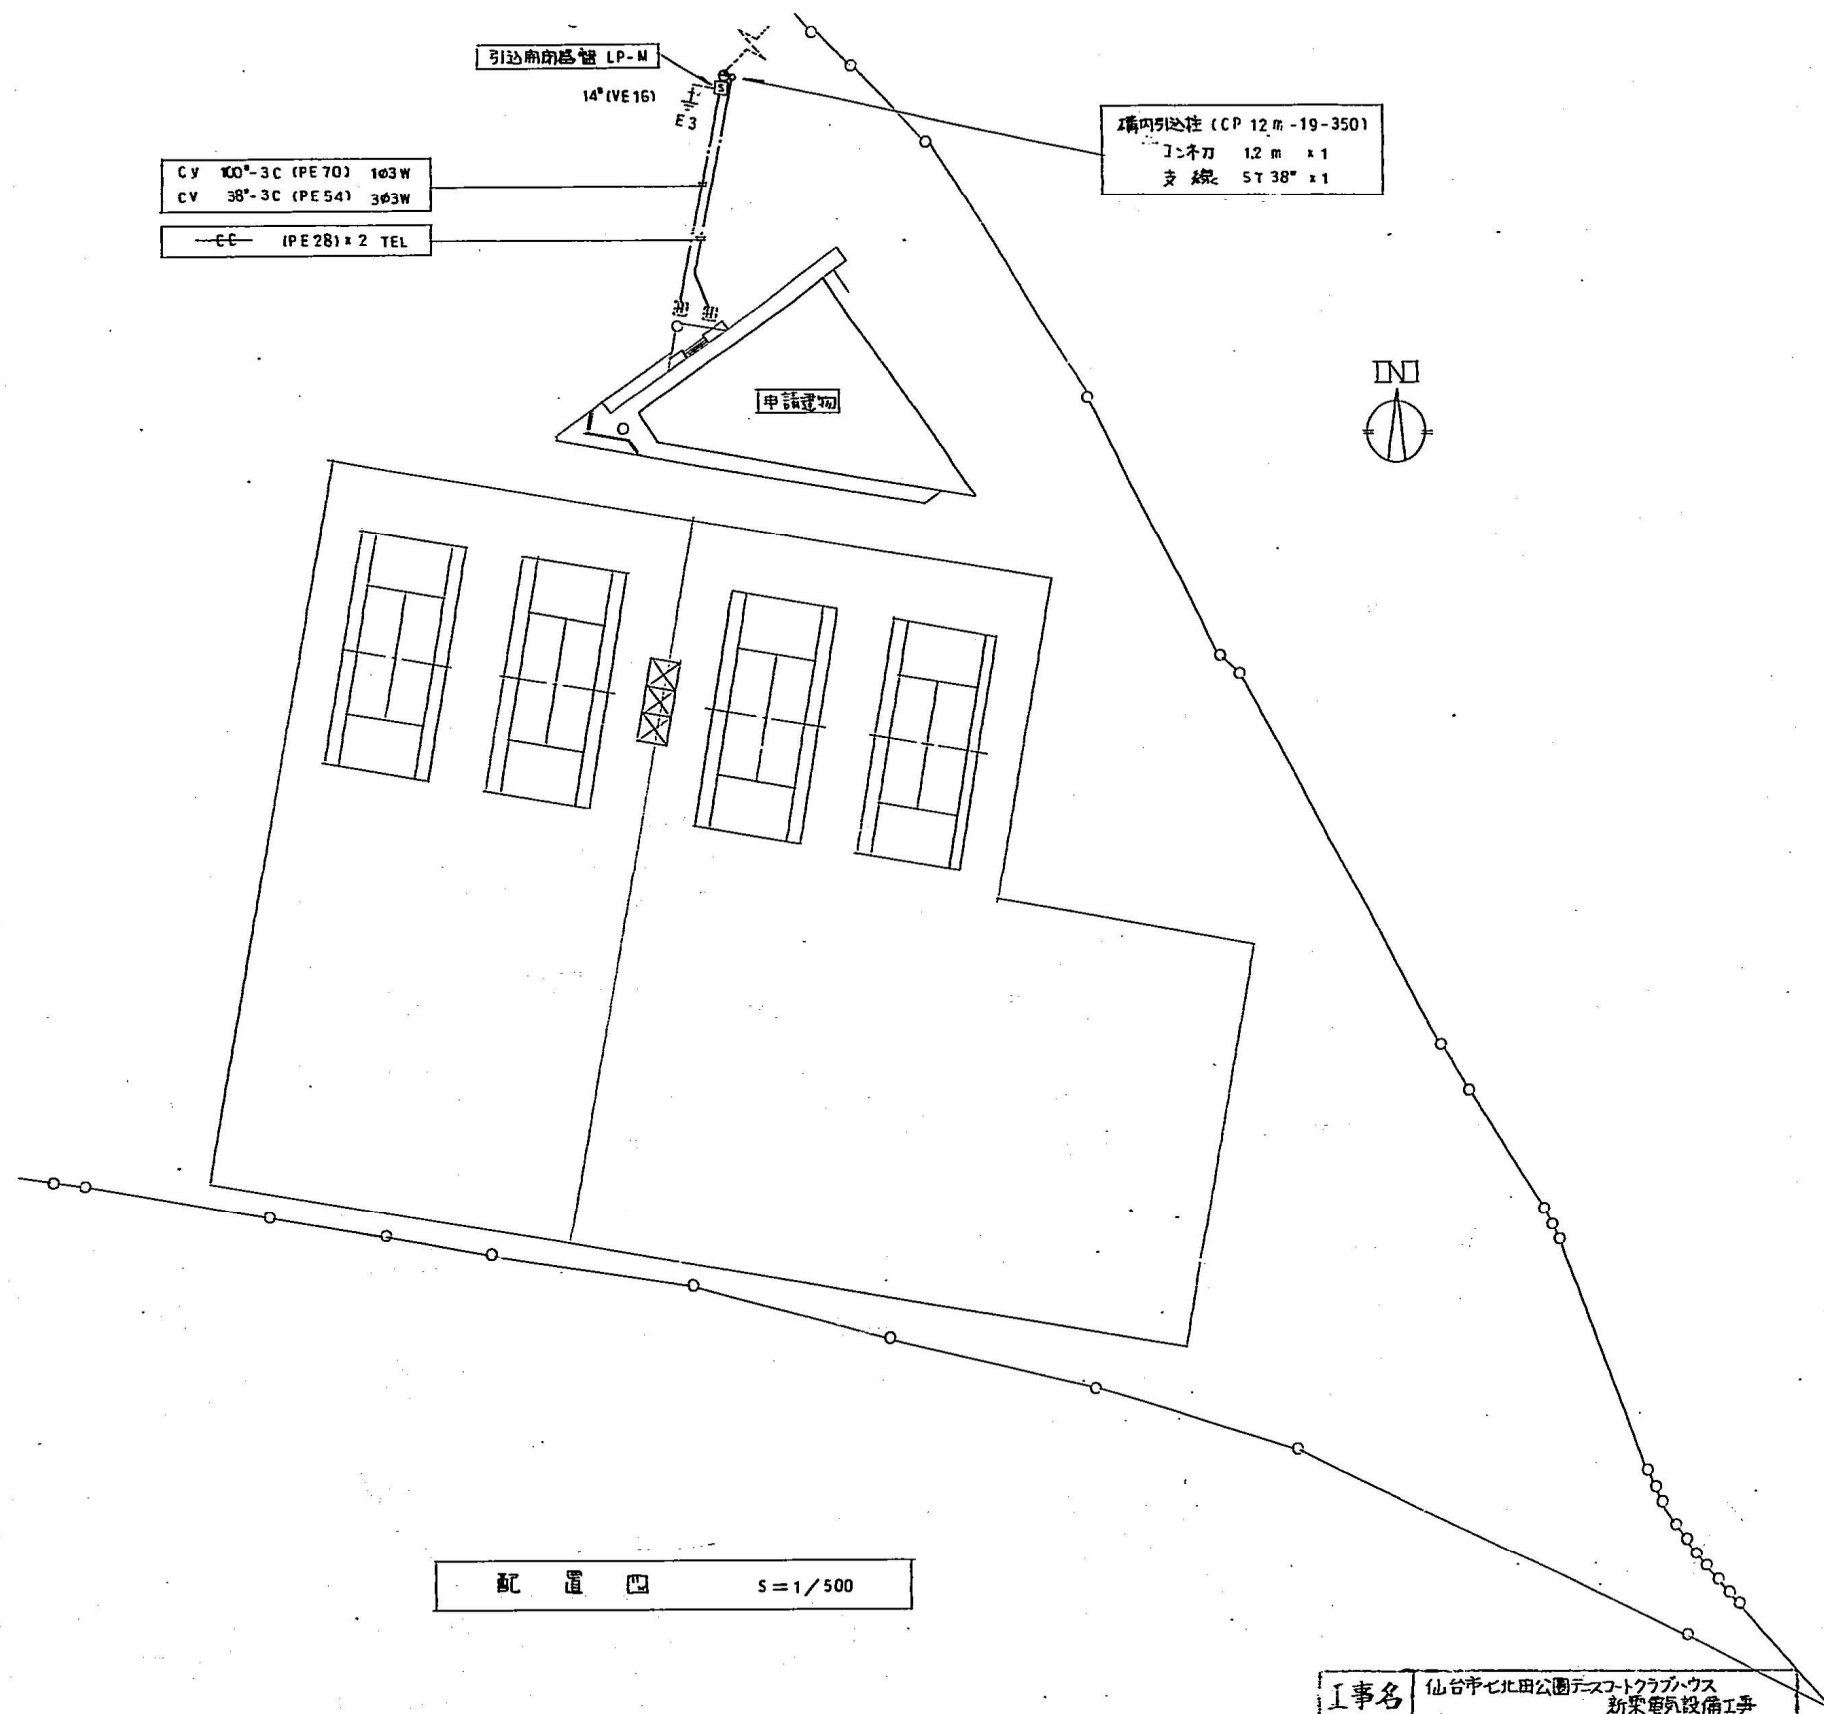

工事名	仙台市七北田公園テニスクラブハウス 新築電気設備工事			
図面名	配置図			
縮尺	1/500	設計		製図
年月日	4年1月	検査		図面番号 E-1
有限会社新電気工事				



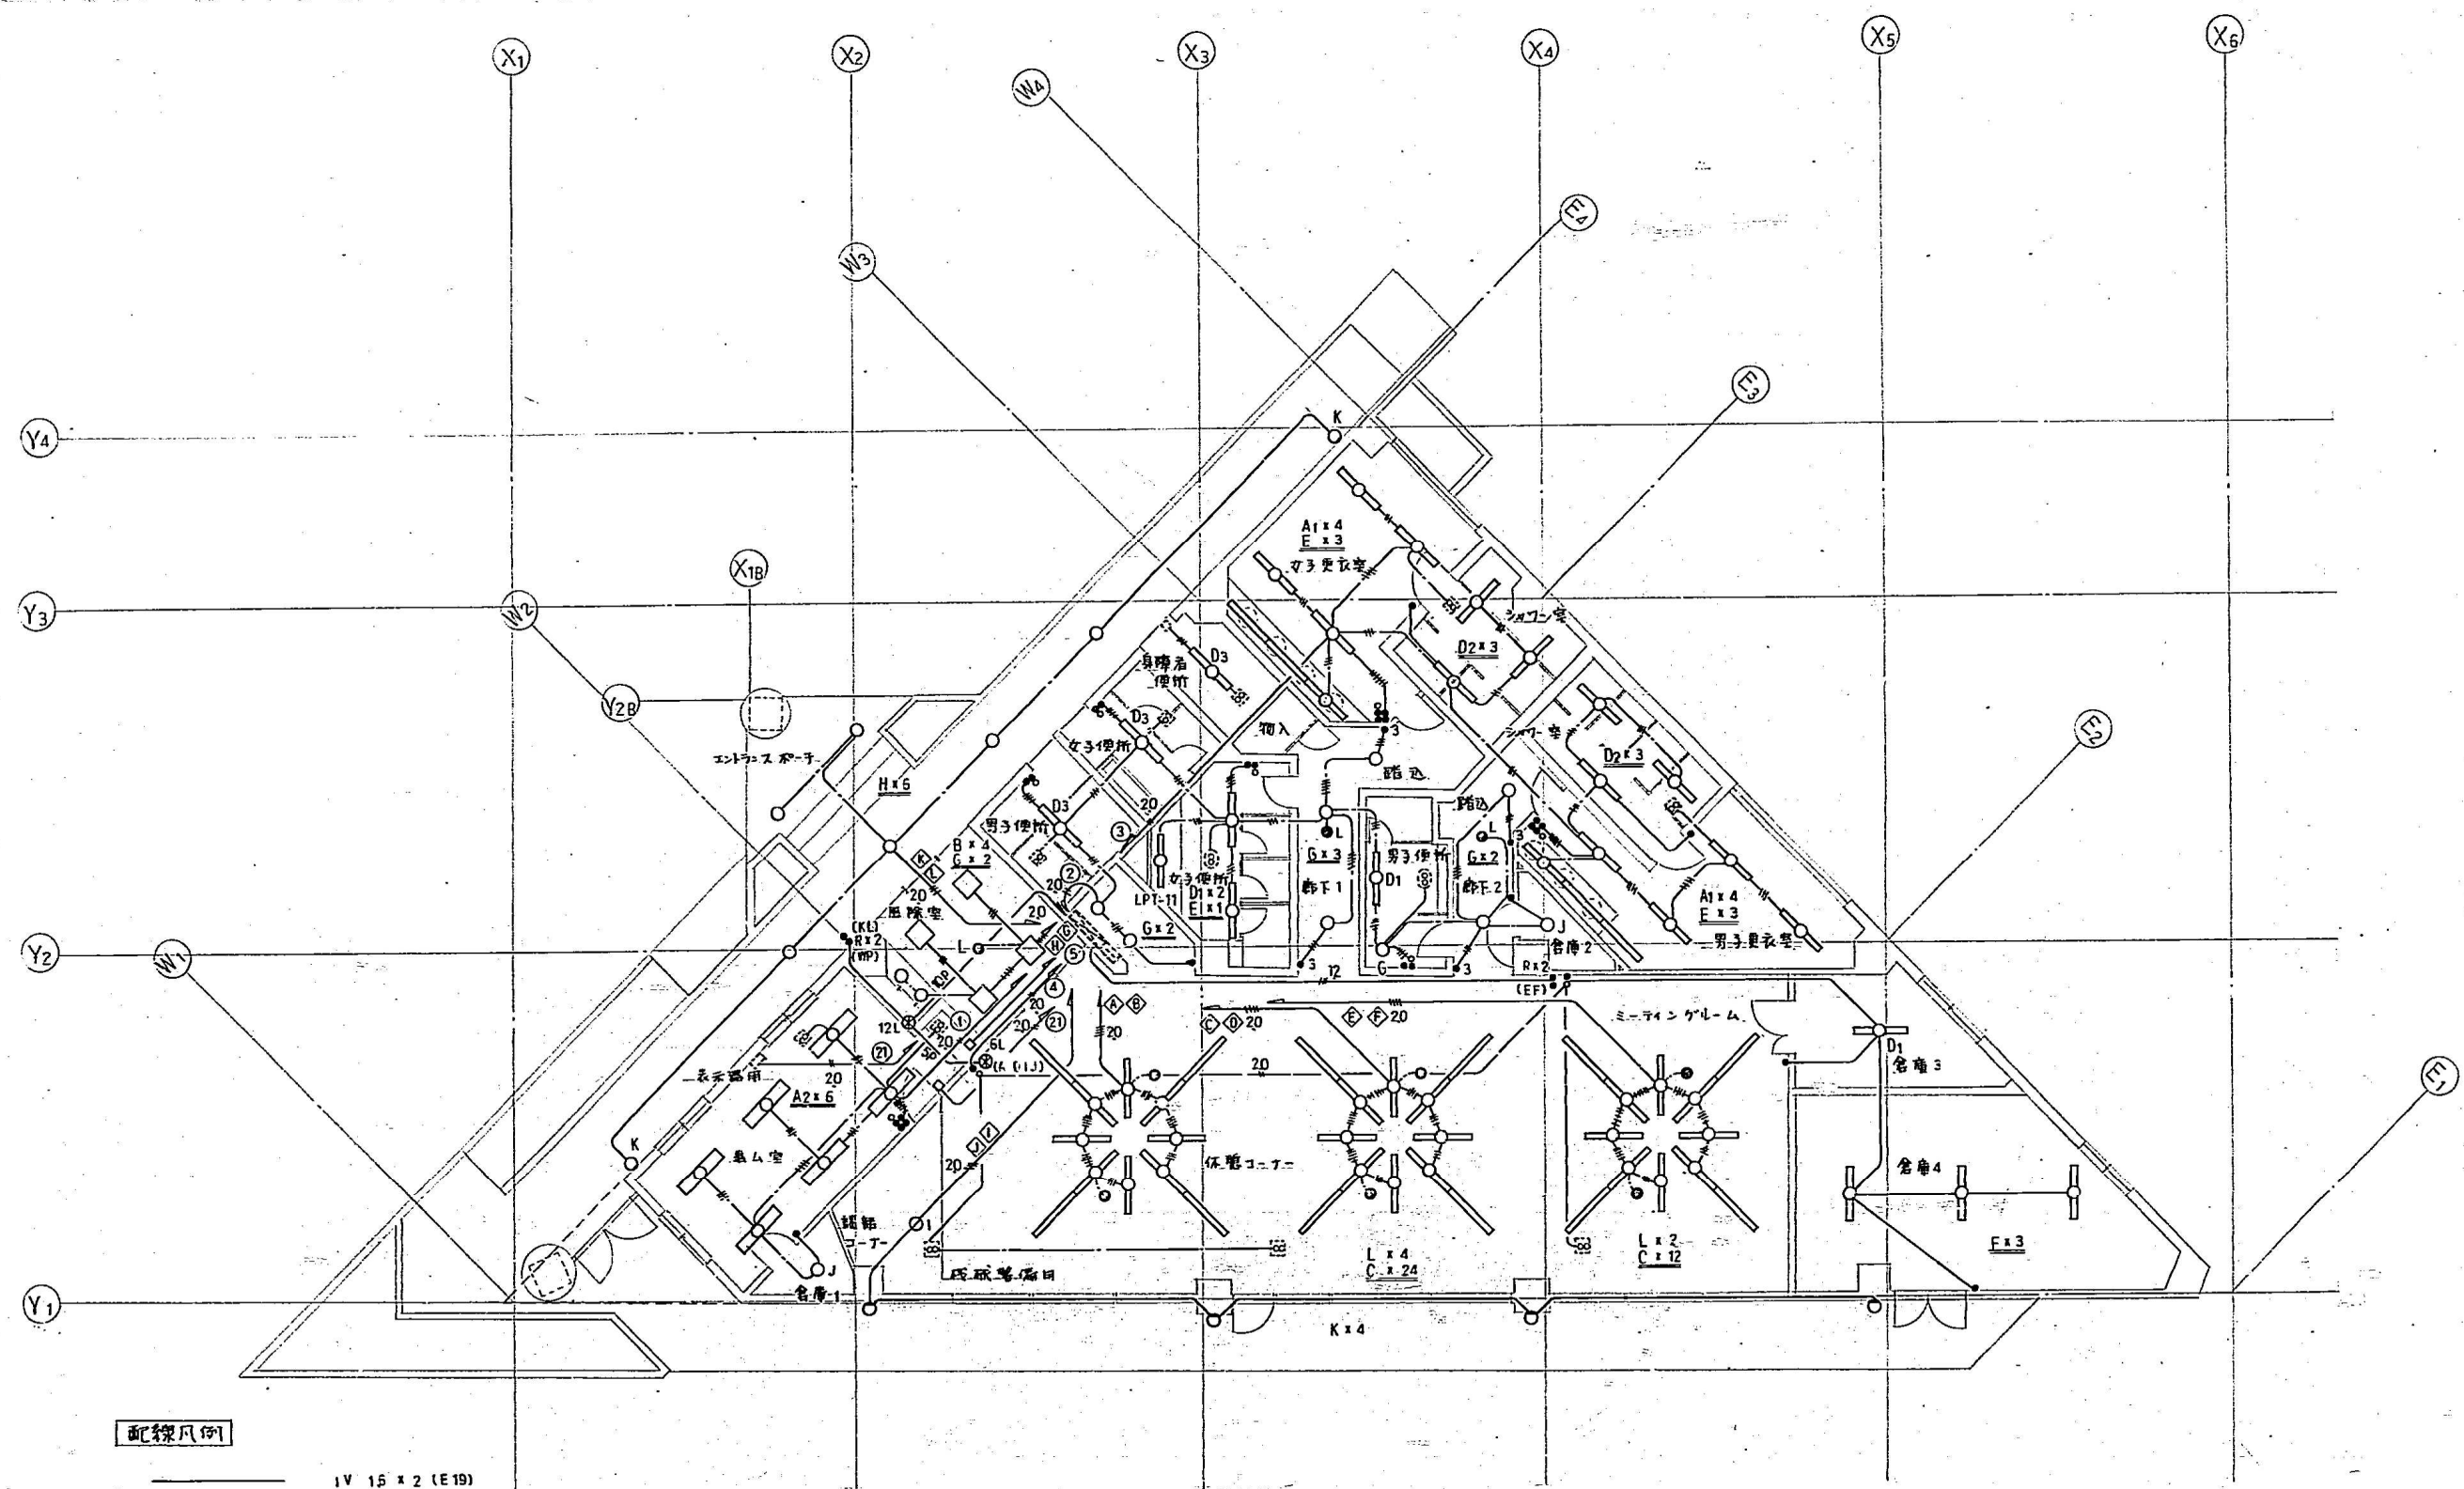


配線凡例

- 1V 15 x 2 (E19)
- 16 x 3 (E19)
- 15 x 4 (E25)
- 15 x 5 (E25)
- 20 1V 20 x 2 (E19)
- 20 20 x 4 (E25)
- VVF 16 - 2C
- 16 - 3C
- 16 - 2C + 2C

平面図 S = 1/100

工事名	仙台市七北田公園テニスコートクラブハウス 新築電気設備工事				
図面名	電灯設備平面図				
縮尺	1/100	設計		製図	
年月日	4年1月	検査		図面番号	E-2



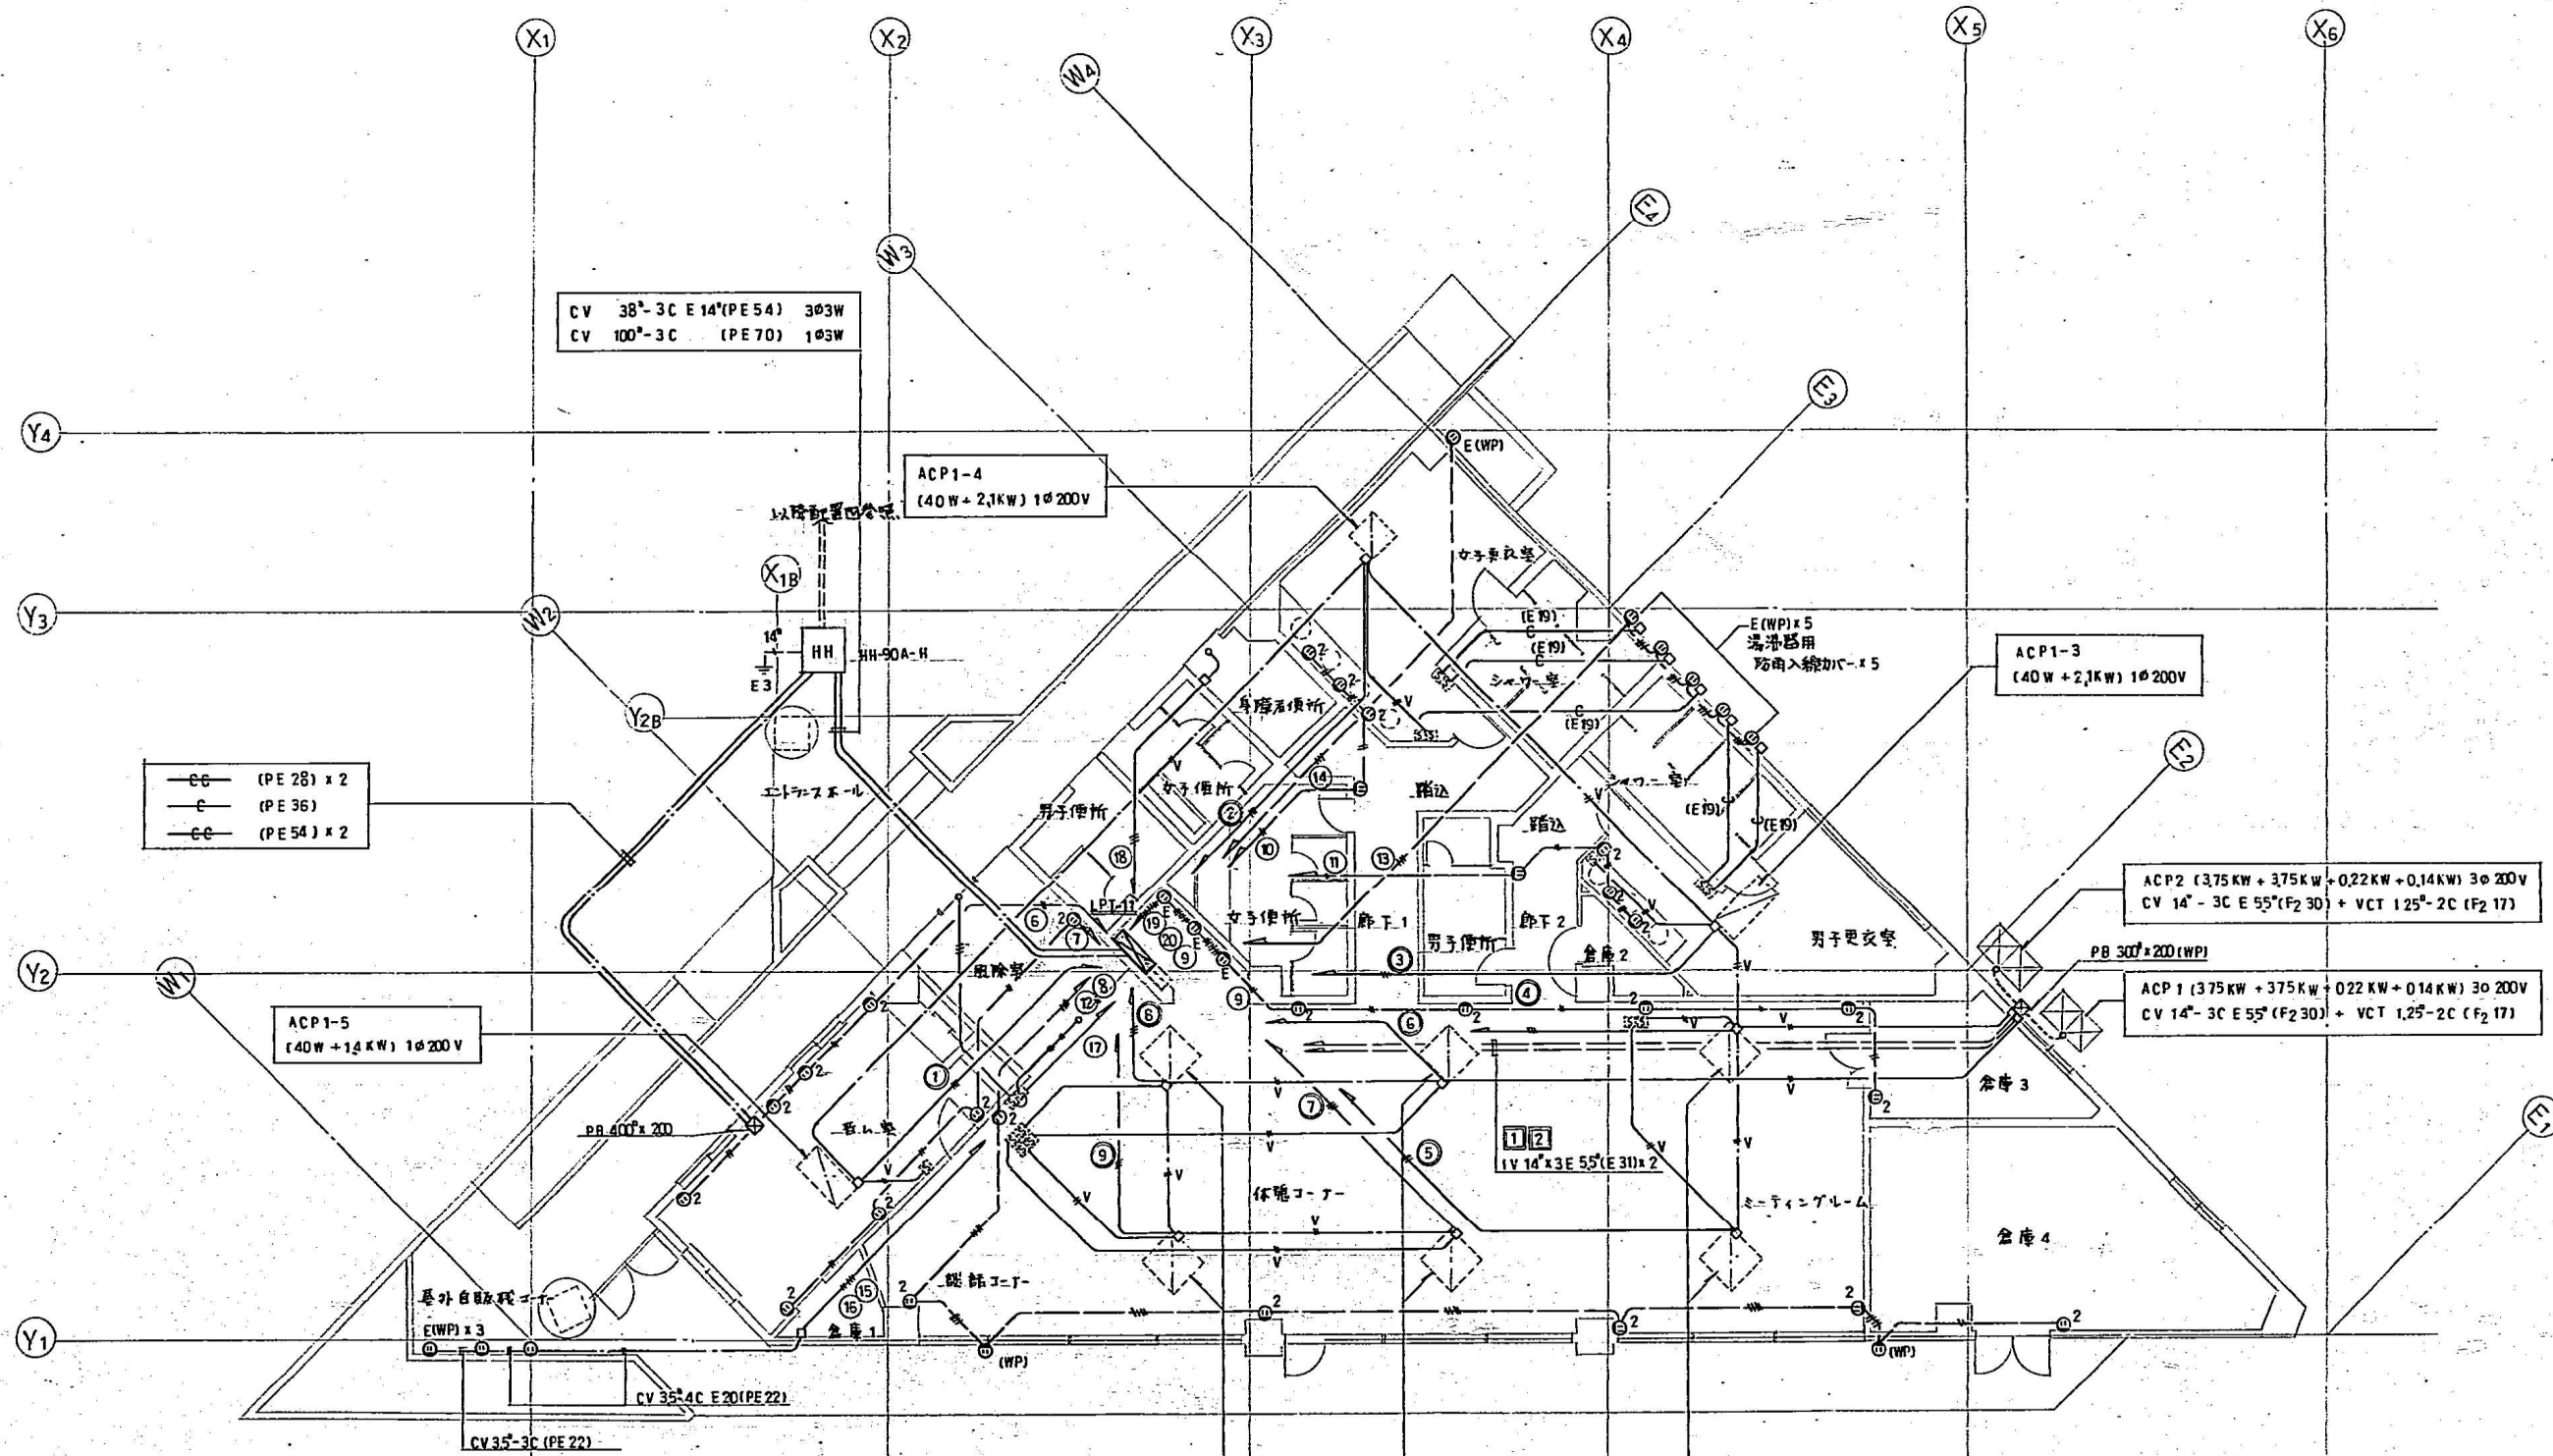

配線図例

—●—	IV 20 x 2 (E19)
—●—	20 x 3 (E19)
—●—	20 x 4 (E25)
—●—	20 x 5 (E25)
—●—	VCT 1.25-2C (E19)
—●—	VCT 1.25-2C

平面図 S = 1/100

工事名	仙台市七北田公園テニスコートハウス 新築電気設備工事			
図面名	幹線動力ケーブル設備平面図			
縮尺	1/100	設計	製図	校核
年月日	4年1月	検査	図面番号	E-3
有限会社新電気工事				

