



凡 例

区 分	種 別	記 号	仕 様
配管及び 継手類	〈空調工事〉		
	冷 媒 管〔液 管 ・ ガ ス 管〕	— R —	断熱被覆冷媒用銅管
	ド レ ン 管	— D —	屋内(ビット内) : 硬質塩化ビニル管 (VP) 屋外隠蔽(天井内・空隙壁内) : 結露防止層付硬質塩化ビニル管 屋外土中(第1樹迄) : 硬質塩化ビニル管 (VP)
	〈衛生工事〉		
	給 水 管	— -- —	屋外土中埋設 : 50A以下 水道用ポリフェン管 1 種 (PP) 尚、水道局の規準による。 屋内土中埋設(躯体貫通部) : 硬質塩化ビニルライニング鋼管 (VD) 屋外露出(機器廻り) : 硬質塩化ビニルライニング鋼管 (VD) 屋内(ビット内) : 一般配管用ステンレス鋼管 (SUS304)
	給 湯 管	— I — (往) — II — (還)	屋外露出(機器廻り) : 一般配管用ステンレス鋼管 (SUS304) 屋内(ビット内) : 一般配管用ステンレス鋼管 (SUS304)
	汚 水 管 雑 排 水 管 雨 水 管	———— ———— ————	屋外土中埋設 : 硬質塩化ビニル管 (VU) 屋内土中 : 硬質塩化ビニル管 (VP) 屋外土中(第1樹迄) 屋内(ビット内) : 硬質塩化ビニル管 (VP)
	通 気 管	-----	屋外隠蔽(天井内・空隙壁内) : 排水用耐火二層管 (VP) 屋内(ビット内) : 硬質塩化ビニル管 (VP)
	ガ ス 管	— 0 —	土中埋設 : ガス用ポリエチレン管 (PE) 機器廻り : 硬質塩化ビニル被覆鋼管 (SGP)
弁・コック 計器類	埋 設 弁	— ⊗ —	ボックス共
	仕 切 弁	— ⋈ — GV	JIS10K (又は、図中特記による。)
	玉 形 弁	— ⋈ — SV	JIS10K
	パ タ フ ラ イ 弁	— ⋈ — BV	JIS10K
	ボ ー ル 弁	— ⋈ — BAV	JIS10K
	分 岐 ガ ス 栓	— ⋈ — GC	仙台市ガス局基準による。
	逆 止 弁	— ⊣ — CV	JIS10K
	安 全 弁	— ⚡ —	
	エ ア カ ッ ト 弁	Ⓐ	
	Y 形 ス ト レ ー ナ ー	— ㊦ —	JIS10K
	圧 力 計	⒫ ↓	
	温 度 計	Ⓖ ↓	
	瞬 間 流 量 計	Ⓖ ↓	
	減 圧 弁	— ㊦ —	

区 分	種 別	記 号	仕 様
器 具 類	量 水 器	— M —	
	水 栓	⊘ ● Ⓜ	(水) ・ (湯) ・ (混合)
	洗 淨 弁	⊗	
	ボ ー ル タ ッ プ	— ⊕ —	
	シ ャ ワ ー	G — △	
	散 水 栓	⊠	ボックス共
	水 栓 柱	⊠ ⊗	
	排 水 金 具	⊗	
	床 排 水 ト ラ ッ プ	⊙	
	床 上 掃 除 口	Ⓜ —	COA : 非防水型、COB : 防水型
	床 下 掃 除 口	Ⓜ —	
	通 気 金 物	← ⊕ — VC	埋込形(アルミ製)
	インバート樹	⊠ ○	コンクリート製、塩ビ製小口径樹
	た め 樹	⊠ ⊗	コンクリート製、ポリプロピレン製
	雨水流出抑制型浸透樹	⊠	コンクリート製
	トラップ樹	Ⓜ	コンクリート製
	ガ ス メ ー タ ー	— GM —	
	ガ ス 栓	⊘ ⊗	(一口) ・ (二口)
	消 火 器	⊖	ABC10号粉末消火器・使用温度(−30℃~+40℃) 薬剤3.0KG・放射時間14秒(20℃)・放射距離3~6m(20℃)
	屋 内 消 火 栓 箱	▬	HB-1A : 埋込形 HB-1B : 露出形
	屋 外 消 火 栓 箱	Ⓜ	HB-20 : 総合形
風道・付属品	矩 形 ダ ク ト	▬	亜鉛鉄板製
	円 形 ダ ク ト	▬ φ	スパイラルダクト(亜鉛鉄板製)
	給 気 風 道 断 面	⊠ ⊗	
	排 気 風 道 断 面	▬ ⊙	
	風 量 調 節 ダ ン パ	▬ VD ▬	
	防 火 ダ ン パ	▬ FD ▬	
	風量調節・防火兼用ダンパ	▬ FVD ▬	
	電 動 ダ ン パ	▬ MD ▬	
	た わ み 継 手	▬	
	内 貼 消 音 部	▬	
そ の 他	地 中 埋 設 標	□	コンクリート製
	地 中 埋 設 標	●	鉄製

機 器 表


機器番号	名 称	仕 様	動 力			数量	設 置 場 所	備 考	機器番号	名 称	仕 様	動 力			数量	設 置 場 所	備 考	
			φ	V	KW							φ	V	KW				
ACP-1	空冷ヒートポンプエアコン (室外機) 三菱電機(株) PUHY-P560DMG7-BS	型 式 高効率マルチ形 耐塩害仕様	圧縮機 ファン	3	200	16.5	1	屋外	コンクリート基礎(建築工事) 寸法:(1.750×740×2.285H) 重量:317Kg	FE-1	排風機 三菱電機(株) BFS-80SYA	型 式 天井埋込ダクトファン(消音形耐湿タイプ)	1	100	0.137	1	1階 シャワー室(M)	コントロールスイッチ(強弱) (電気設備へ支給)
		能 力 (冷房)56.0Kw (暖房)63.0Kw		3	200	0.55×2						能 力 200φ×640m3/h×150Pa						
		付属品 スプリング防振架台、S U S 防雪フード(吹出側のみの)、他付属品一式										付属品 SUS丸形防風板付ベンドキャップ(ギャラリ付)250φ、防振吊金具、 給排気グリル(消音形)150φ、給排気グリル(消音形)200φ、 角形給排気グリル(プラスチック製)100φ、コントロールスイッチ(強弱)、他付属品一式						
ACP-1-1	空冷ヒートポンプエアコン (室内機) 三菱電機(株) PDFY-P140GM7	型 式 天井ビルトイン形(キャンバスダクトパネル仕様)	ファン	1	200	0.244	3	1階 休憩スペース		FE-2	排風機 三菱電機(株) BFS-80SUG	型 式 天井埋込ダクトファン(消音形)	1	100	0.136	1	1階 トイレ(W)	コントロールスイッチ(強弱) (電気設備へ支給)
		能 力 (冷房)14.0Kw (暖房)16.0Kw										能 力 200φ×600m3/h×150Pa						
		付属品 エコタッチリモコン、キャンバスダクト仕様パネル、キャンバスダクト、 ドレンアップ、他付属品一式										付属品 SUS丸形防風板付ベンドキャップ(ギャラリ付)250φ、防振吊金具、 角形給排気グリル(格子形)150φ×4、コントロールスイッチ(強弱)、他付属品一式						
ACP-1-2	空冷ヒートポンプエアコン (室内機) 三菱電機(株) PLFY-P45EMG7	型 式 天井埋込4方向吹出し形	ファン	1	200	0.05	1	1階 エントランスホール(大)		FE-3	排風機 三菱電機(株) BFS-80SUG	型 式 天井埋込ダクトファン(消音形)	1	100	0.136	1	1階 トイレ(M)	コントロールスイッチ(強弱) (電気設備へ支給)
		能 力 (冷房)4.5Kw (暖房)5.0Kw										能 力 200φ×600m3/h×150Pa						
		付属品 エコタッチリモコン、標準パネル、ドレンアップ、他付属品一式										付属品 SUS丸形防風板付ベンドキャップ(ギャラリ付)250φ、防振吊金具、 角形給排気グリル(格子形)150φ×4、コントロールスイッチ(強弱)、他付属品一式						
ACP-1-3	空冷ヒートポンプエアコン (室内機) 三菱電機(株) PLFY-P45EMG7	型 式 天井埋込4方向吹出し形	ファン	1	200	0.05	1	1階 管理室		FE-4	排風機 三菱電機(株) BFS-80SYA	型 式 天井埋込ダクトファン(消音形耐湿タイプ)	1	100	0.137	1	1階 シャワー室(W)	コントロールスイッチ(強弱) (電気設備へ支給)
		能 力 (冷房)4.5Kw (暖房)5.0Kw										能 力 200φ×590m3/h×150Pa						
		付属品 エコタッチリモコン、標準パネル、ドレンアップ、他付属品一式										付属品 SUS丸形防風板付ベンドキャップ(ギャラリ付)250φ、防振吊金具、 給排気グリル(消音形)250φ、角形給排気グリル(プラスチック製)100φ、 コントロールスイッチ(強弱)、他付属品一式						
ACP-1-4	空冷ヒートポンプエアコン (室内機) 三菱電機(株) PMFY-P22BMG7	型 式 天井埋込1方向吹出し形	ファン	1	200	0.028	1	1階 授乳室		FE-5	排風機 三菱電機(株) V-604KQESW7	型 式 深形レンジフードファン(自然給気／壁スイッチタイプ)	1	100	0.079	1	1階 湯沸室	壁スイッチ(電気設備へ支給)
		能 力 (冷房)2.2Kw (暖房)2.5Kw										能 力 150φ×450m3/h×60Pa						
		付属品 エコタッチリモコン、標準パネル、ドレンアップ、他付属品一式										付属品 SUS丸形防風板付ベンドキャップ(防虫網付)150φ×1、(ギャラリ付)150φ×1、 壁スイッチ、側板、他付属品一式						
EH-1	電気ヒーター (株)インターセントラル ESW-2002M	型 式 輻射式遠赤外線ヒーター(ステンレス製／粉体塗装仕上、天井埋込タイプ)	1	200	2.0	3	1階 シャワー室(M)	サーモスタット(電気設備へ支給)		FE-6	排風機 三菱電機(株) VD-15ZVX5-C	型 式 天井埋込形換気扇(DCブラシレスモーター搭載／定風量タイプ)	1	100	0.0195	1	1階 倉庫	コントロールスイッチ(強弱) (電気設備へ支給)
		能 力 (暖房)2.0Kw			4	1階 シャワー室(W)	能 力 100φ×130m3/h×60Pa											
		付属品 サーモスタット内蔵、保護ガード、いたずら防止カバー、他付属品一式				付属品 SUS深形スクエアフード(ギャラリ付)100φ、コントロールスイッチ(強弱)、 天吊脱着枠、他付属品一式												
EH-2	電気ヒーター (株)インターセントラル NZS-2000	型 式 自然対流式パネル型ヒーター(ステンレス製／粉体塗装仕上、壁掛タイプ)	1	200	2.0	1	1階 ユニバーサル更衣室			FE-7	排風機 三菱電機(株) VD-10ZV05	型 式 天井埋込形換気扇(DCブラシレスモーター搭載／定風量タイプ)(24時間換気運転)	1	100	0.0026	1	1階 更衣室	コントロールスイッチ(24h換気用) (電気設備へ支給)
		能 力 (暖房)2.0Kw			1	1階 トイレ(W)	能 力 100φ×90m3/h×40Pa											
		付属品 サーモスタット内蔵、保護ガード、いたずら防止カバー、他付属品一式				付属品 SUS丸形防風板付ベンドキャップ(ギャラリ付)100φ、コントロールスイッチ(24h換気用)、 天吊脱着枠、他付属品一式												
EH-3	電気ヒーター (株)インターセントラル NKS-500	型 式 自然対流式パネル型ヒーター(ステンレス製／粉体塗装仕上、壁掛タイプ)	1	200	0.5	1	1階 トイレ(W)			OA-1	給気口 三菱電機(株) BFS-25G3	型 式 給排気グリル(消音形・フィルター付)				1	1階 シャワー室(M)踏込	
		能 力 (暖房)0.5Kw			1	1階 トイレ(W)	能 力 250φ×640m3/h											
		付属品 サーモスタット内蔵、保護ガード、いたずら防止カバー、他付属品一式				付属品 SUS丸形防風板付ベンドキャップ(防虫網付)250φ、フルフラット取付パネル、 天吊金具、他付属品一式												
EH-4	電気ヒーター (株)インターセントラル CRM25-2	型 式 輻射式遠赤外線ヒーター(シーリングパネル天井埋込型、ワイドタイプ)	1	200	0.25	1	1階 ひろびろトイレ	サーモスタット(電気設備へ支給)		OA-2	給気口 三菱電機(株) BFS-25G3	型 式 給排気グリル(消音形・フィルター付)				2	1階 トイレ前室	
		能 力 (暖房)0.25Kw										能 力 250φ×600m3/h						
		付属品 デジタル式サーモスタット、他付属品一式				付属品 SUS深形スクエアフード(防虫網付)250φ、フルフラット取付パネル、 天吊金具、他付属品一式												
HEU-1	全熱交換器 三菱電機(株) LGH-N50RXW	型 式 天井埋込形(マイコンタイプ)(1台のみ24時間換気運転)	1	100	0.215	2	1階 休憩スペース			OA-3	給気口 三菱電機(株) BFS-25G3	型 式 給排気グリル(消音形・フィルター付)				1	1階 シャワー室(W)踏込	
		能 力 200φ×430m3/h×150Pa										能 力 250φ×590m3/h						
		付属品 コントロールスイッチ(1台のみ24h換気用)、SUS深形フード(防虫網付)250φ、 (2台のうち1台)SUS深型スクエアフード(ギャラリ付き)250φ×1、(防虫網付)250φ×1、 (2台のうち1台)SUS丸形防風板付ベンドキャップ(ギャラリ付き)250φ×1、(防虫網付)250φ×1、 防振吊金具、給排気グリル(消音形)250φ×2、他付属品一式				付属品 SUS丸形防風板付ベンドキャップ(防虫網付)250φ、フルフラット取付パネル、 天吊金具、他付属品一式												
HEU-2	全熱交換器 三菱電機(株) LGH-N35RXW	型 式 天井埋込形(マイコンタイプ)(24時間換気運転)	1	100	0.14	1	1階 エントランスホール(大)			OA-4	給気口 三菱電機(株) P-13QR2	型 式 給排気レジスター(プッシュ式)				1	1階 シャワー室(W)踏込	
		能 力 150φ×380m3/h×100Pa										能 力 100φ×90m3/h						
		付属品 コントロールスイッチ(24h換気用)、SUS丸形防風板付ベンドキャップ(防虫網付)200φ、 SUS丸形防風板付ベンドキャップ(ギャラリ付)200φ、防振吊金具、 給排気グリル(消音形)200φ×2、給排気グリル(消音形)150φ×2、他付属品一式				付属品 SUS深形スクエアフード(防虫網付)100φ、他付属品一式												
HEU-3	全熱交換器 三菱電機(株) LGH-N25RXW	型 式 天井埋込形(マイコンタイプ)(24時間換気運転)	1	100	0.1	1	1階 管理室			RGS-1	フロンガス警報器 新コスモス電機(株) CHR-100	型 式 熱線型半導体式(壁埋込型)	1	100	0.005	1	1階 授乳室	警報器(電気設備へ支給)
		能 力 150φ×180m3/h×100Pa										検知対象 フロンガス(R22、R32、R407C、R410A、他)						
		付属品 コントロールスイッチ(24h換気用)、SUS丸形防風板付ベンドキャップ(防虫網付)150φ、 SUS丸形防風板付ベンドキャップ(ギャラリ付)150φ、防振吊金具、 給排気グリル(消音形)150φ×2、他付属品一式																
HEU-4	全熱交換器 三菱電機(株) VL-150ZSD2	型 式 天井埋込形(インテリアパネル、電気式シャッタータイプ)(24時間換気運転)	1	100	0.035	1	1階 授乳室											
		能 力 100φ×100m3/h×40Pa																
		付属品 コントロールスイッチ(24h換気用)、SUS深形スクエアフード(防虫網付)100φ、 SUS深形スクエアフード(ギャラリ付)100φ、天吊金具、他付属品一式																

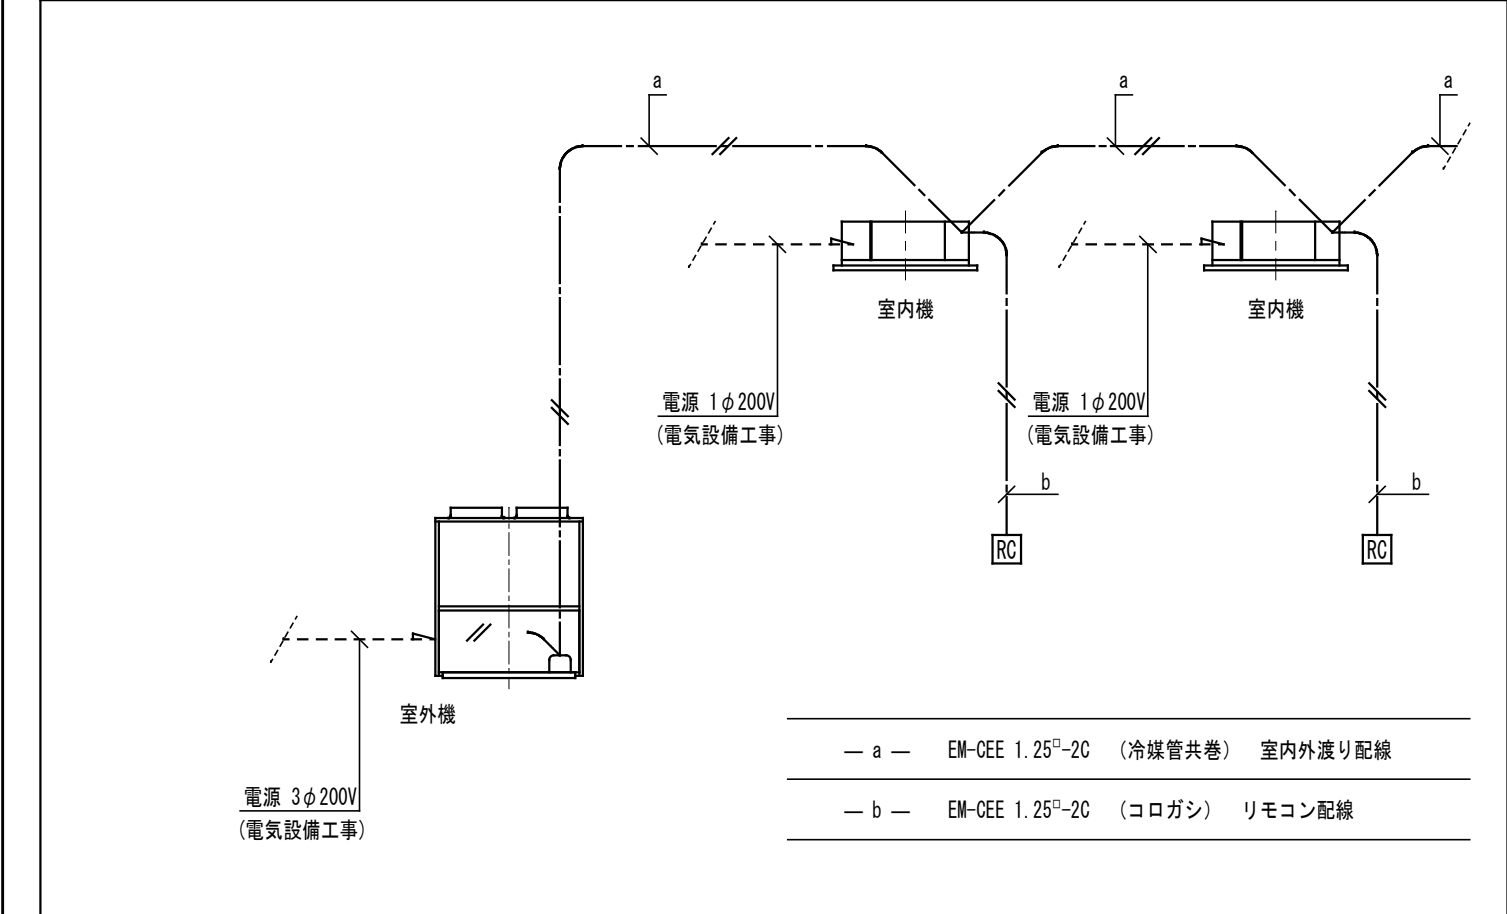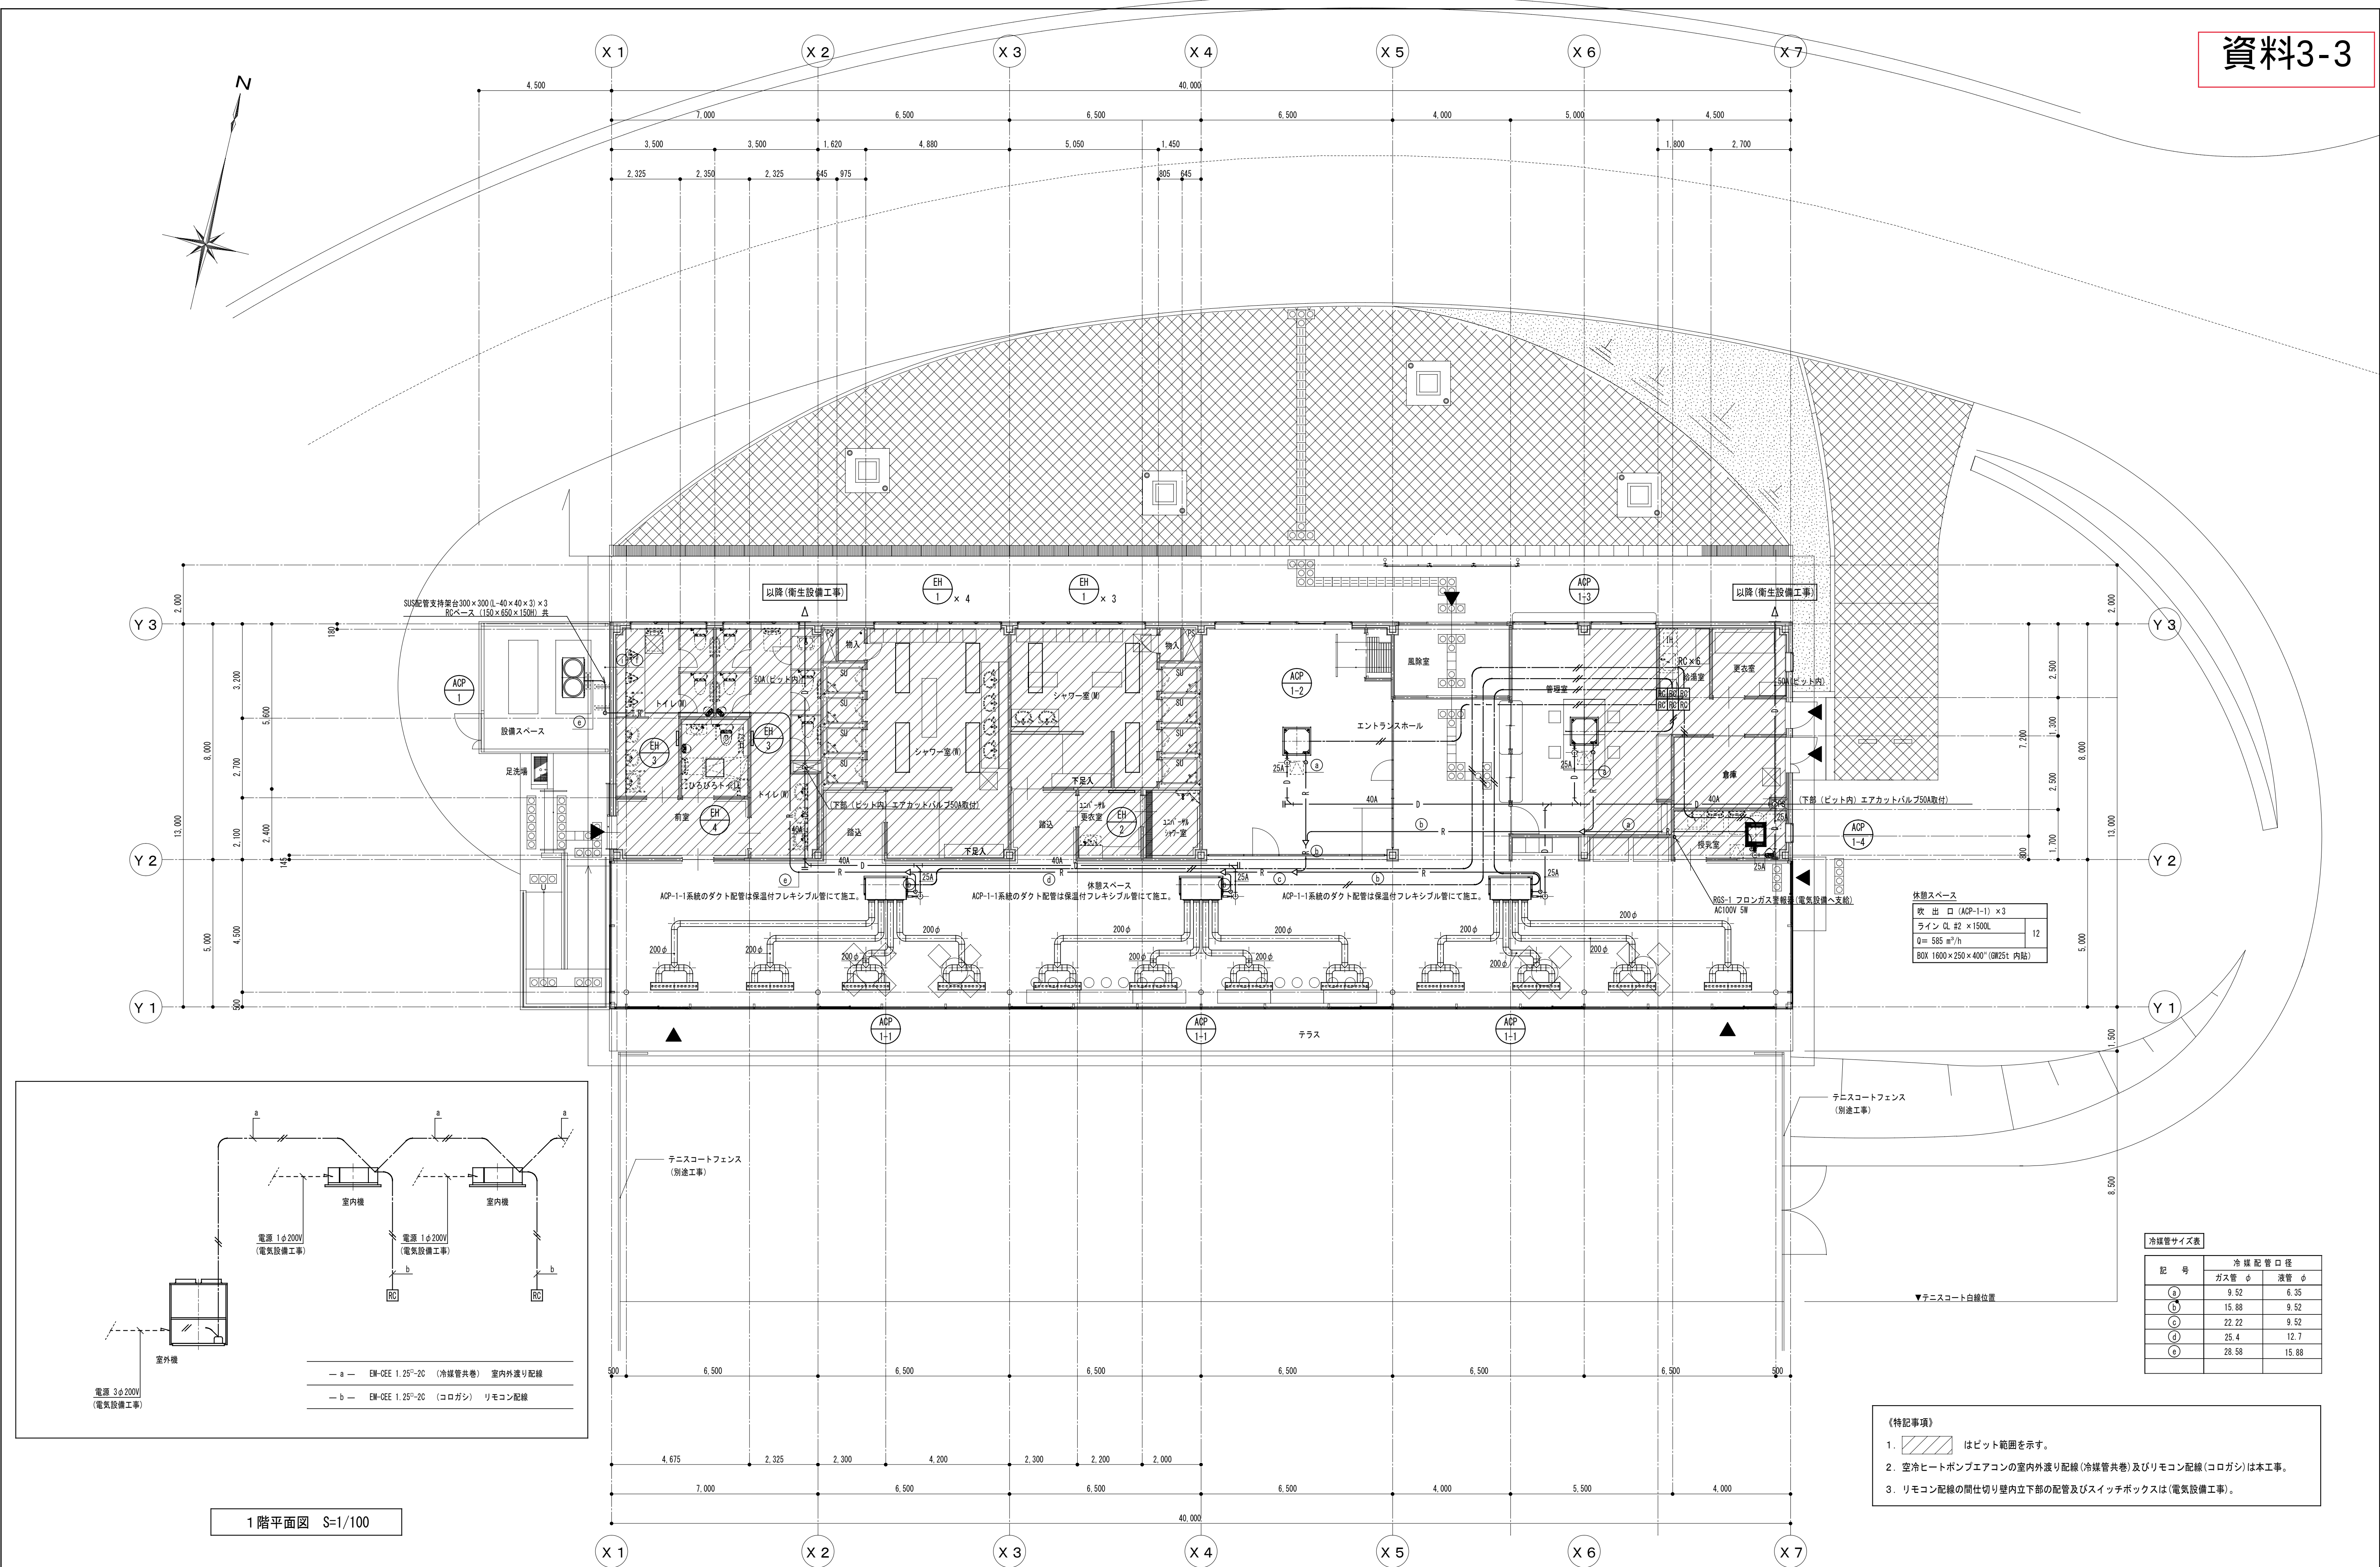

1階平面図 S=1/100

冷媒管サイズ表		
記号	冷媒配管口径	
ガス管φ	液管φ	
(a)	9.52	6.35
(b)	15.88	9.52
(c)	22.22	9.52
(d)	25.4	12.7
(e)	28.58	15.88

- 【特記事項】
- はビット範囲を示す。
 - 空冷ヒートポンプエアコンの室内外配線(冷媒管共巻)及びリモコン配線(コログシ)は本工事。
 - リモコン配線の間仕切り壁内立下部の配管及びスイッチボックスは(電気設備工事)。

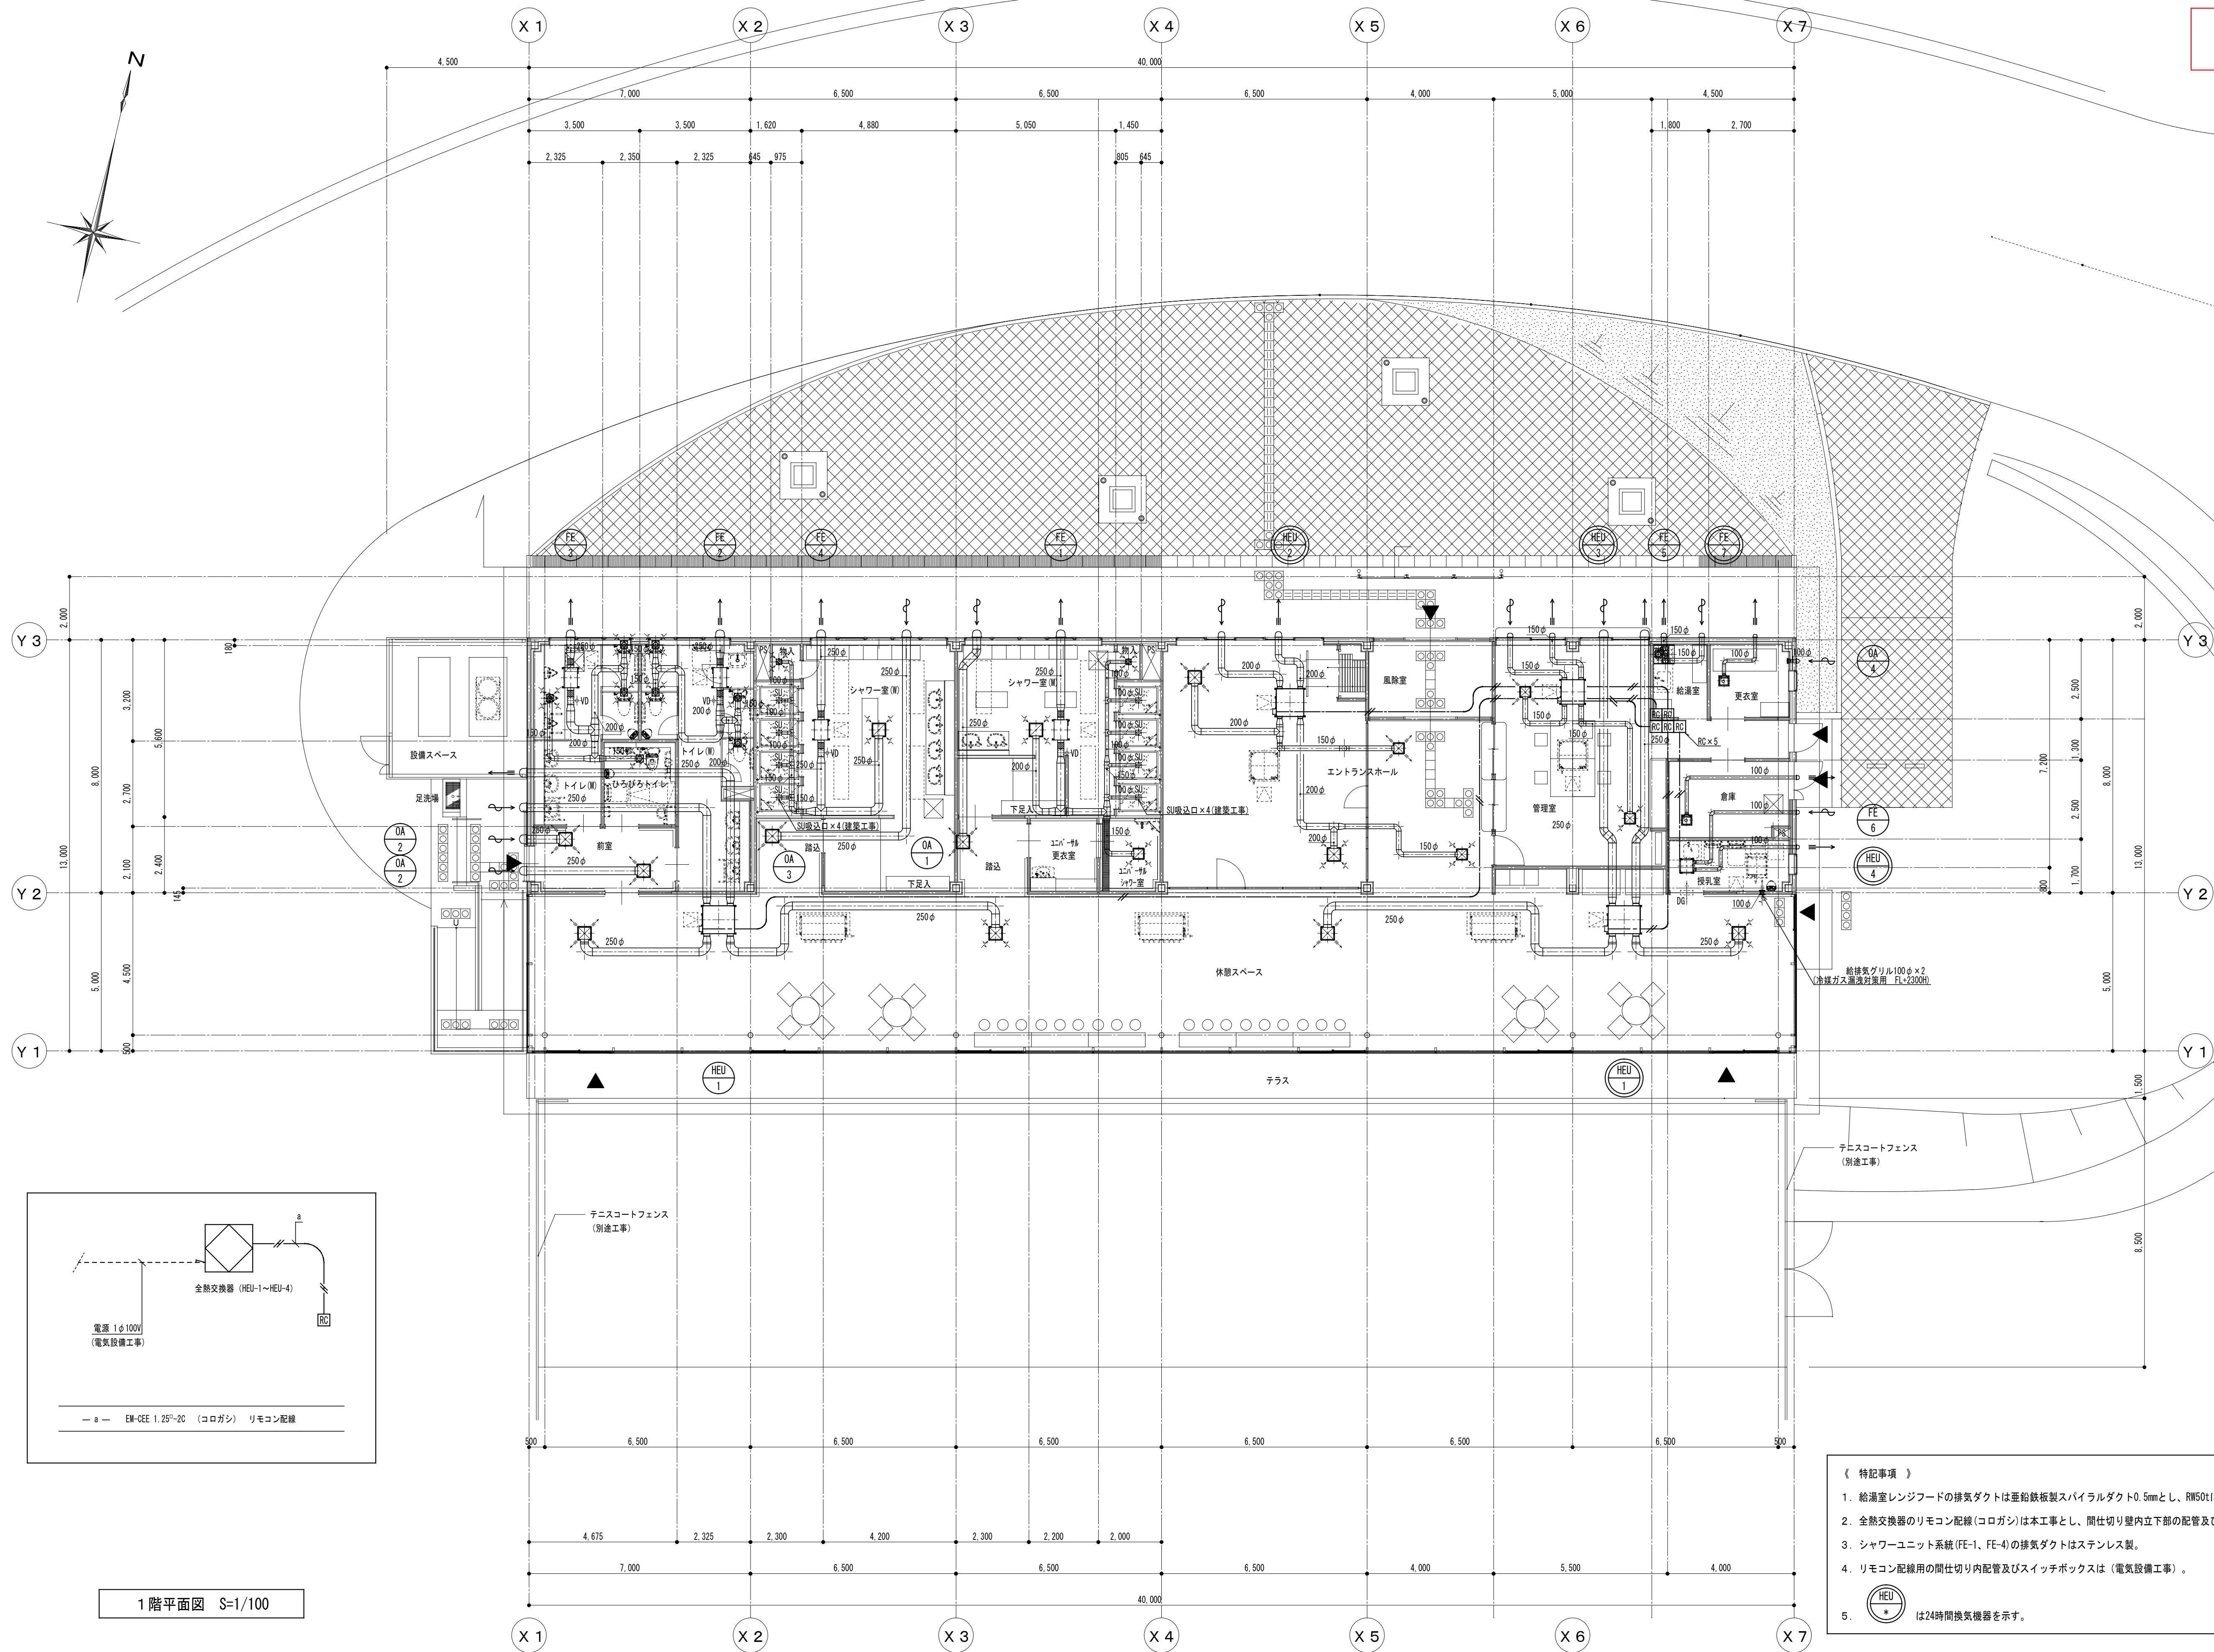

1階平面図 S=1/100

- 《 特記事項 》
- 給湯室レンジフードの排気ダクトは亜鉛鉄板製スパイラルダクト0.5mmとし、RW50tにて断熱施工。
 - 全熱交換器のリモコン配線(コログシ)は本工事とし、間仕切り壁内立下部の配管及びスイッチボックスは(電気設備工事)。
 - シャワーユニット系統(FE-1、FE-4)の排気ダクトはステンレス製。
 - リモコン配線用の間仕切り内配管及びスイッチボックスは(電気設備工事)。
 -  は24時間換気機器を示す。

特記事項		株式会社 羽根川 設備 工事		工事名称 高砂中央公園管理センター新築機械設備工事		完成 図	
		完成年月日		令和3年 4月		図面名称 換気設備 1階平面図	
				縮尺 A1:1/100 A3:1/200		図面番号 M-06	

衛生機器表


注) 電気容量は参考値とする。

[illegible]

衛生器具表



器 具 名 称	JIS記号又は 国土交通省記号	型 式 及 び 仕 様	合計	1 階					屋外		備 考
				シャ ワ ー 室 (M)	シャ ワ ー 室 (W)	ユニ バー サル 更衣 室	トイ レ (M)	トイ レ (W)	ひろ びろ トイレ	足 洗 場	
洋風大便器	C1200S	CS597BCS(便器 掃除口付), SH596BAYR(タンク 手洗無・蓋固定), TCF585S(洗浄便座 AC100V 316W), YH701(棚付二連紙巻器), 他付属品一式	6				2	4			
洋風大便器	C1200S	CS597BCS(便器 掃除口付), SH596BAYR(タンク 手洗無・蓋固定), TCF5840AUPR(洗浄便座・蓋なし・オート便器洗浄エコリモコン AC100V 1260W), YH51R(紙巻器 ワンハンドカット), 他付属品一式	1						1		
オストメイトバック		UAS81LDB2NW#NW1(リモコン便器洗浄 AC100V 30W, 電気温水器 AC100V 600W)	1						1		
センサー一体形小便器		UFS900R(壁掛低リップ型 AC100V 0.5W)	3				3				
洗面器		L546U(アンダーカウンター式), TLG10301J(シングルレバー混合栓), 止水栓(壁給水), 壁排水金具, TLK05203J(水石けん入れ), 他付属品一式	6	2	4						
洗面器		L250CM(壁掛式), TENA41A(自動単水栓 AC100V 1.6W), 止水栓(壁給水), 壁排水金具, TS126AR(水石けん入れ), 他付属品一式	6				3	3			
洗面器		L2700M(カウンター一体式), 止水栓(壁給水), 壁排水金具, TLK05202J(水石けん入れ), REAH03B11S41A(自動水栓一体形電気温水器 AC100V 300W), 他付属品一式	2		1				1		
手洗器		LSK570AP(オートストップ, 壁給水, 壁排水), 他付属品一式	1						1		
掃除用流し	S210	SK22A, T23AEQ20C, T37SGEP, TN114, TK22, 他付属品一式	1				1				
化粧鏡		YM6090F(600×900)	2		1				1		
積水栓		T200SUN13C(寒冷地用)	1							1	
コインシャワー		M-10 コインシャワー詳細図 参照	9	4	4	1					

特記事項	株 式 会 社 羽 根 川 設 備 工 事		工 事 名 称		完 成 図
			高砂中央公園管理センター新築機械設備工事		
	完成年月日	令和3年 4月	図 面 名 称	縮 尺	図 面 番 号
			給排水衛生設備 機器表・器具表	No. Scale	M - 0 7

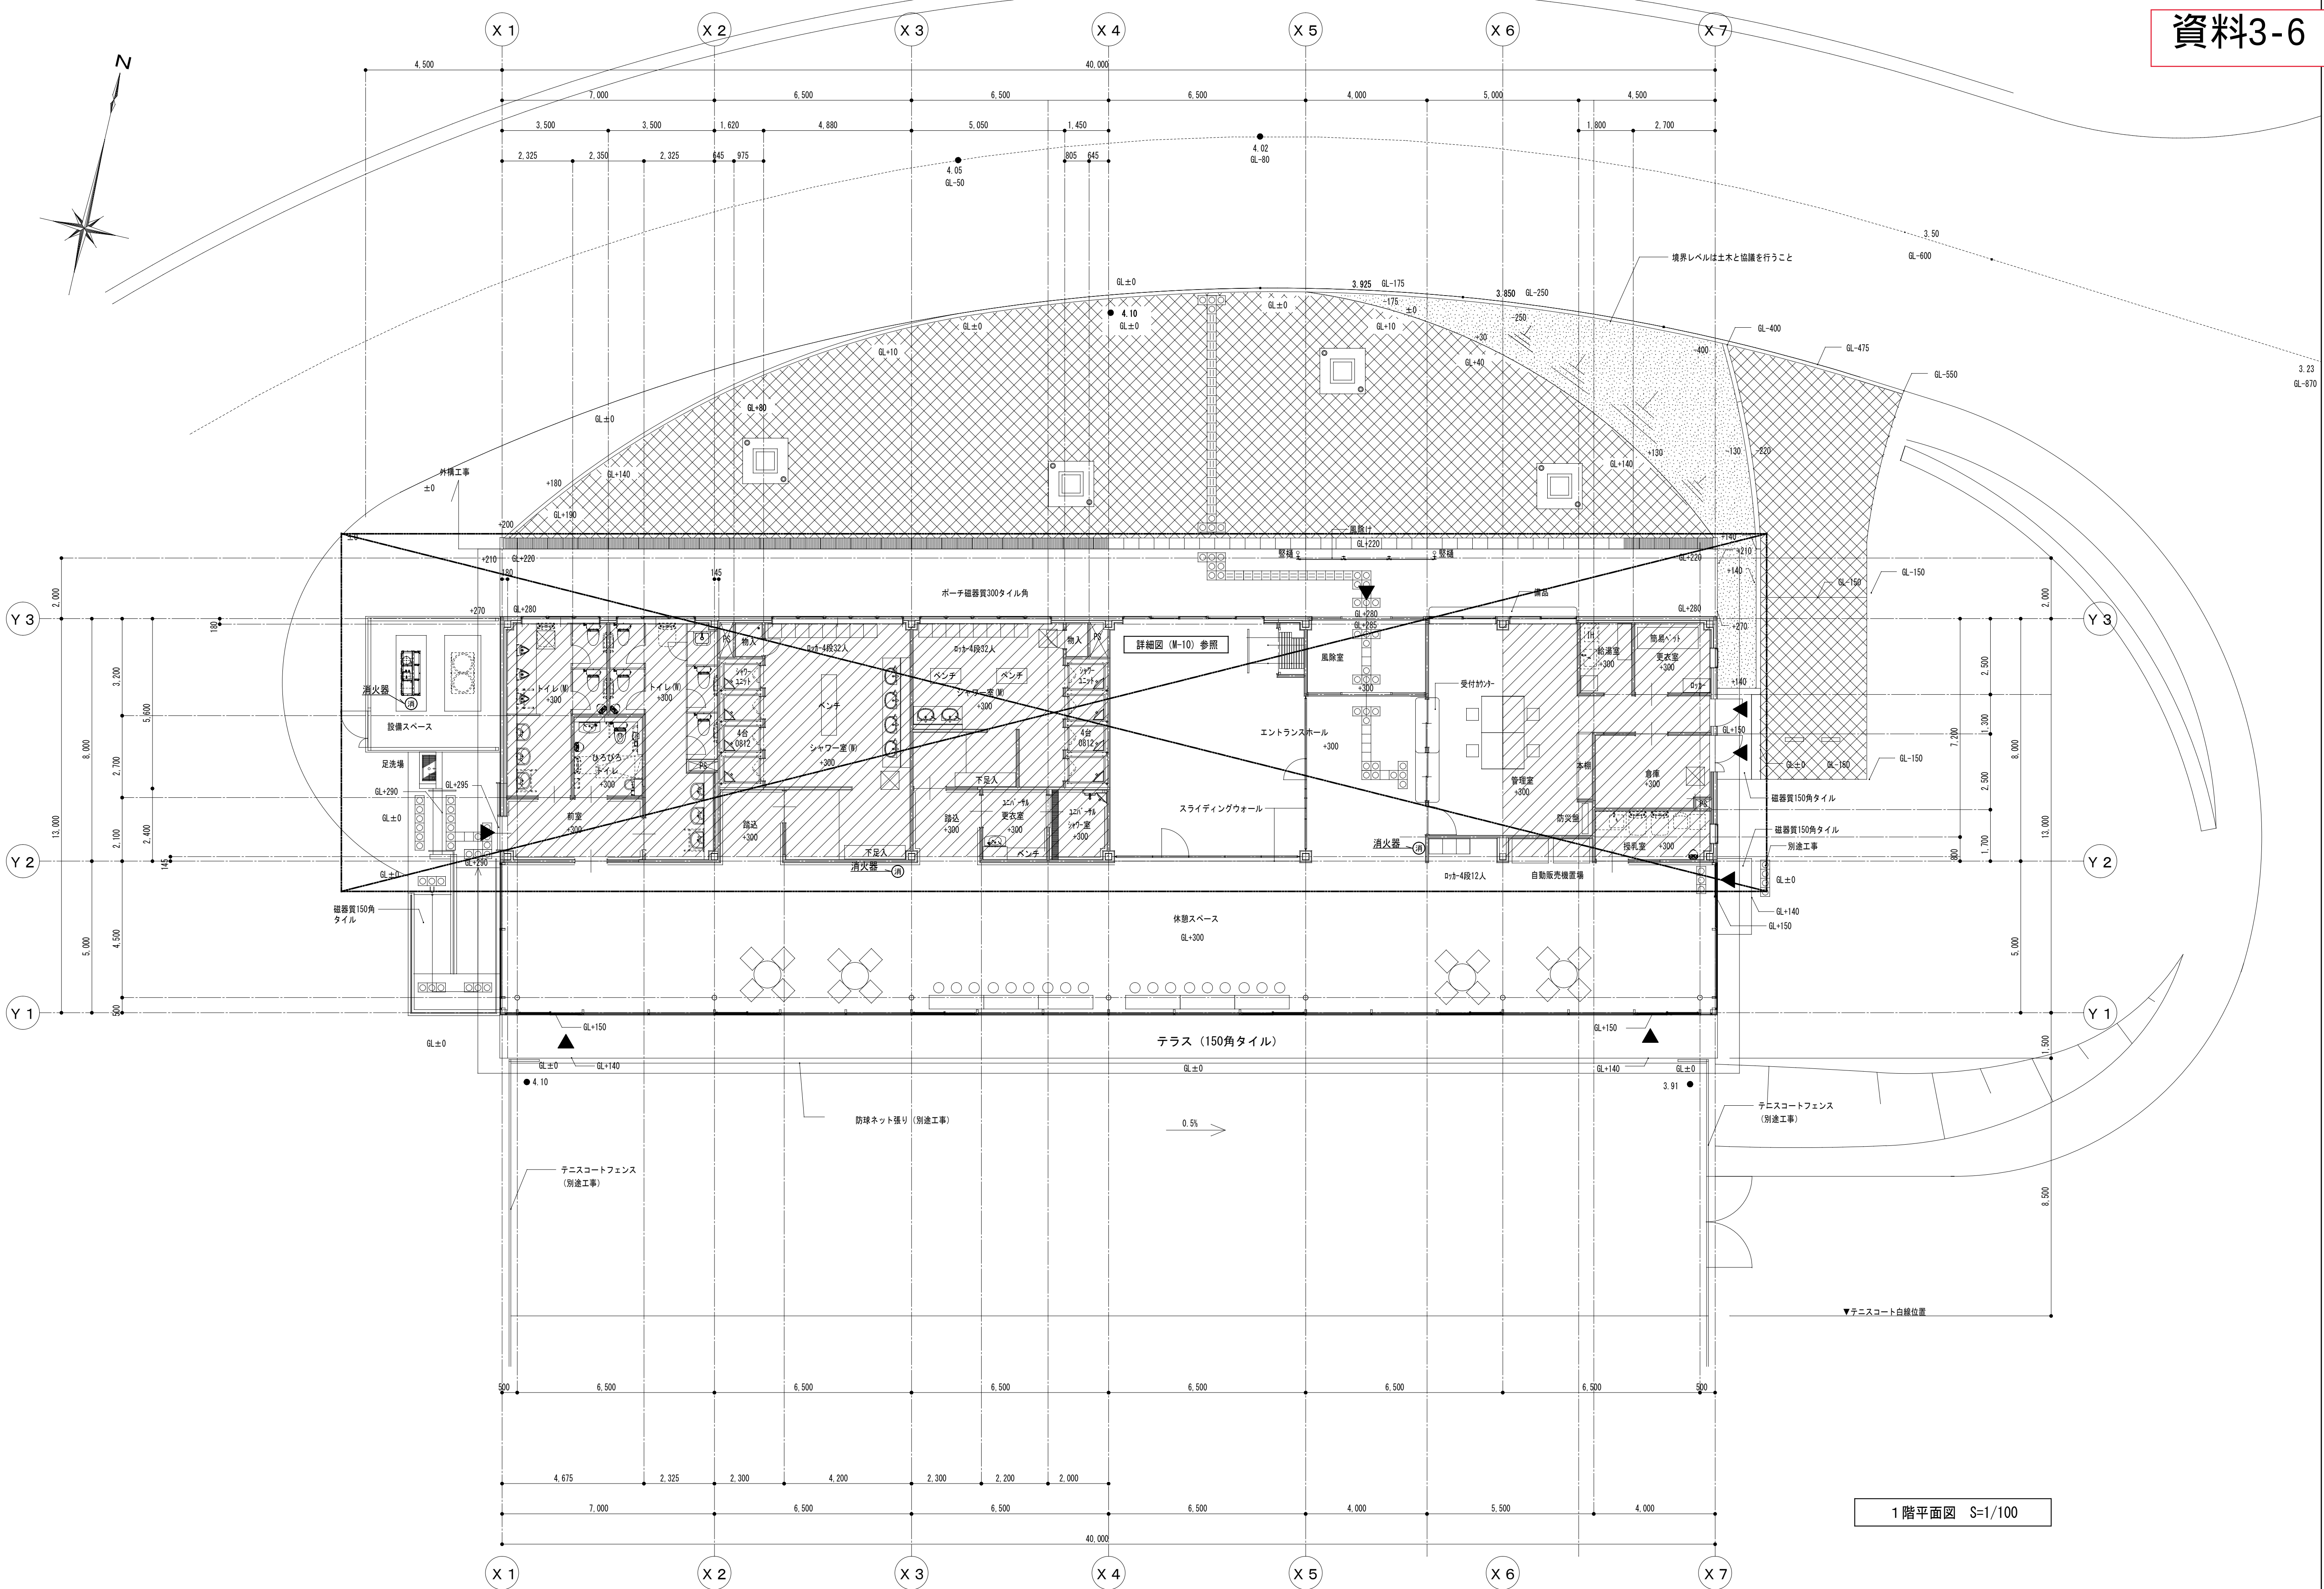



1階平面図 S=1/100

特記事項			工事名称		完成図	
	株式会社 羽根川 設備 工事		高砂中央公園管理センター新築機械設備工事			
			図面名称		縮尺 A1:1/100 A3:1/200	図面番号 M－09
	完成年月日	令和3年 4月	給排水衛生設備 1階平面図			

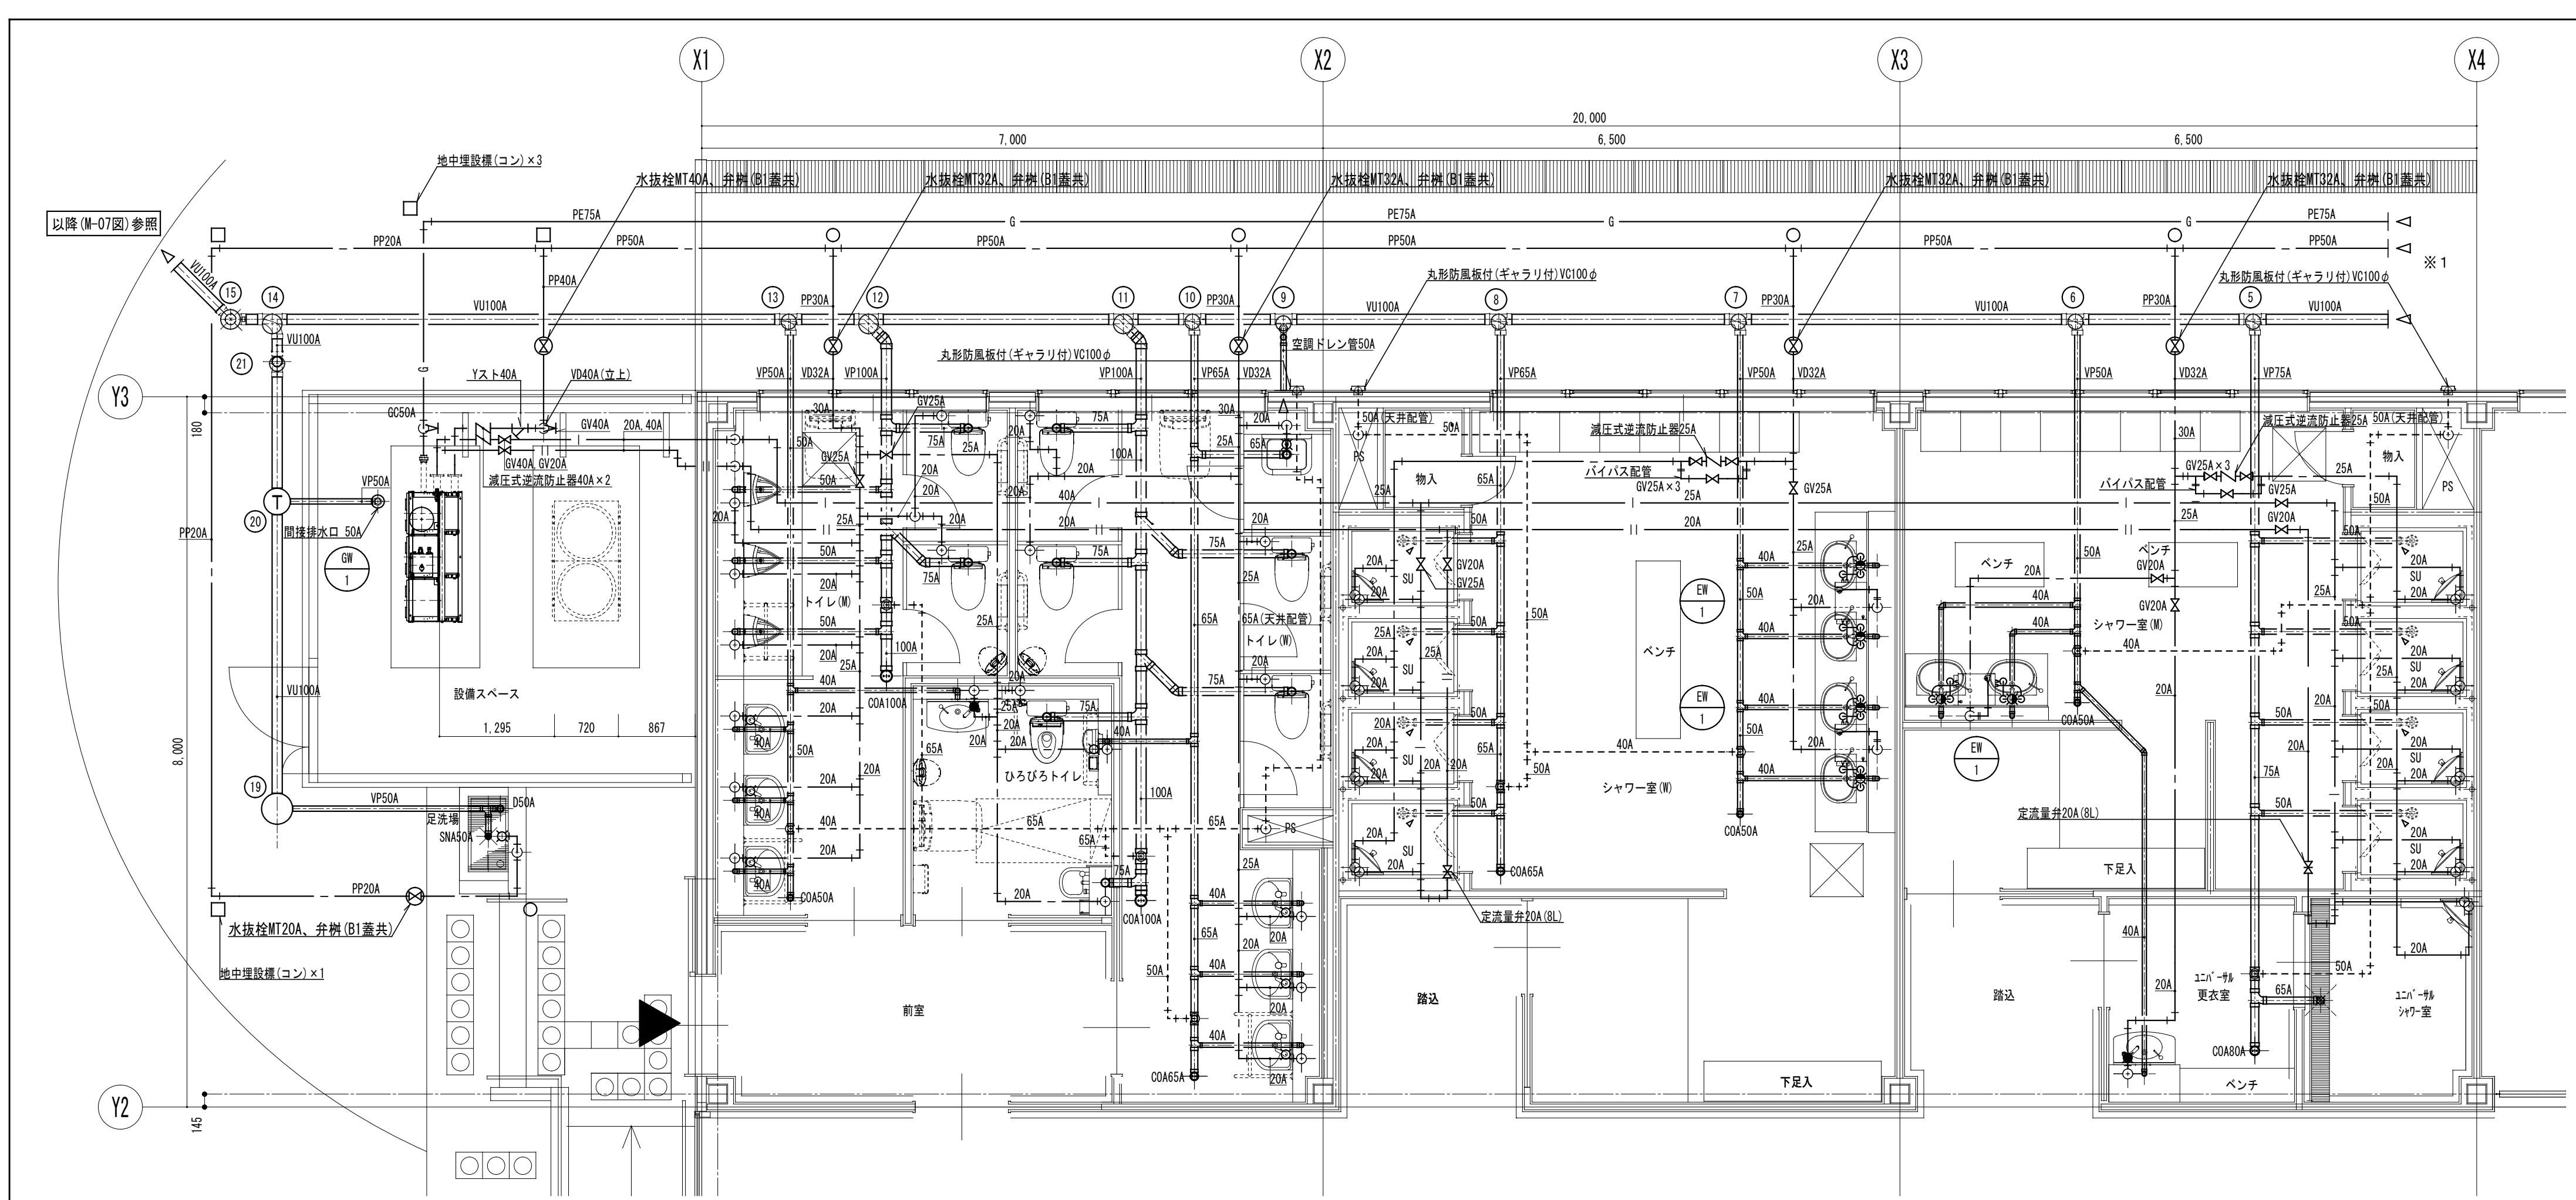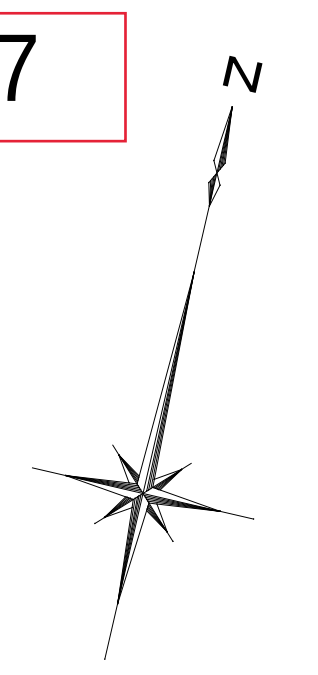


樹リスト		寸法	管底深さ 設計G.L.基準 設置地盤基準	地盤高 設計G.L.基準	差種別	備考
記号	名称					
①	トラップ樹	100×50-150	550"	830"	+ 280	塩ビ製蓋 150φ 小口径樹 (UTK)
②	インバート樹	100-150	560"	840"	+ 280	塩ビ製蓋 150φ 小口径樹 (90°)
③	インバート樹	100-150	565"	845"	+ 280	塩ビ製蓋 150φ 小口径樹 (90°)
④	インバート樹	100-200	680"	940"	+ 260	塩ビ製蓋 200φ 小口径樹 (ST)
⑤	インバート樹	100-200	760"	1030"	+ 270	塩ビ製蓋 200φ 小口径樹 (90°)
⑥	インバート樹	100-200	780"	1040"	+ 260	塩ビ製蓋 200φ 小口径樹 (90°)
⑦	インバート樹	100-200	820"	1090"	+ 270	塩ビ製蓋 200φ 小口径樹 (90°)
⑧	インバート樹	100-200	855"	1095"	+ 240	塩ビ製蓋 200φ 小口径樹 (90°)
⑨	トラップ樹	100×50-200	880"	1120"	+ 240	塩ビ製蓋 200φ 小口径樹 (UT)
⑩	インバート樹	100-200	890"	1125"	+ 235	塩ビ製蓋 200φ 小口径樹 (90°)
⑪	インバート樹	100-200	925"	1145"	+ 220	塩ビ製蓋 200φ 小口径樹 (45°) 3cm段差付
⑫	インバート樹	100-200	985"	1215"	+ 230	塩ビ製蓋 200φ 小口径樹 (45°) 3cm段差付
⑬	インバート樹	100-200	1000"	1220"	+ 220	塩ビ製蓋 200φ 小口径樹 (90°)
⑭	インバート樹	100-200	1080"	1080"	± 0	塩ビ製蓋 200φ 小口径樹 (90°)
⑮	インバート樹	100-200	1085"	1085"	± 0	塩ビ製蓋 200φ 小口径樹 (45°)
⑯	インバート樹	100-200	1210"	1180"	- 30	防護蓋 (T-8) 200φ 小口径樹 (45°)
⑰	ドロップ樹	100-200	1240"	1185"	- 55	塩ビ製蓋 200φ 小口径樹 (DR) -480
⑱	インバート樹	900φ	1775"	1720"	- 55	MHD 600φ 既設樹
⑲	ため樹	350φ	435"	435"	± 0	レジン蓋 350φ ポリプロピレン製樹
⑳	トラップ樹	350φ	495"	495"	± 0	レジン蓋 350φ ポリプロピレン製樹
㉑	ドロップ樹	100-150	510"	500"	- 10	塩ビ製蓋 150φ 小口径樹 (DR) -540
◇	ため樹	450φ	550"	750"	+ 200	レジン蓋 450φ ポリプロピレン製樹
◇	ため樹	350φ	660"	510"	- 150	レジン蓋 350φ ポリプロピレン製樹
◇	ため樹	450φ	900"	750"	- 150	レジン蓋 450φ ポリプロピレン製樹
◇	ドロップ樹	150-200	1110"	960"	- 150	塩ビ製蓋 200φ 小口径樹 (DR) -960
◇	人孔樹 (4号)	1800φ	2100"	1950"	- 150	MHD 600φ 既設樹

- 《特記事項》
- はピット範囲を示す。
 - 給湯器 (GW-1) 廻りの給水管・給湯管の屋外露出部分は凍結防止ヒーター巻き。

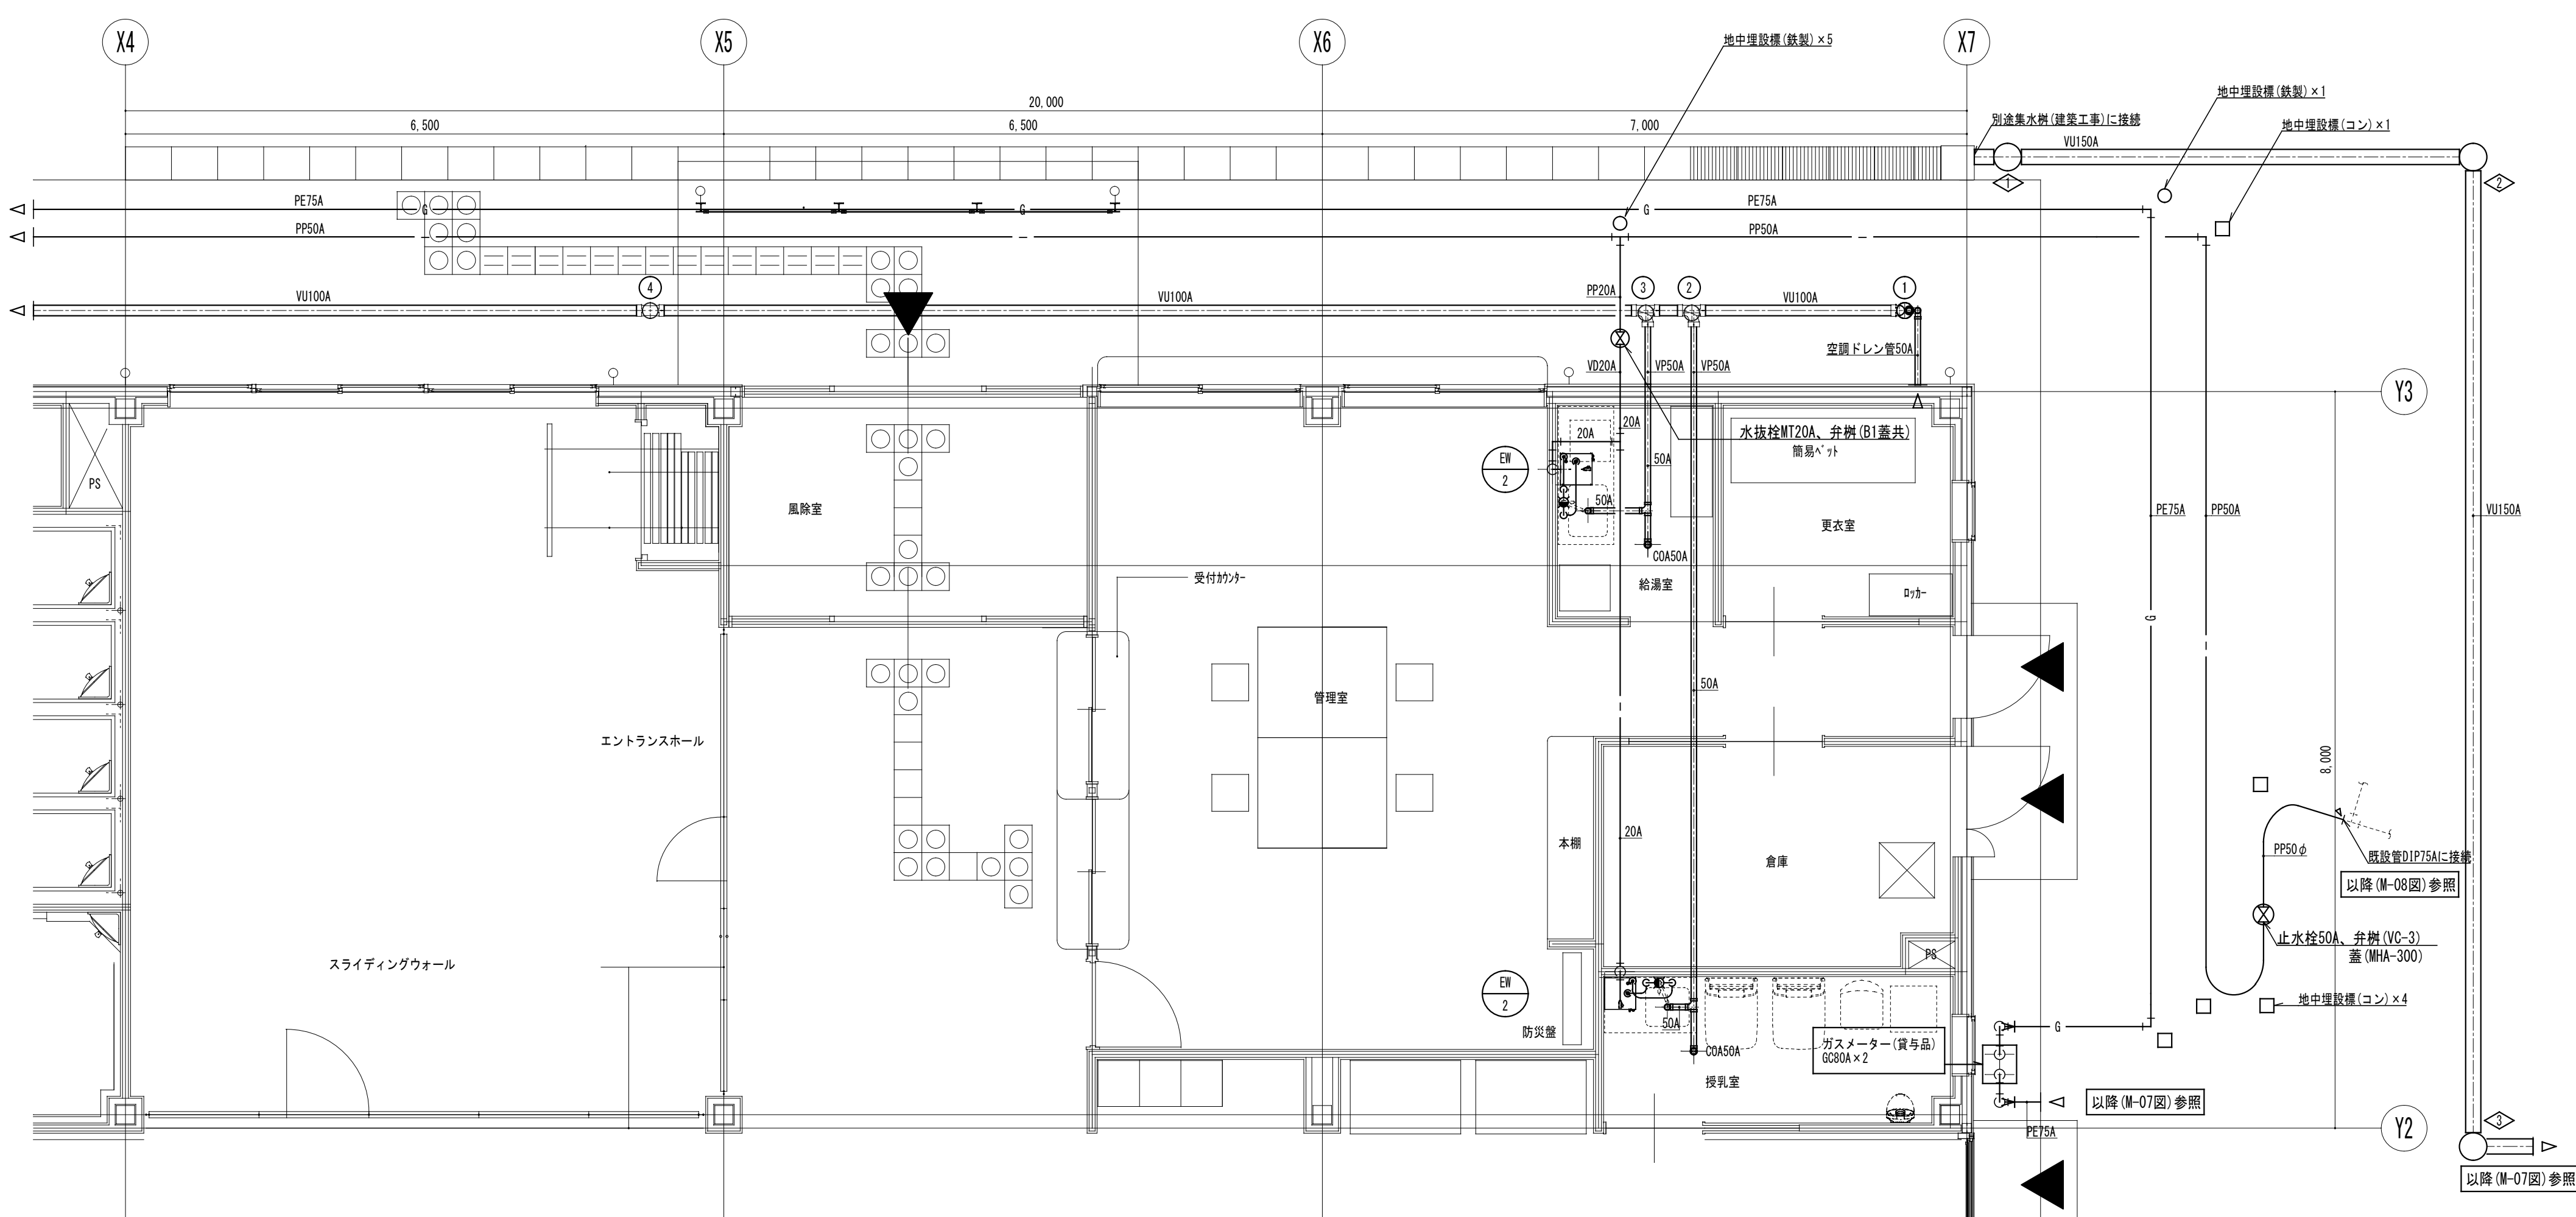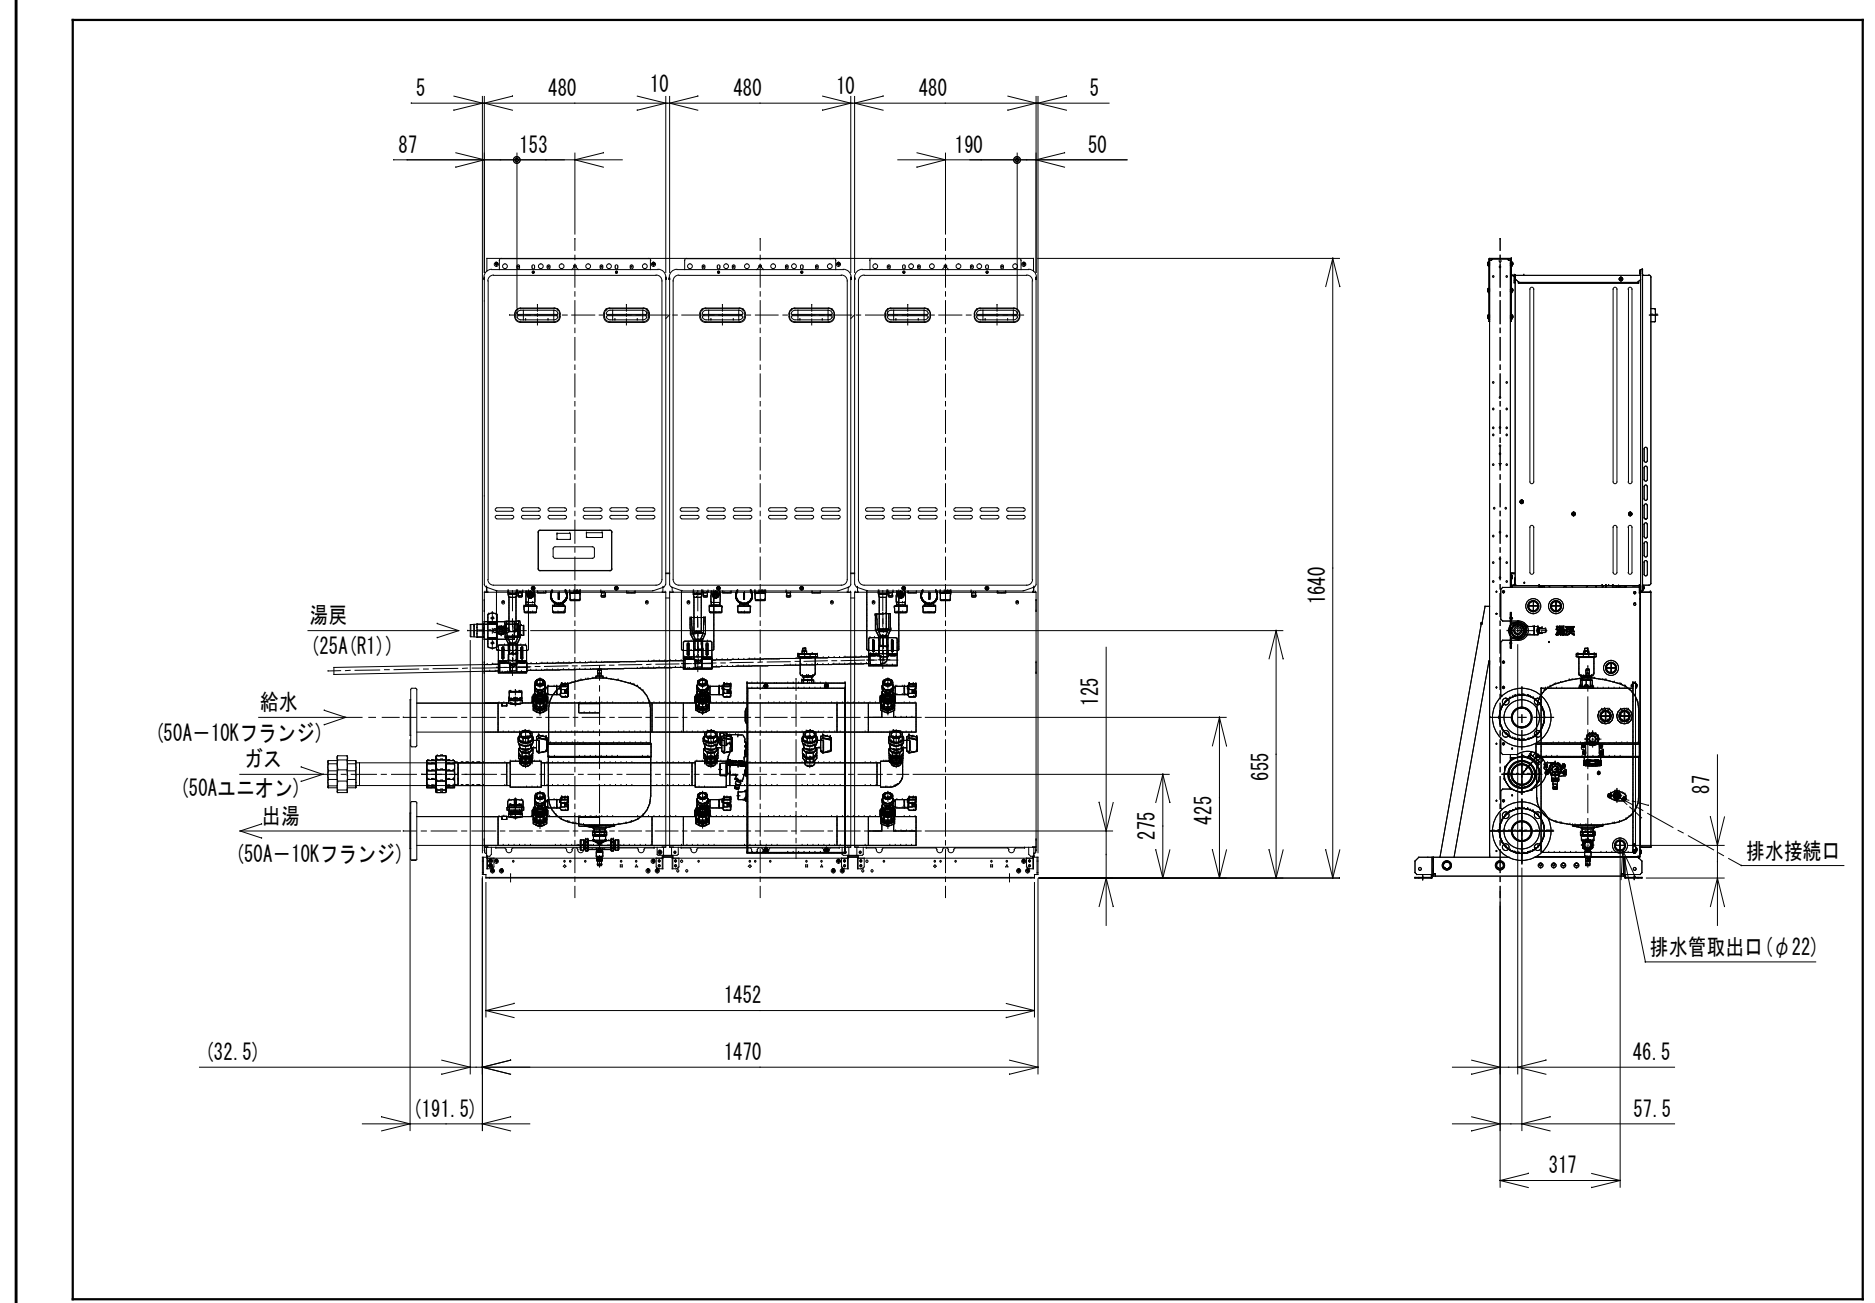


ハンドシャワー 100円硬貨専用 1/20 シャワー室用（M×4ヶ所、W×4ヶ所）※本体及び配管接続は本工事。

株式会社ネボン HP-64ASD

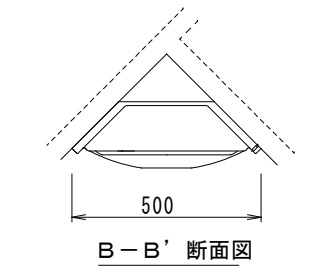


② 切替スイッチ拡大図

有料、無料、切替スイッチはコイン扉の内側に取付。

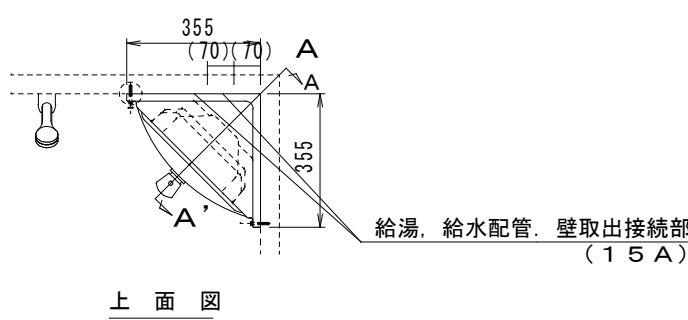


上 面 図


製品重量 21kg 消費電力 30W

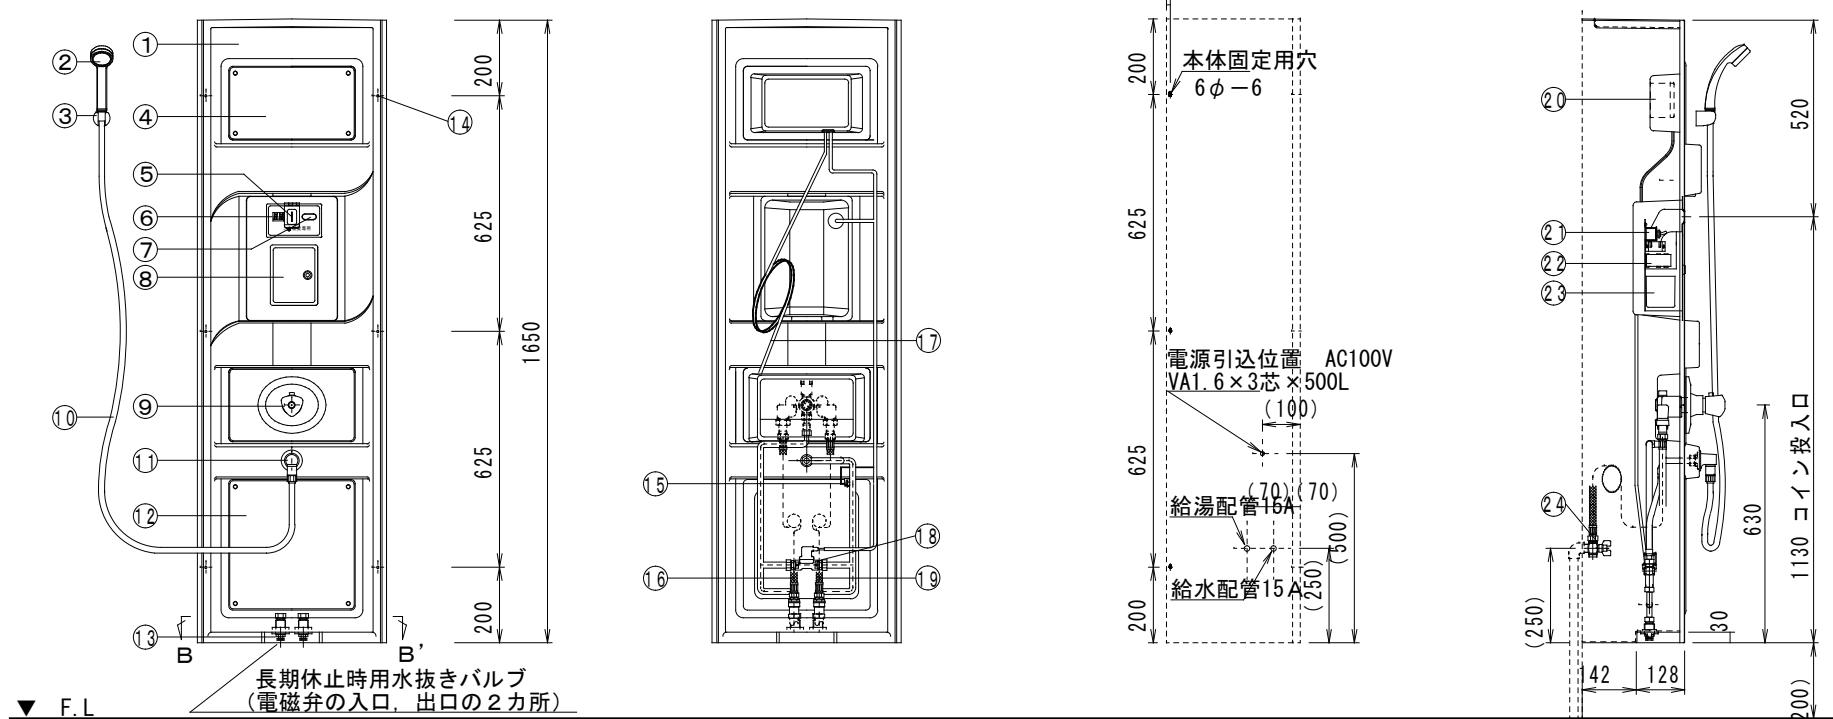


正 面 図

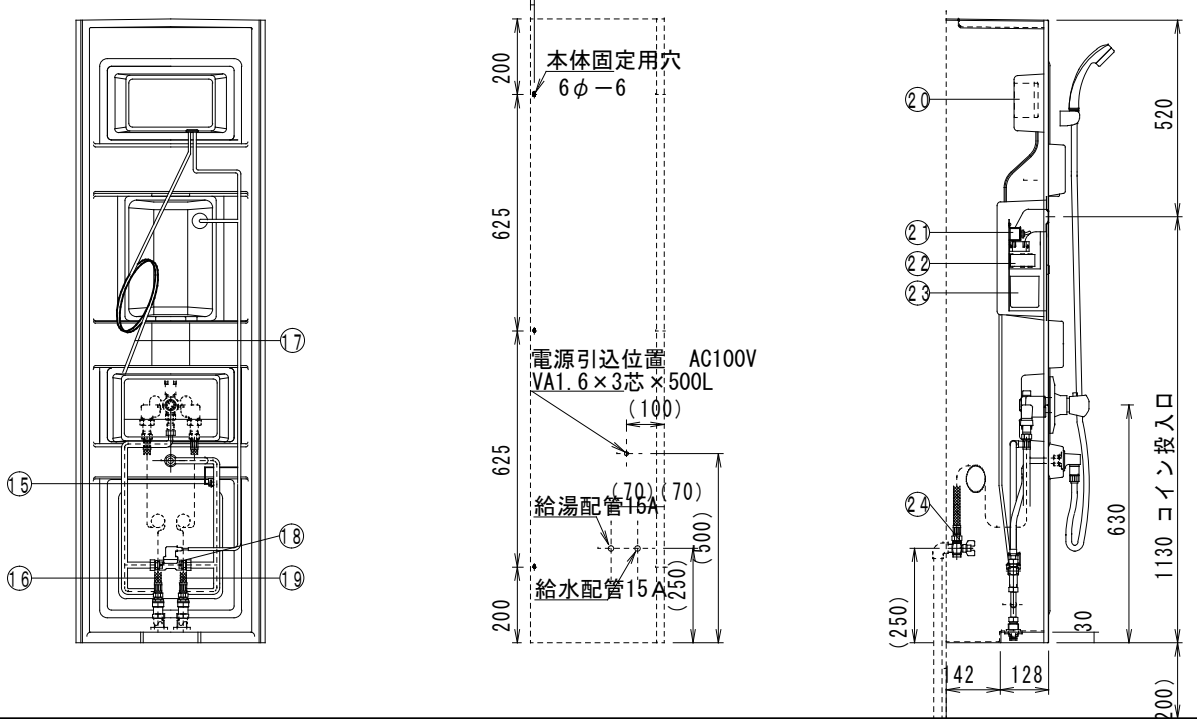

裏面配管図

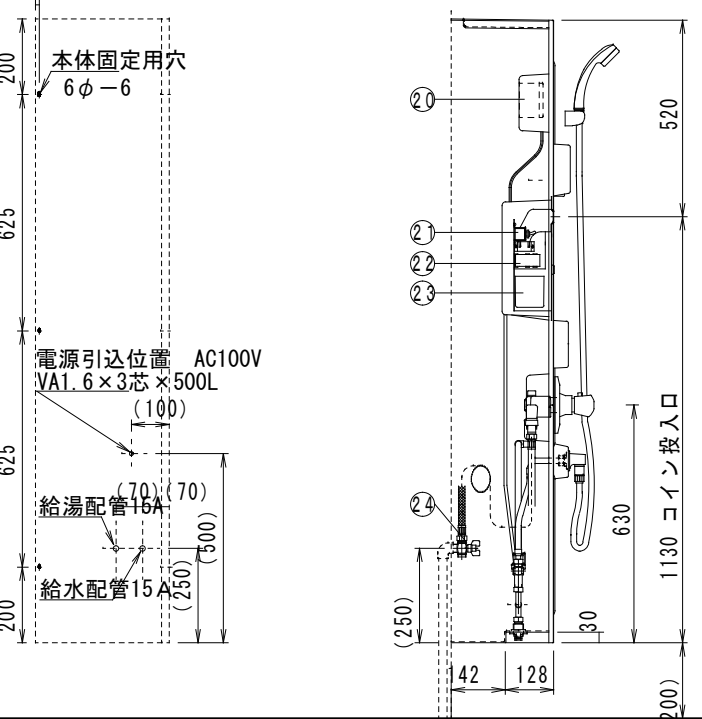

側 面 図

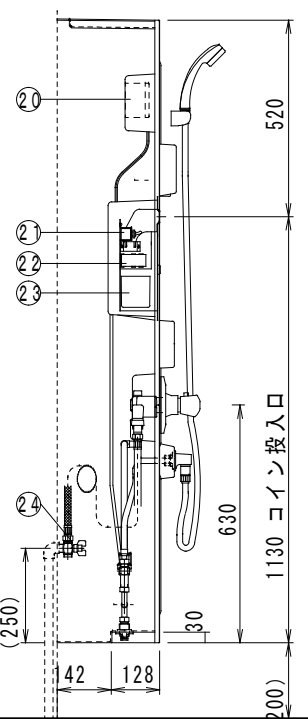

A-A' 断面図


26	
25	
24	サービス用止水バルブ 15A×2 給水・給湯
23	金 庫 ABS樹脂成形品
22	コイン検数器 SCT-100K
21	有料・無料切替スイッチ トグルスイッチ S-3
20	コントロール基板 TCS-HM
19	給湯用ブレードフレキ 15A×500L
18	シャワー用電磁弁 DC-24V 1/4インチ式
17	AC電源コード VA1.6×3芯×1.5m
16	給湯用ブレードフレキ 15A×500L
15	温度管理用サーミスター E3M-36-T6
14	パネル取付穴 6φ×6 25mm×25mm×6mm
13	ドレンバルブ 15A 水抜きプラグ
12	点検口用蓋 樹脂成形品
11	シャワー取出口 AD-10 取出エルボ
10	シャワーホース 15A×1.6m
9	ミキシングバルブ TBH43 TOTO製
8	コイン管理用扉 鍵付きステンレス製
7	シャワースイッチ TCS-NSW
6	シャワー残時間表示 デジタル数字2桁 TCS-HD
5	コイン投入口 異常時投入阻止機能付き
4	電装部品収納部 基板・温度管理・トランス
3	シャワーハンガー HSF-2W
2	シャワーヘッド Relax Shower
1	シャワーパネル本体 FRP製φ3.5Y 8.4/1

ハンドシャワー 100円硬貨専用 1/20 ユニバーサルシャワー室用（1ヶ所）※本体及び配管接続は本工事。


株式会社ネボン HP-94B R型（身障者仕様）



有料、無料、切替スイッチはコイン扉の内側に取付。

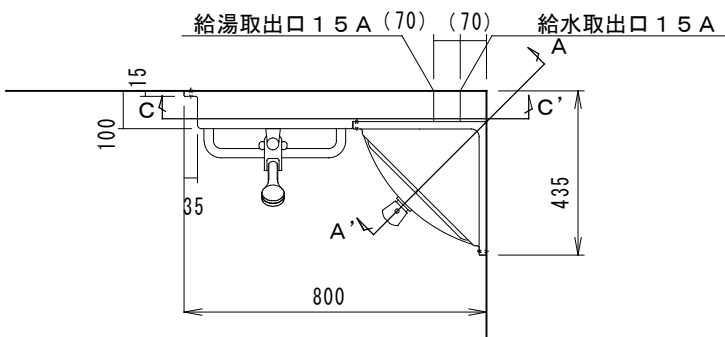


上 面 図

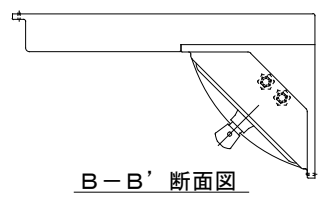


B-B' 断面図


製品重量 29kg 消費電力 30W

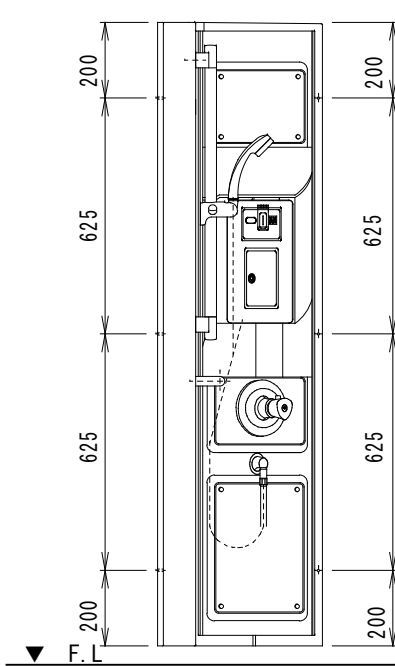


側 面 図

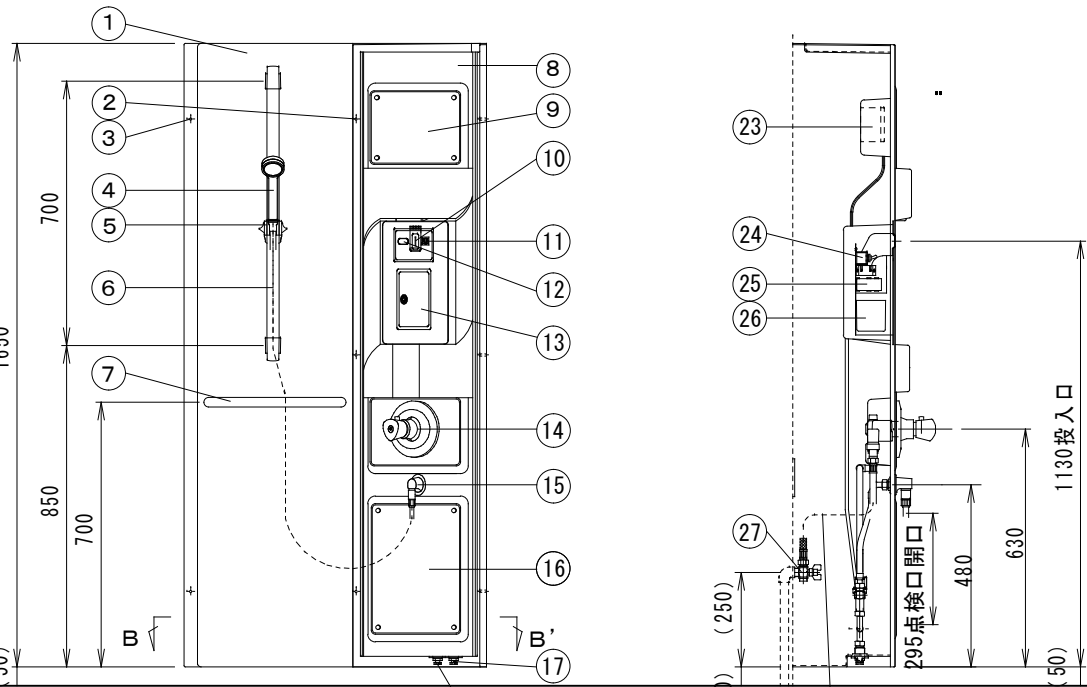


正 面 図

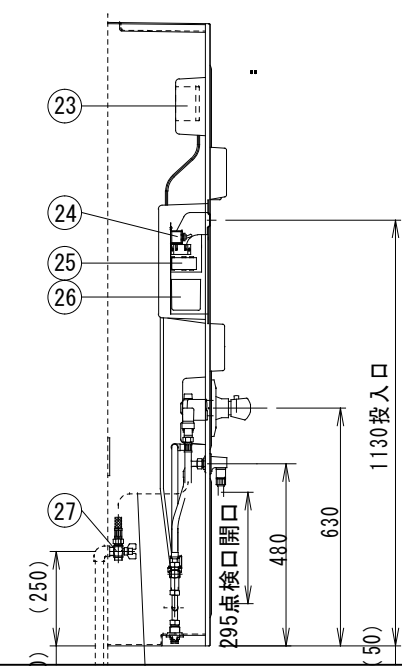

A-A' 断面図

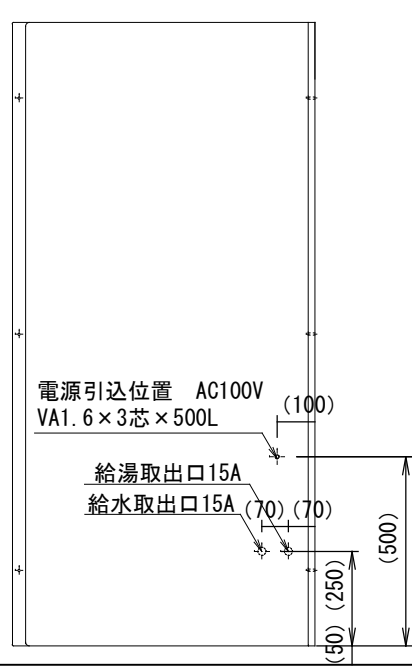

C-C' 断面図

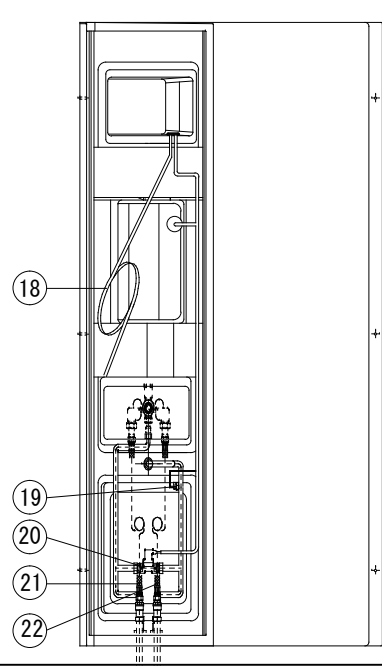

裏面配管図

28	
27	サービス用止水バルブ 15A×2 給水・給湯
26	金 庫 樹脂成形品
25	コイン検数器 SCT-100K
24	有料・無料切替スイッチ トグルスイッチ S-3
23	I C 基 板 TCS-HM
22	給湯用ブレードフレキ 15A×500L
21	給湯用ブレードフレキ 15A×500L
20	シャワー用電磁弁 DC24V 1/4インチ式
19	温度管理サーミスター E3M-36-T6
18	AC電源コード VA1.6×3芯×1.8m
17	ドレンバルブ 15A 水抜きバルブ
16	点検口用蓋 樹脂成形品
15	シャワー取出口 AD-10 取出エルボ
14	シャワーホース 15A×1.6m
13	コイン管理用扉 ステンレス製 鍵付き
12	シャワースイッチ TCS-NSW
11	シャワー残時間表示 デジタル数字2桁 TCS-HD
10	コイン投入口 異常時投入阻止機能付
9	電装部品収納部 基板・温度管理・トランス
8	シャワーコーナーパネル本体 FRP製φ3.5Y 8.4/1
7	にぎりバー 25φ×350mm
6	シャワーホース 15A×1.6m
5	シャワーハンガー TS131A1 TOTO製
4	シャワーヘッド Relax Shower
3	パネル取付穴 6φ×9 NPS-650 6×50
2	コーナー取付穴 6φ×3 皿M4×40 ねじ付付き
1	シャワー壁パネル本体 FRP製φ3.5Y 8.4/1

特記事項		株式会社羽根川設備工事		工事名称 高砂中央公園管理センター新築機械設備工事		完成図	
				図面名称 コインシャワー詳細図		縮尺 A1:1/20 A3:1/40	
		完成年月日 令和3年 4月				図面番号 M-11	