

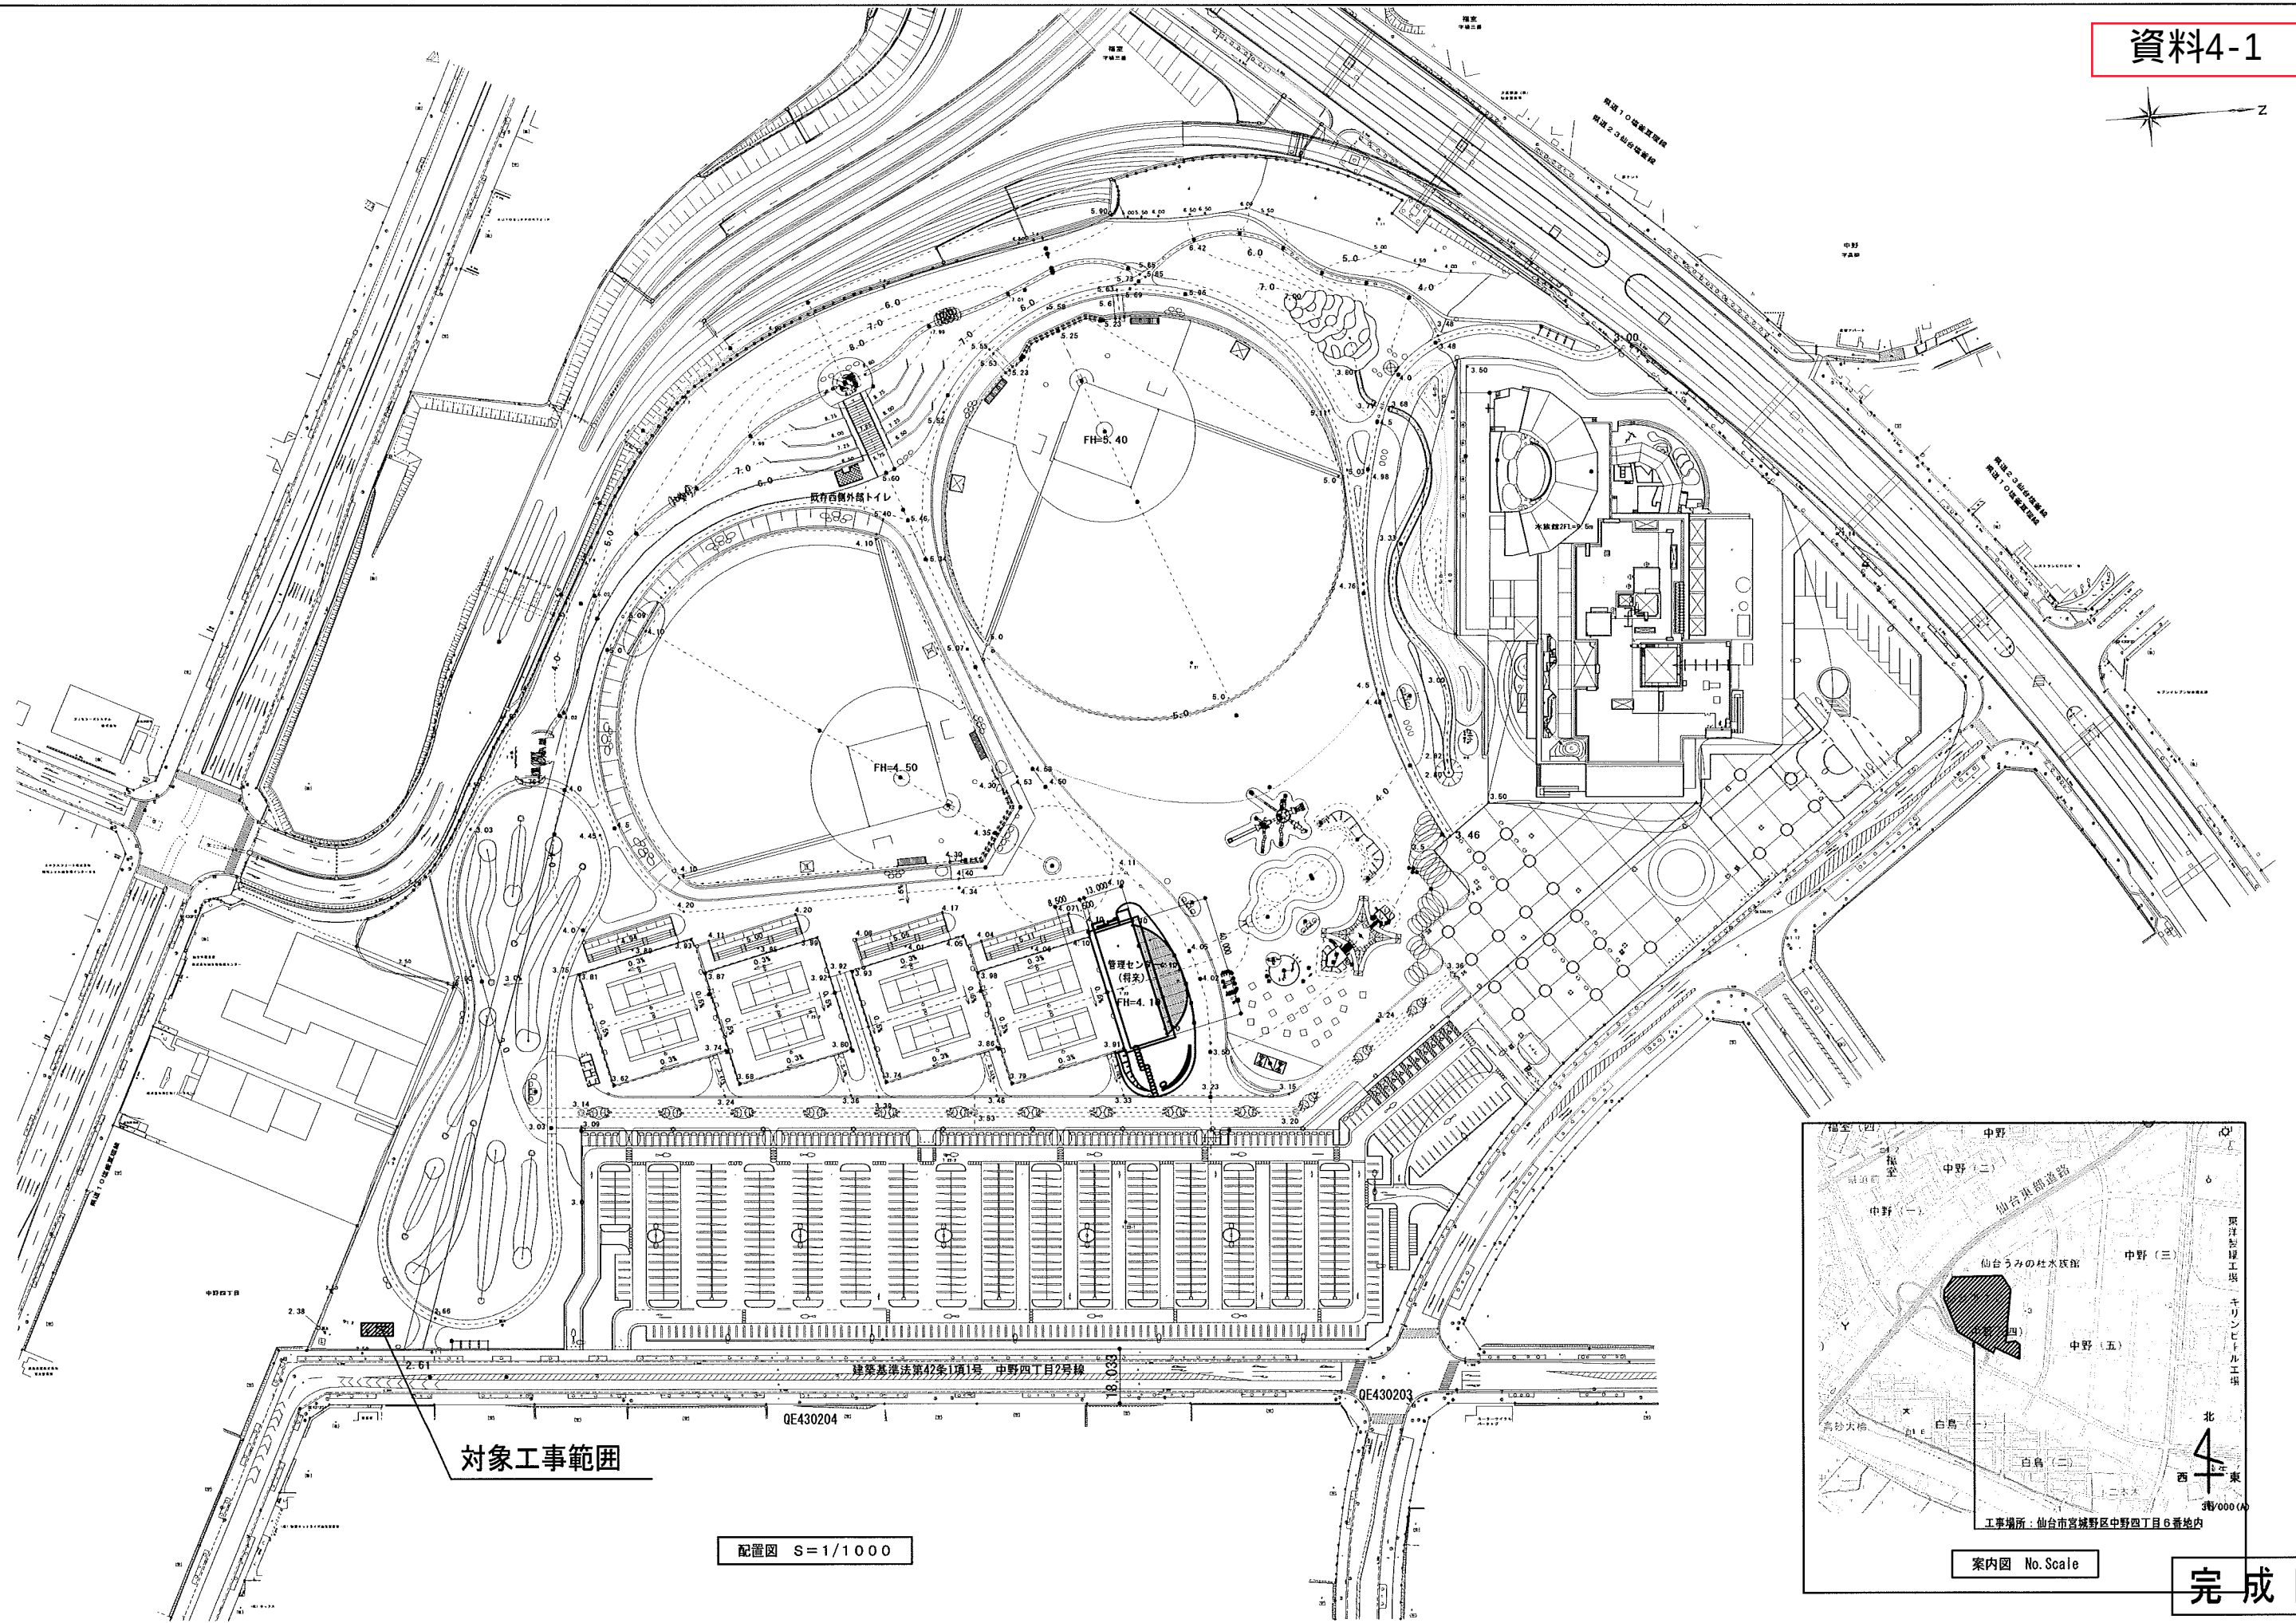


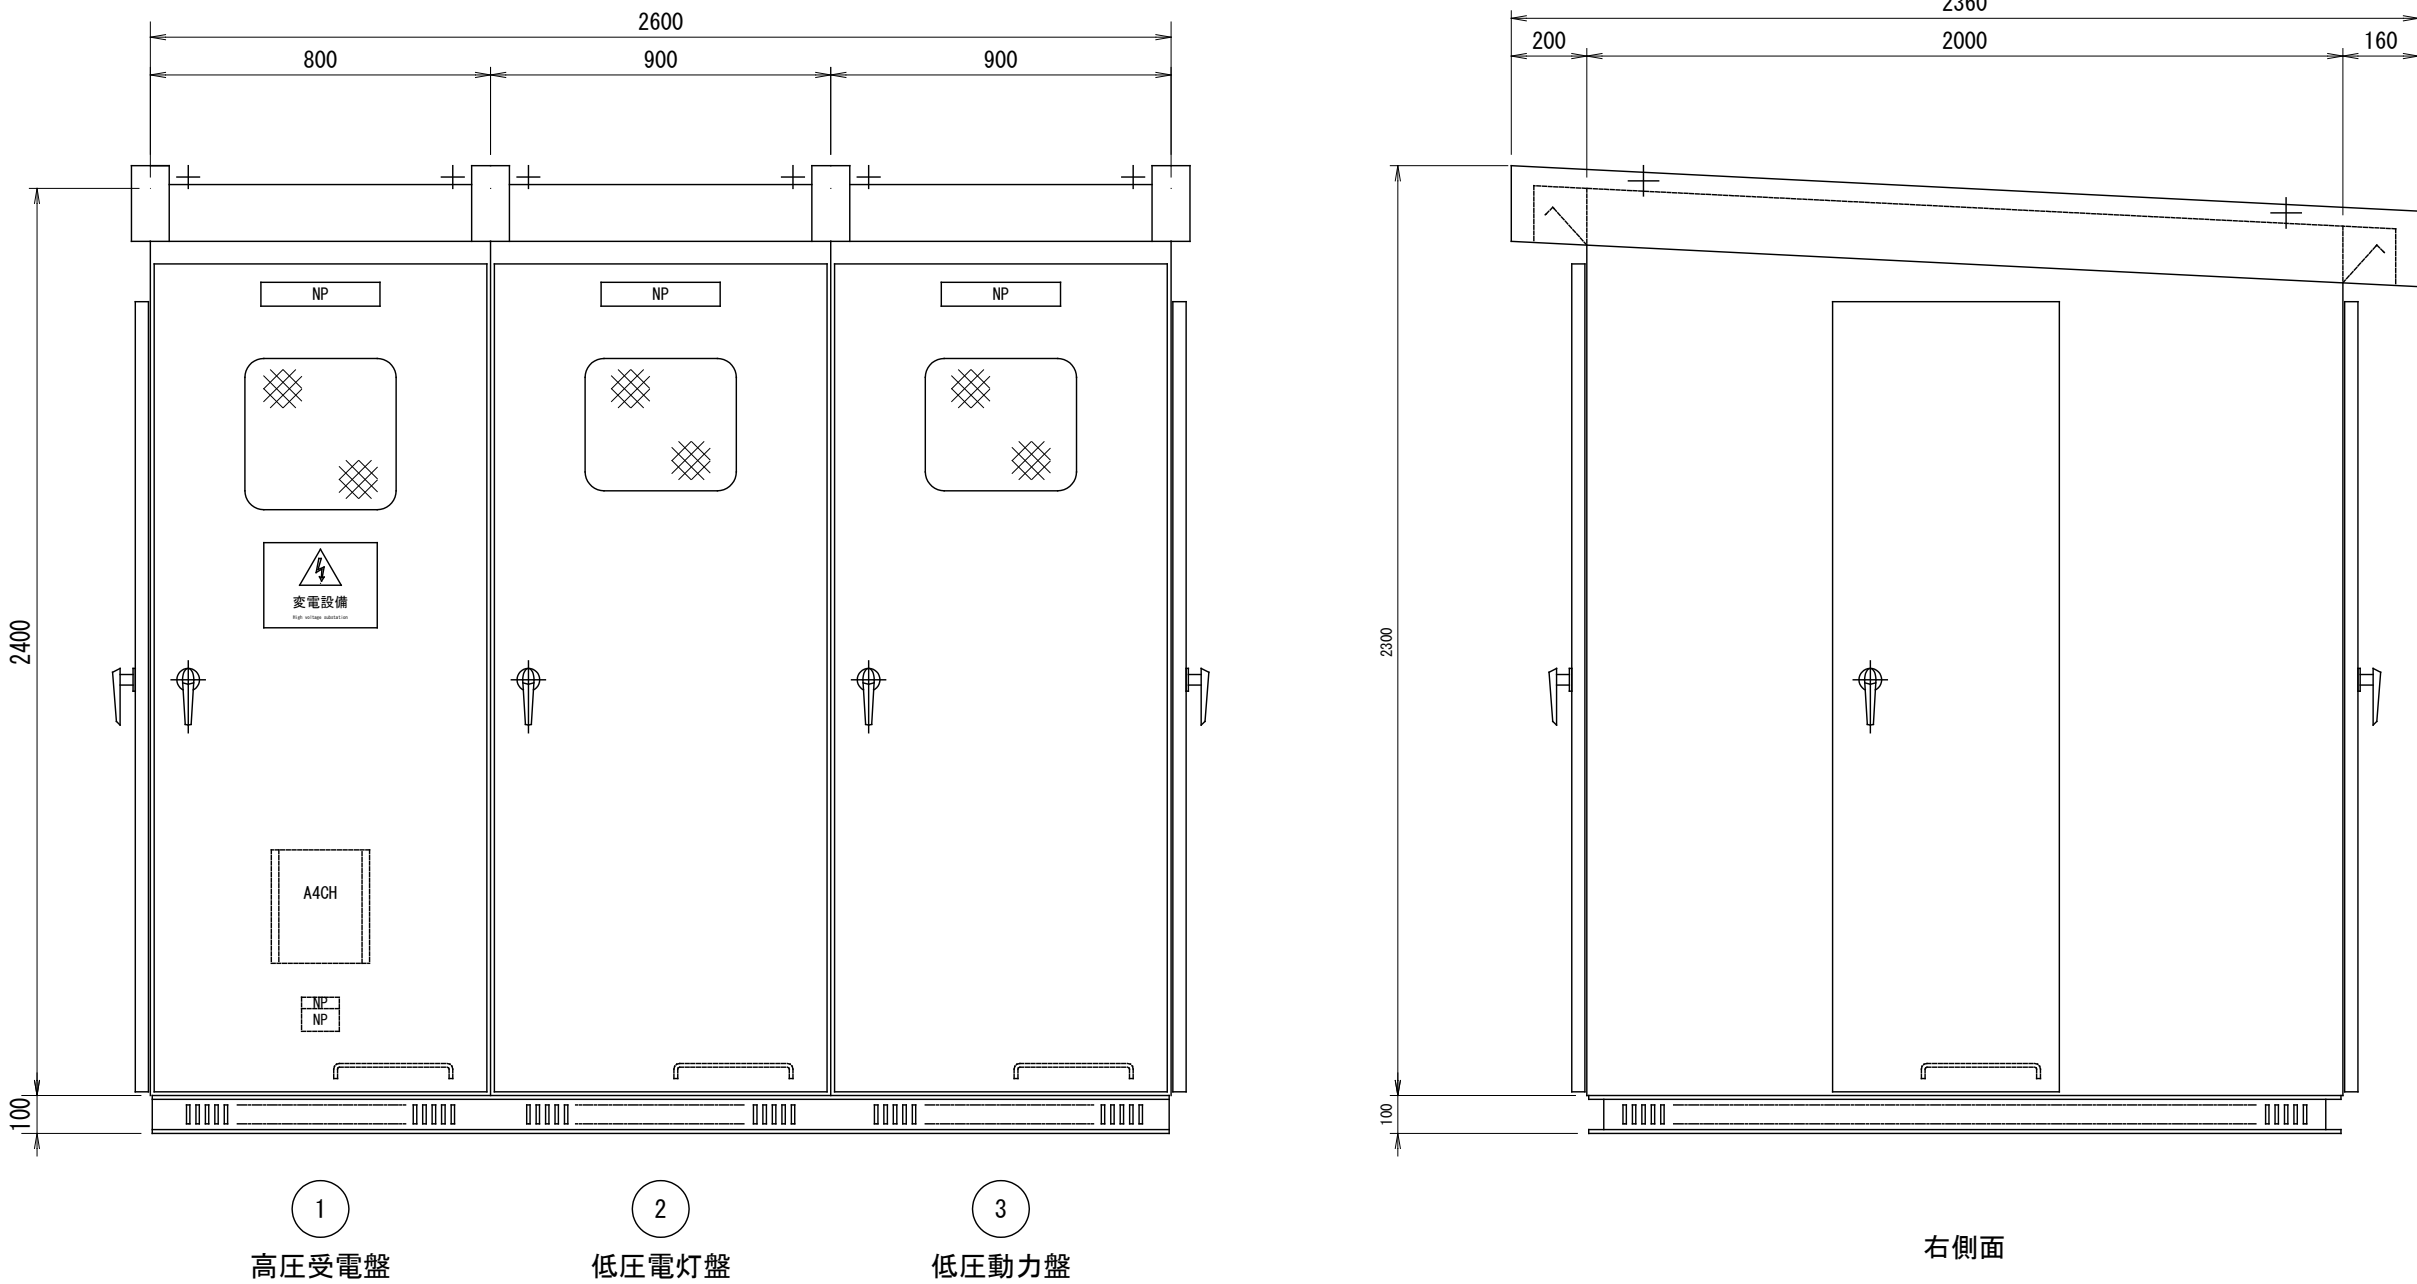


|      |                                                                                                                                                                     |        |                                                   |      |
|------|---------------------------------------------------------------------------------------------------------------------------------------------------------------------|--------|---------------------------------------------------|------|
| 特記事項 |  株式会社 テクノアイデン<br>〒983-0034 仙台市宮城野区扇町7丁目1-22<br>TEL022-354-1310 FAX022-354-1373 | 完成年月   | 工事名称<br>高砂中央公園高圧受変電設備設置工事                         | 図面番号 |
|      |                                                                                                                                                                     | 令和3年3月 | 図面名称<br>配置図・案内図<br>縮尺<br>1/1000(A1)<br>1/2000(A3) | E-2  |

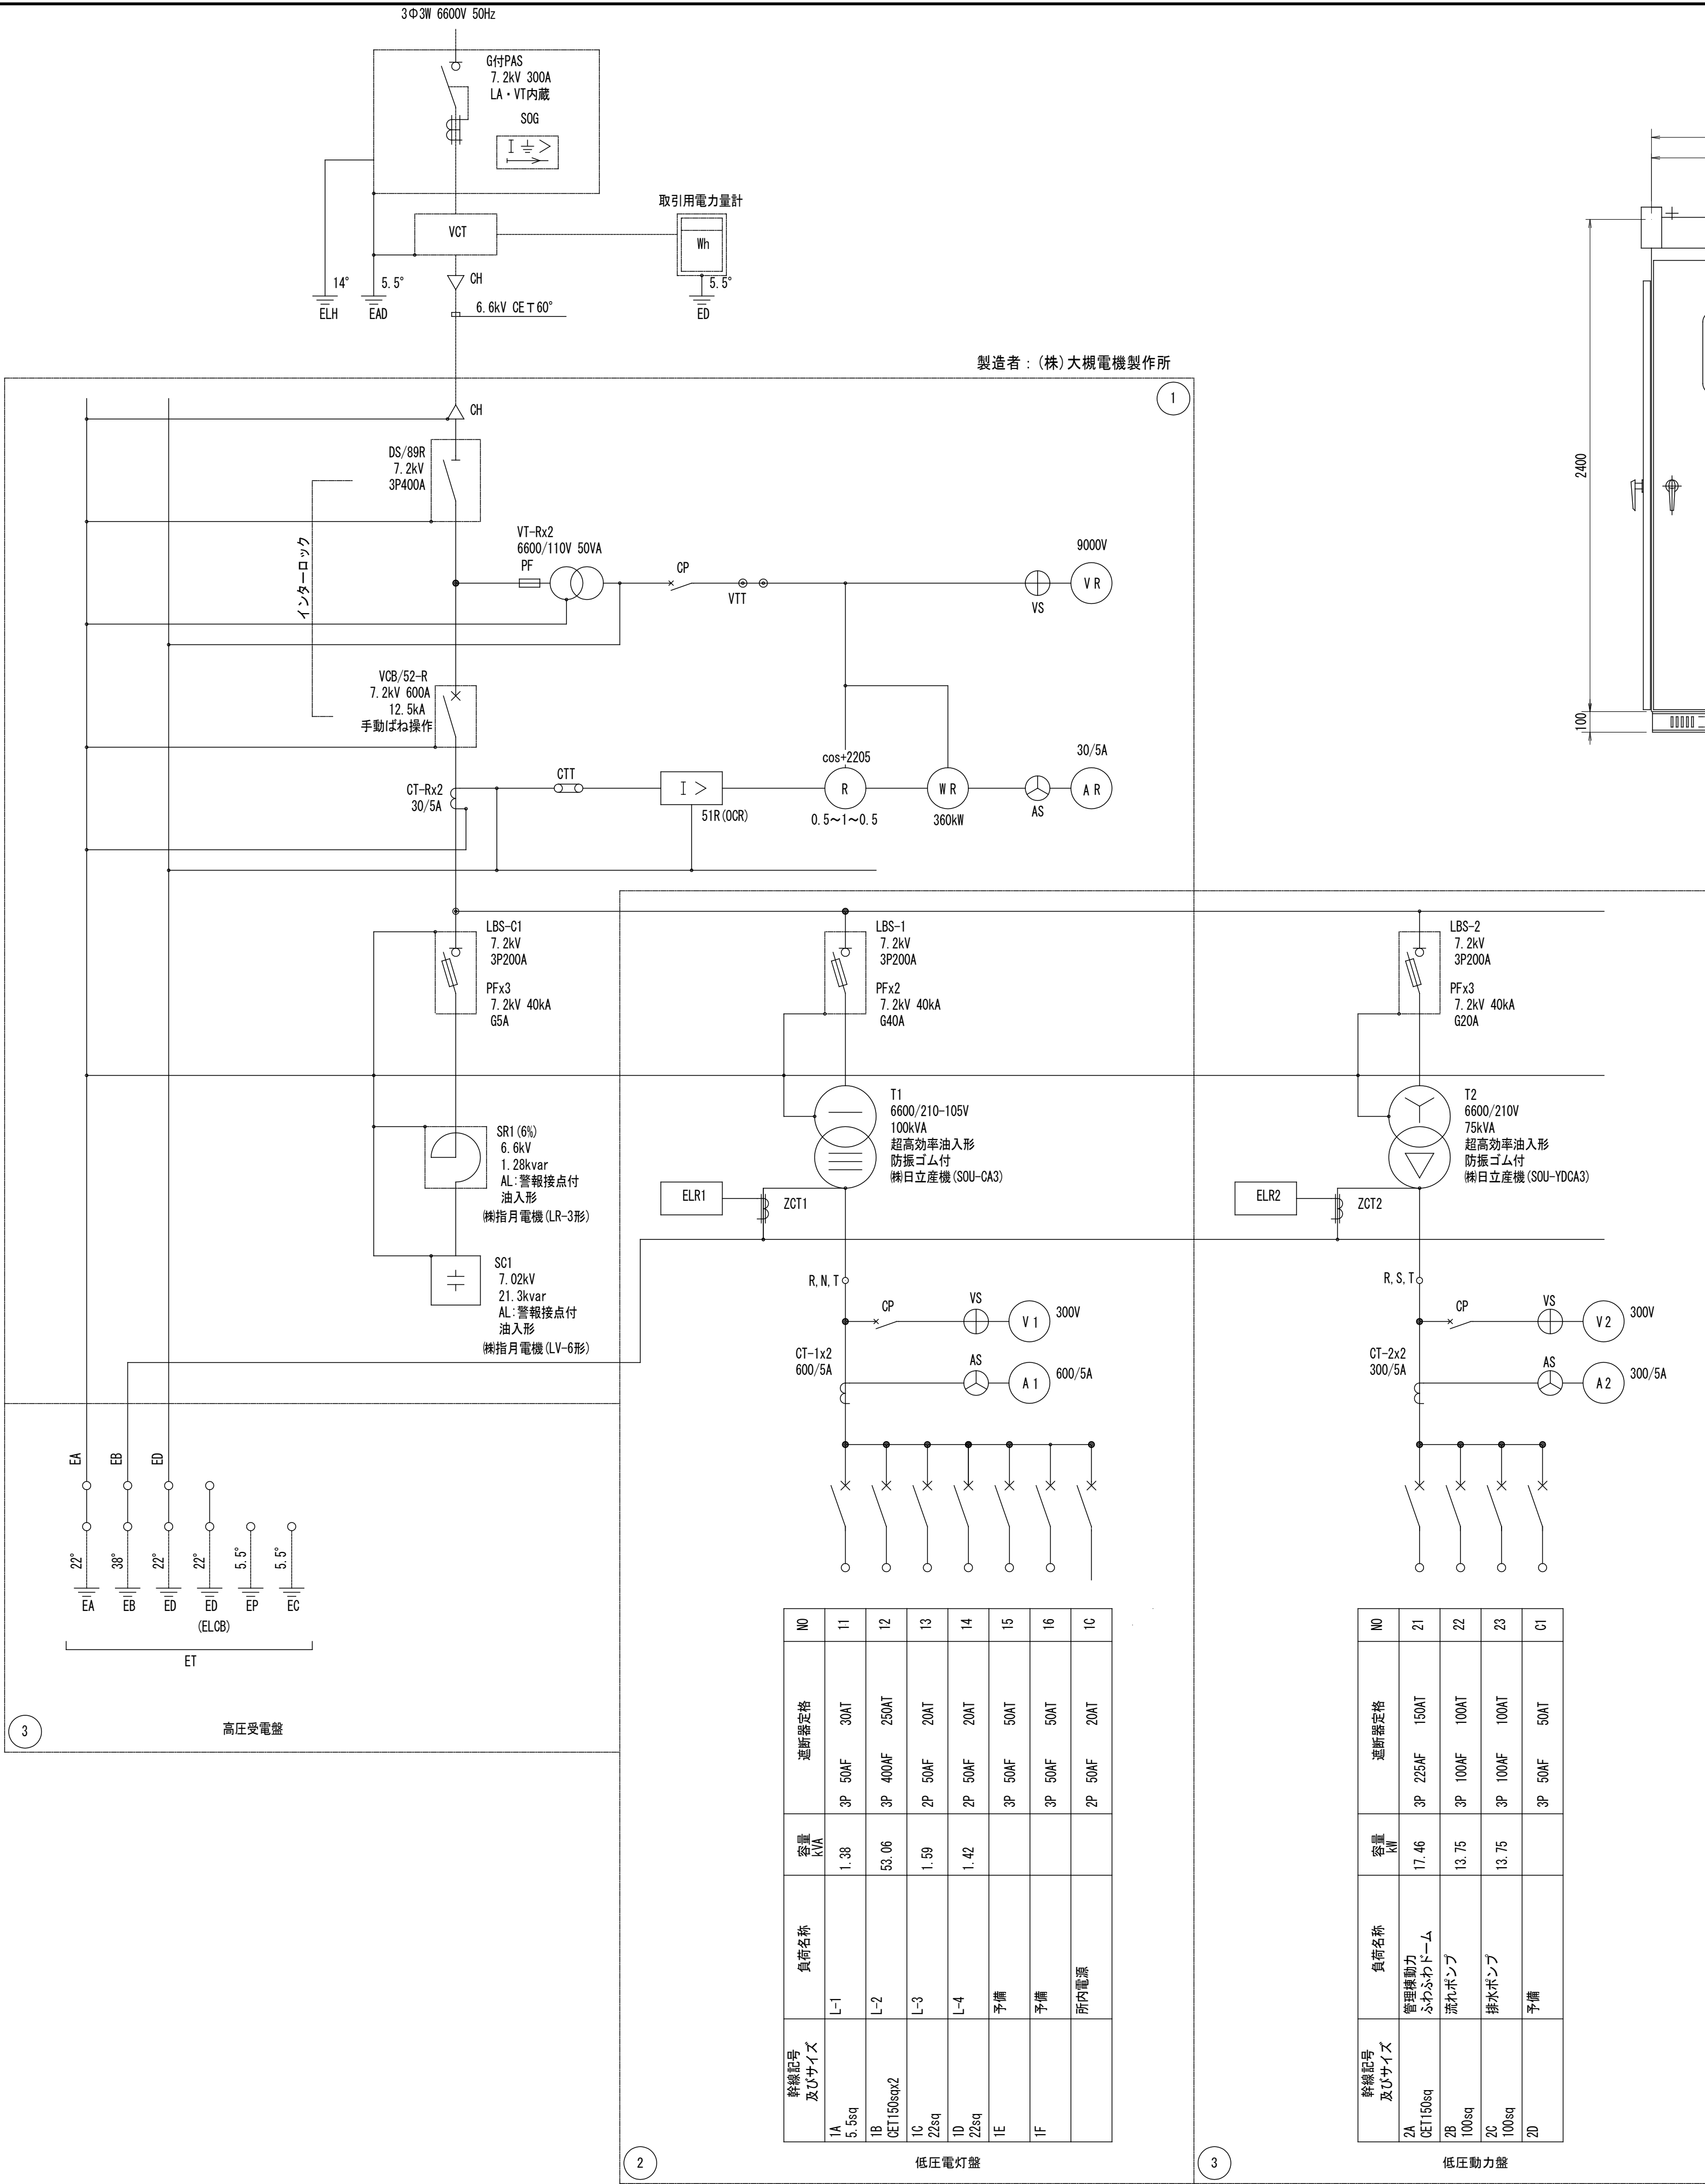

| 番号 | 盤名称   |
|----|-------|
| 1  | 高圧受電盤 |
| 2  | 低圧電灯盤 |
| 3  | 低圧動力盤 |

- (注記)
- キュービクル外面及びベースは、垂鉛溶射 (ZS80) 後、指定色 (N4半艶) 仕上げ。
  - 外扉を開けた状態で接地抵抗を容易に測定できる構造とした。
  - 下記の項目を移報する接点を設けた。(一括警報)
    - キュービクル異常 (VCBトリップ警報)
    - コンデンサ・リアクトル異常
    - 漏電警報
  - 消火器 (ABC10型) 1台を盗難防止型格納箱に納め、キュービクル近傍に設置。
  - 2次側ケーブルは別途工事。

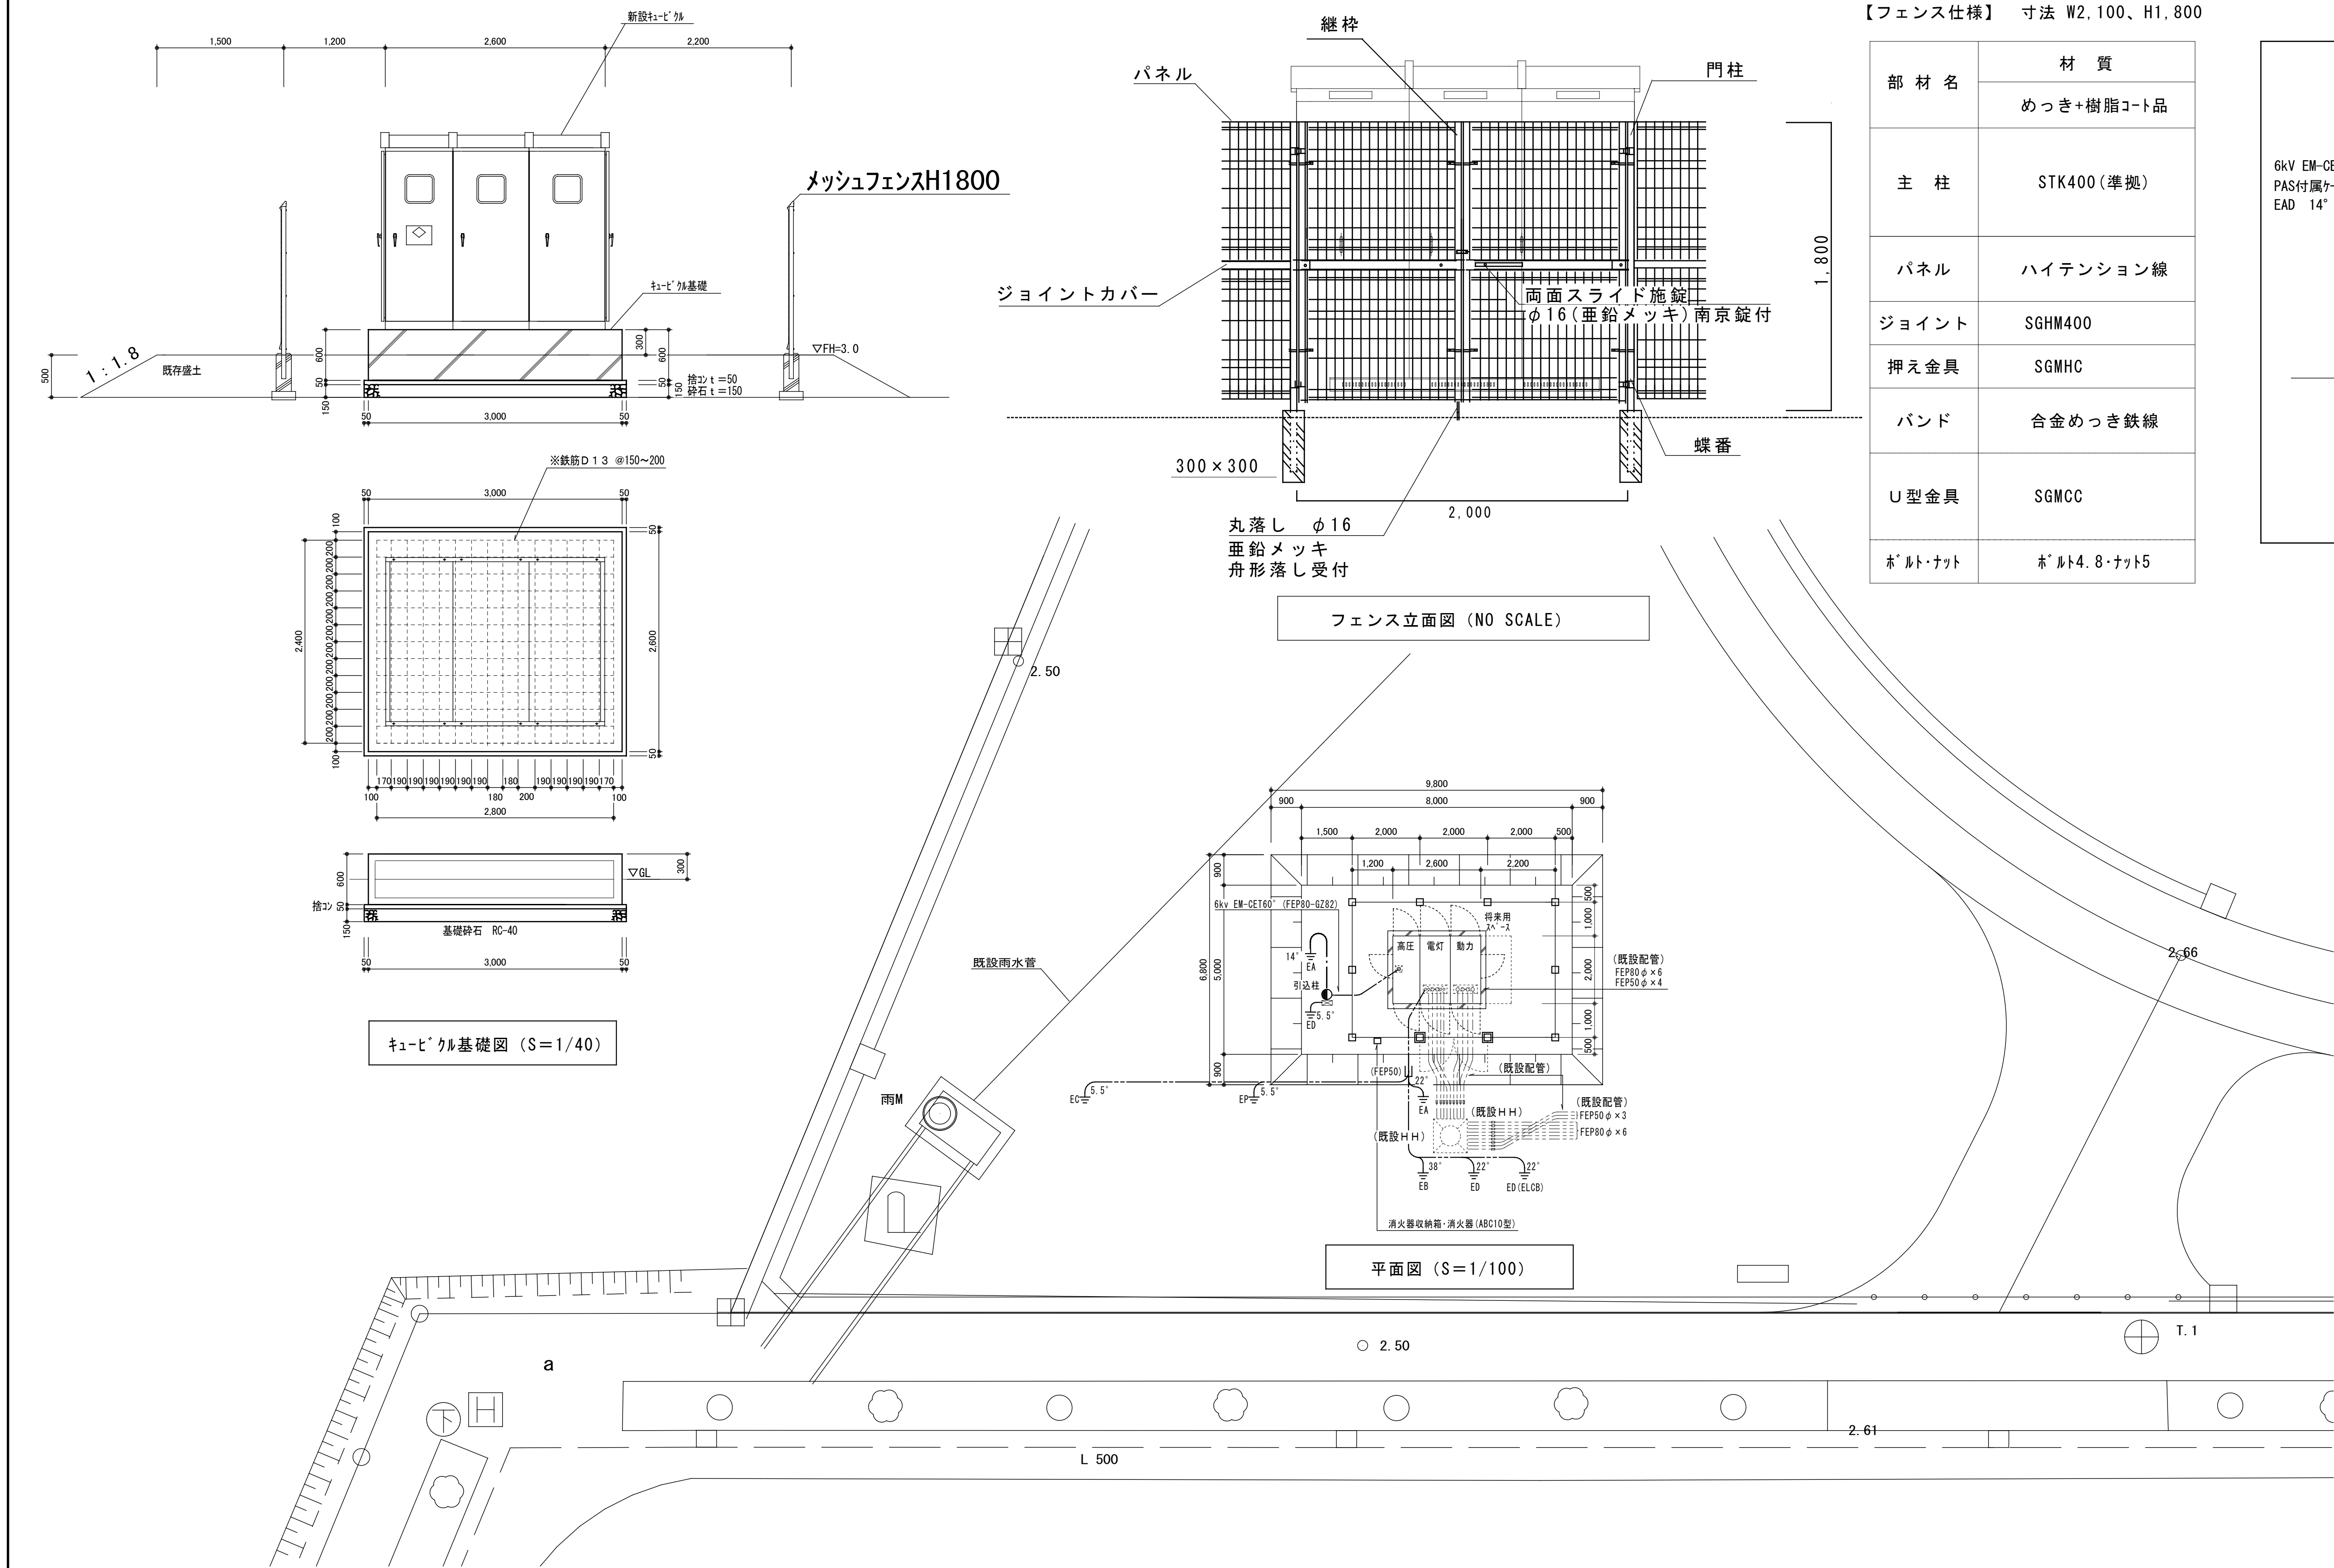

【フェンス仕様】 寸法 W2,100、H1,800

| 部 材 名   | 材 質         |
|---------|-------------|
|         | めっき+樹脂コート品  |
| 主 柱     | STK400 (準拠) |
| パネル     | ハイテンション線    |
| ジョイント   | SGHM400     |
| 押え金具    | SGMHC       |
| バンド     | 合金めっき鉄線     |
| U型金具    | SGMCC       |
| ボルト・ナット | ボルト4.8・ナット5 |

