



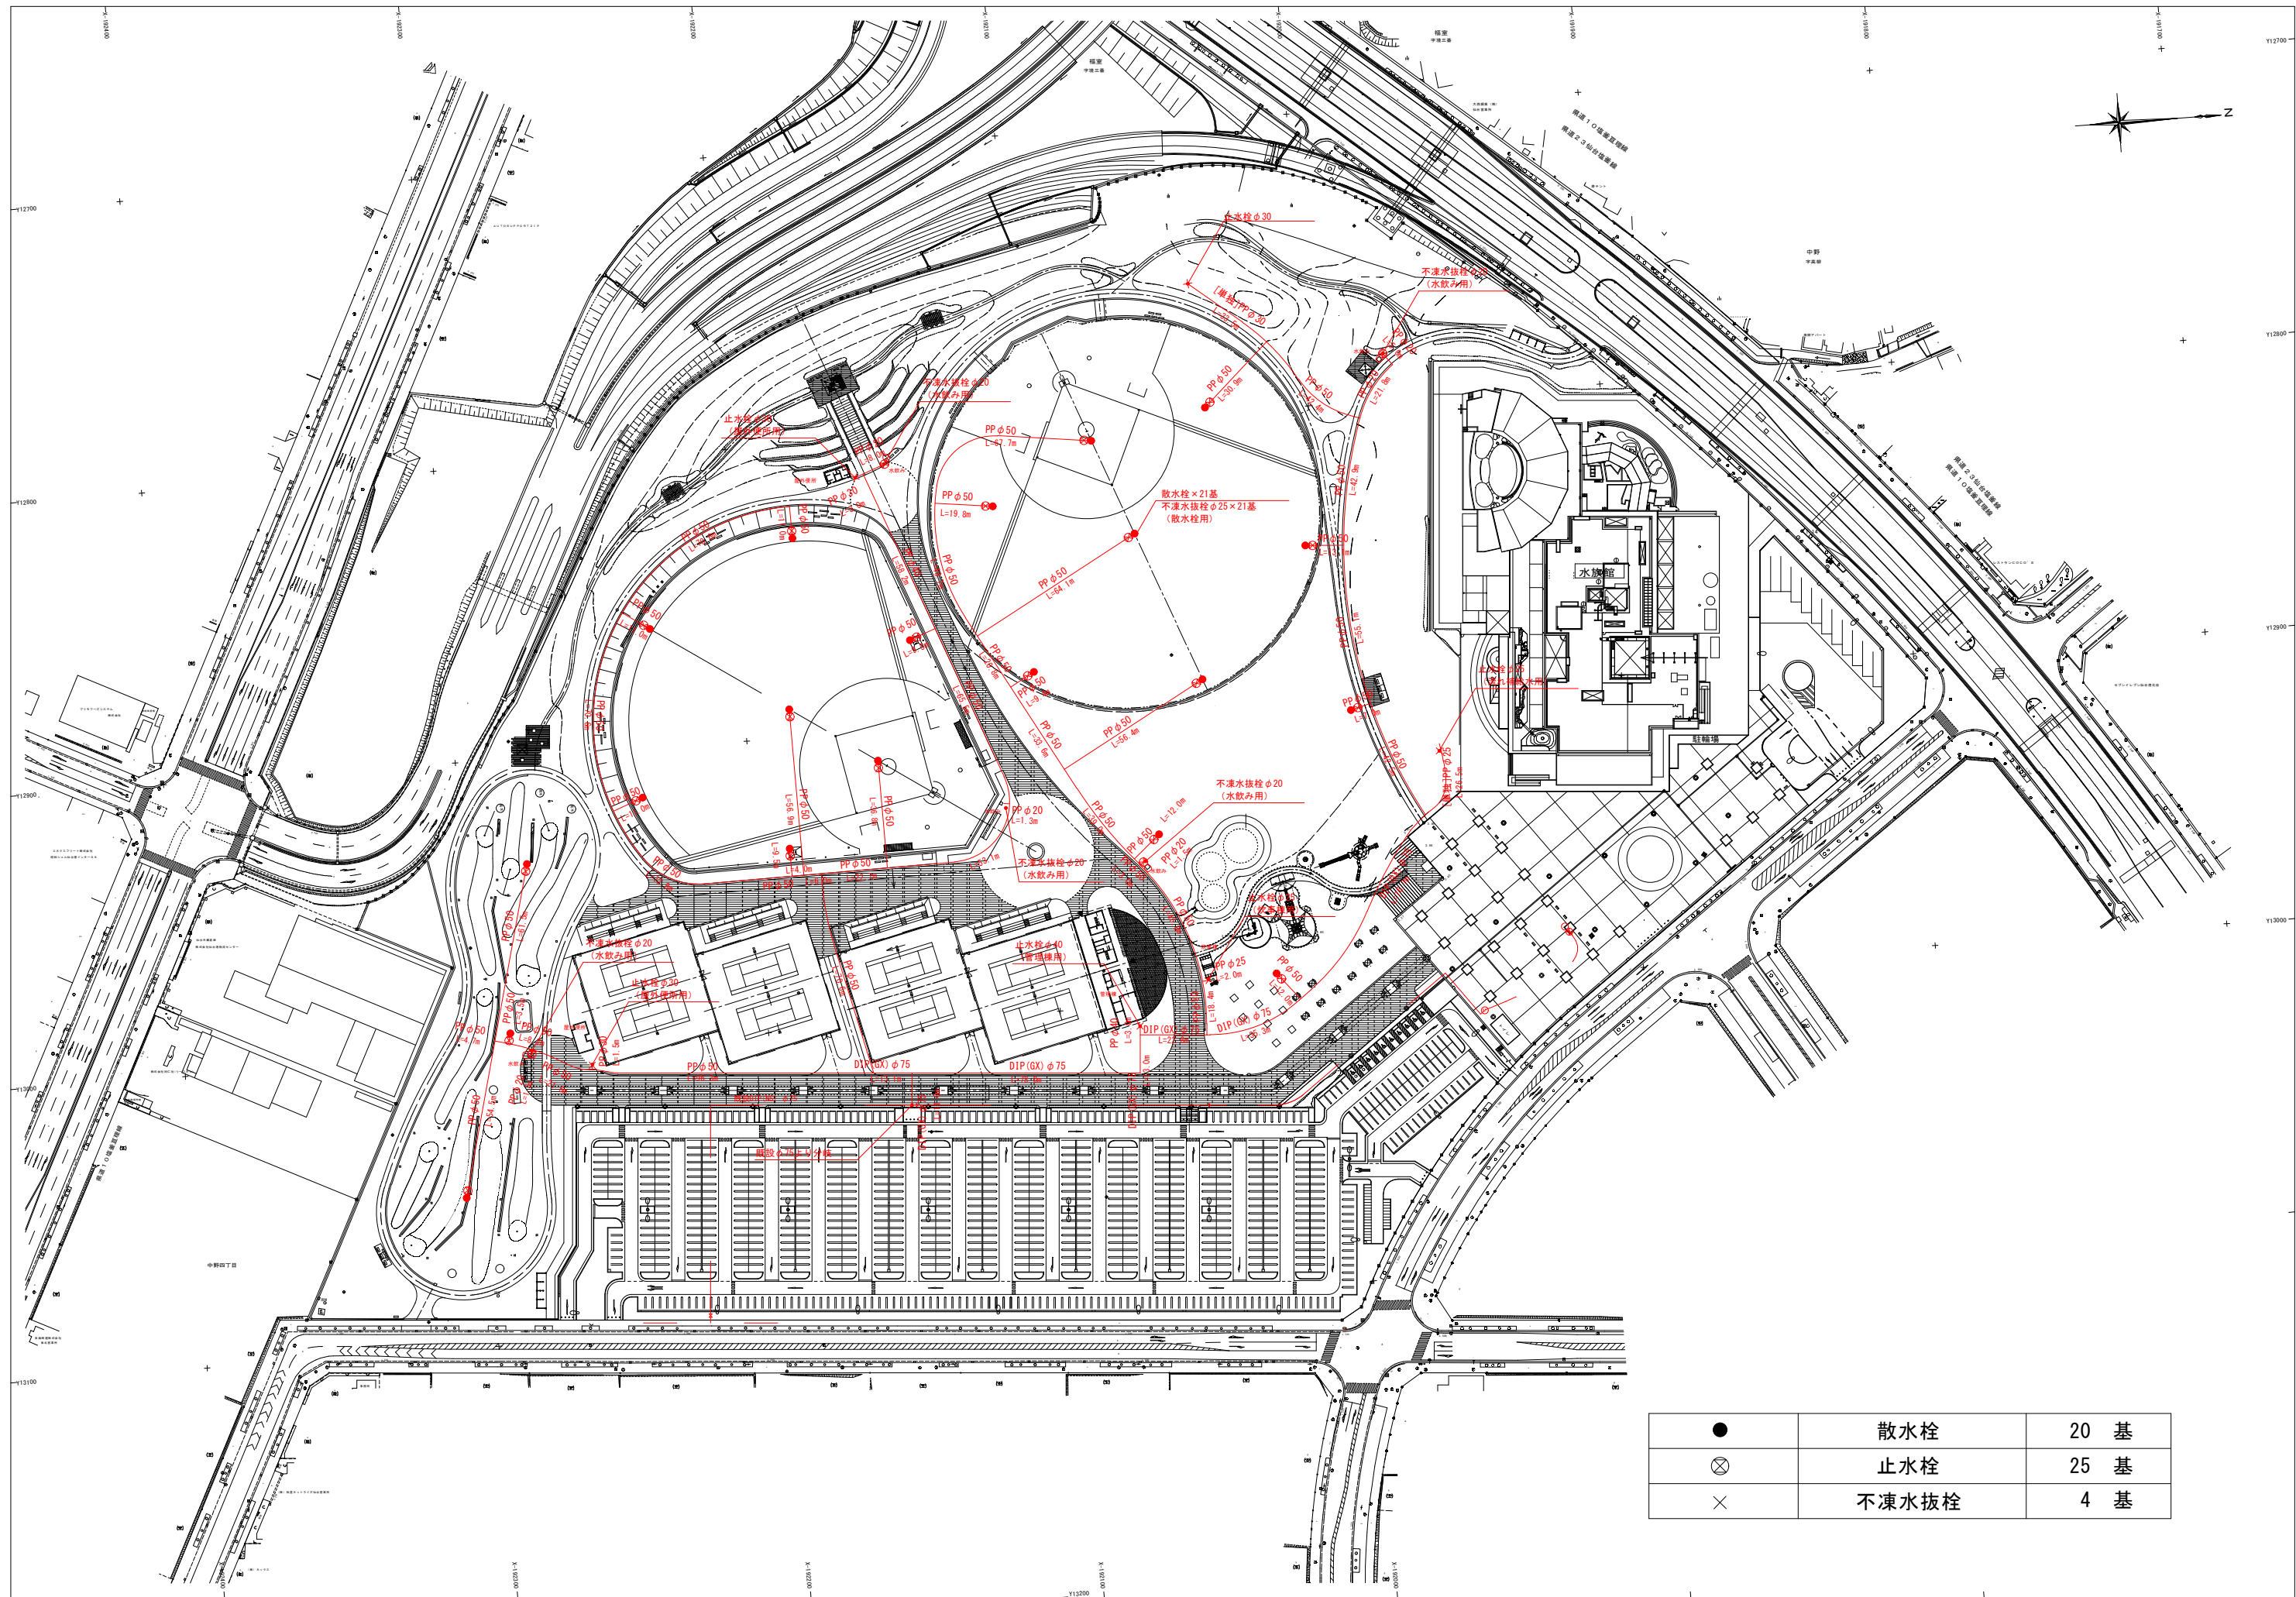


土工標準図

S=Free

給水管  
〔DIPφ75〕

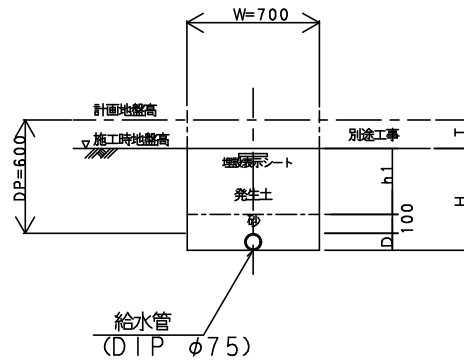

給水管  
〔PPφ50~φ20〕

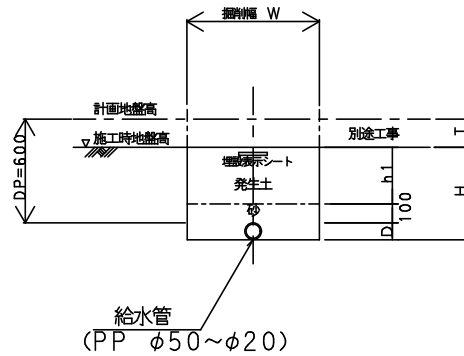

寸法表 (mm)


| 施設種別 | 管種       | 口径  | D  | W   | DP  | h1  | T   | H   | 備考 |
|------|----------|-----|----|-----|-----|-----|-----|-----|----|
| 公園   | DIP (GX) | φ75 | 90 | 700 | 600 | 350 | 150 | 540 |    |
|      | PP       | φ50 | 60 | 600 | 600 | 350 | 150 | 513 |    |
|      | PP       | φ40 | 48 | 500 | 600 | 350 | 150 | 498 |    |
|      | PP       | φ30 | 42 | 500 | 600 | 350 | 150 | 492 |    |
|      | PP       | φ25 | 34 | 500 | 600 | 350 | 150 | 484 |    |
|      | PP       | φ20 | 27 | 500 | 600 | 350 | 150 | 477 |    |

止水栓箱設置工標準図


S=Free

通路・宅地内  
〔ボール式乙止水栓〕

平面図

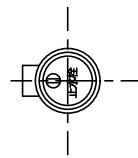


断面図

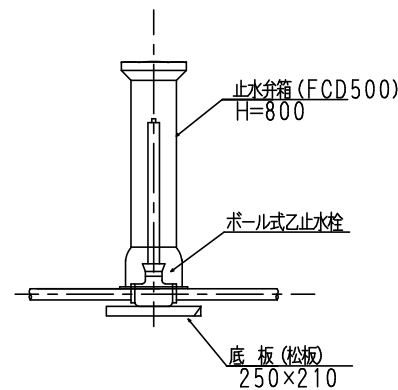

| 給水管口径   | 箱内径  |
|---------|------|
| φ13~φ25 | φ84  |
| φ30・φ40 | φ108 |


不凍水抜栓標準図

S=Free

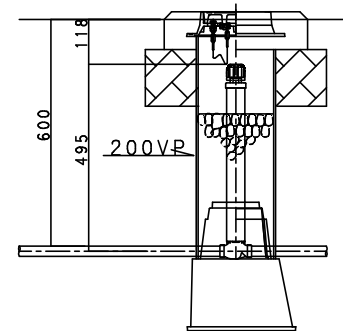

不凍水抜栓・小型散水栓標準図

S=Free

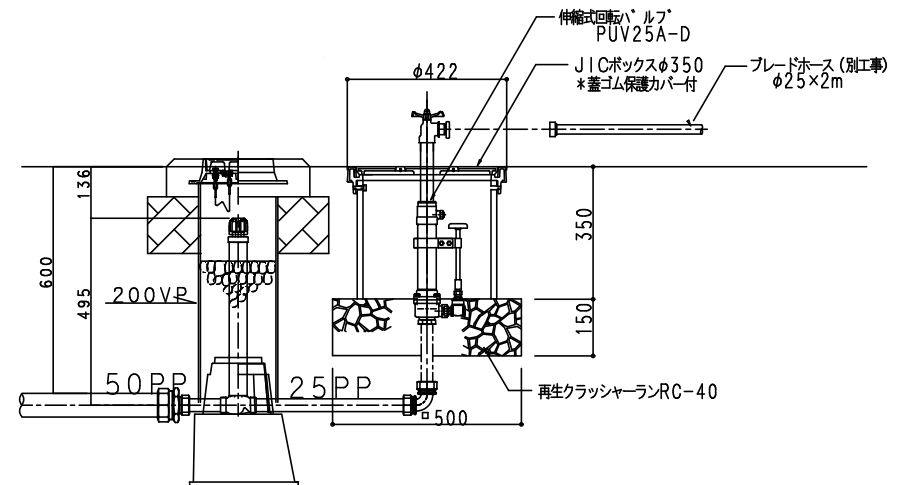

|      |                |      |        |
|------|----------------|------|--------|
| 工事番号 |                |      |        |
| 公園名  | 高砂中央公園         |      |        |
| 施工地名 | 仙台市宮城野区中野四丁目6番 |      |        |
| 工事名  |                |      |        |
| 図面名  | 土工標準図・給水設備標準図  |      |        |
| 縮尺   | 図示             | 位置   |        |
| 設計者  |                | 設計年度 |        |
| 仙台市  | 図番             |      | 3 / 14 |