





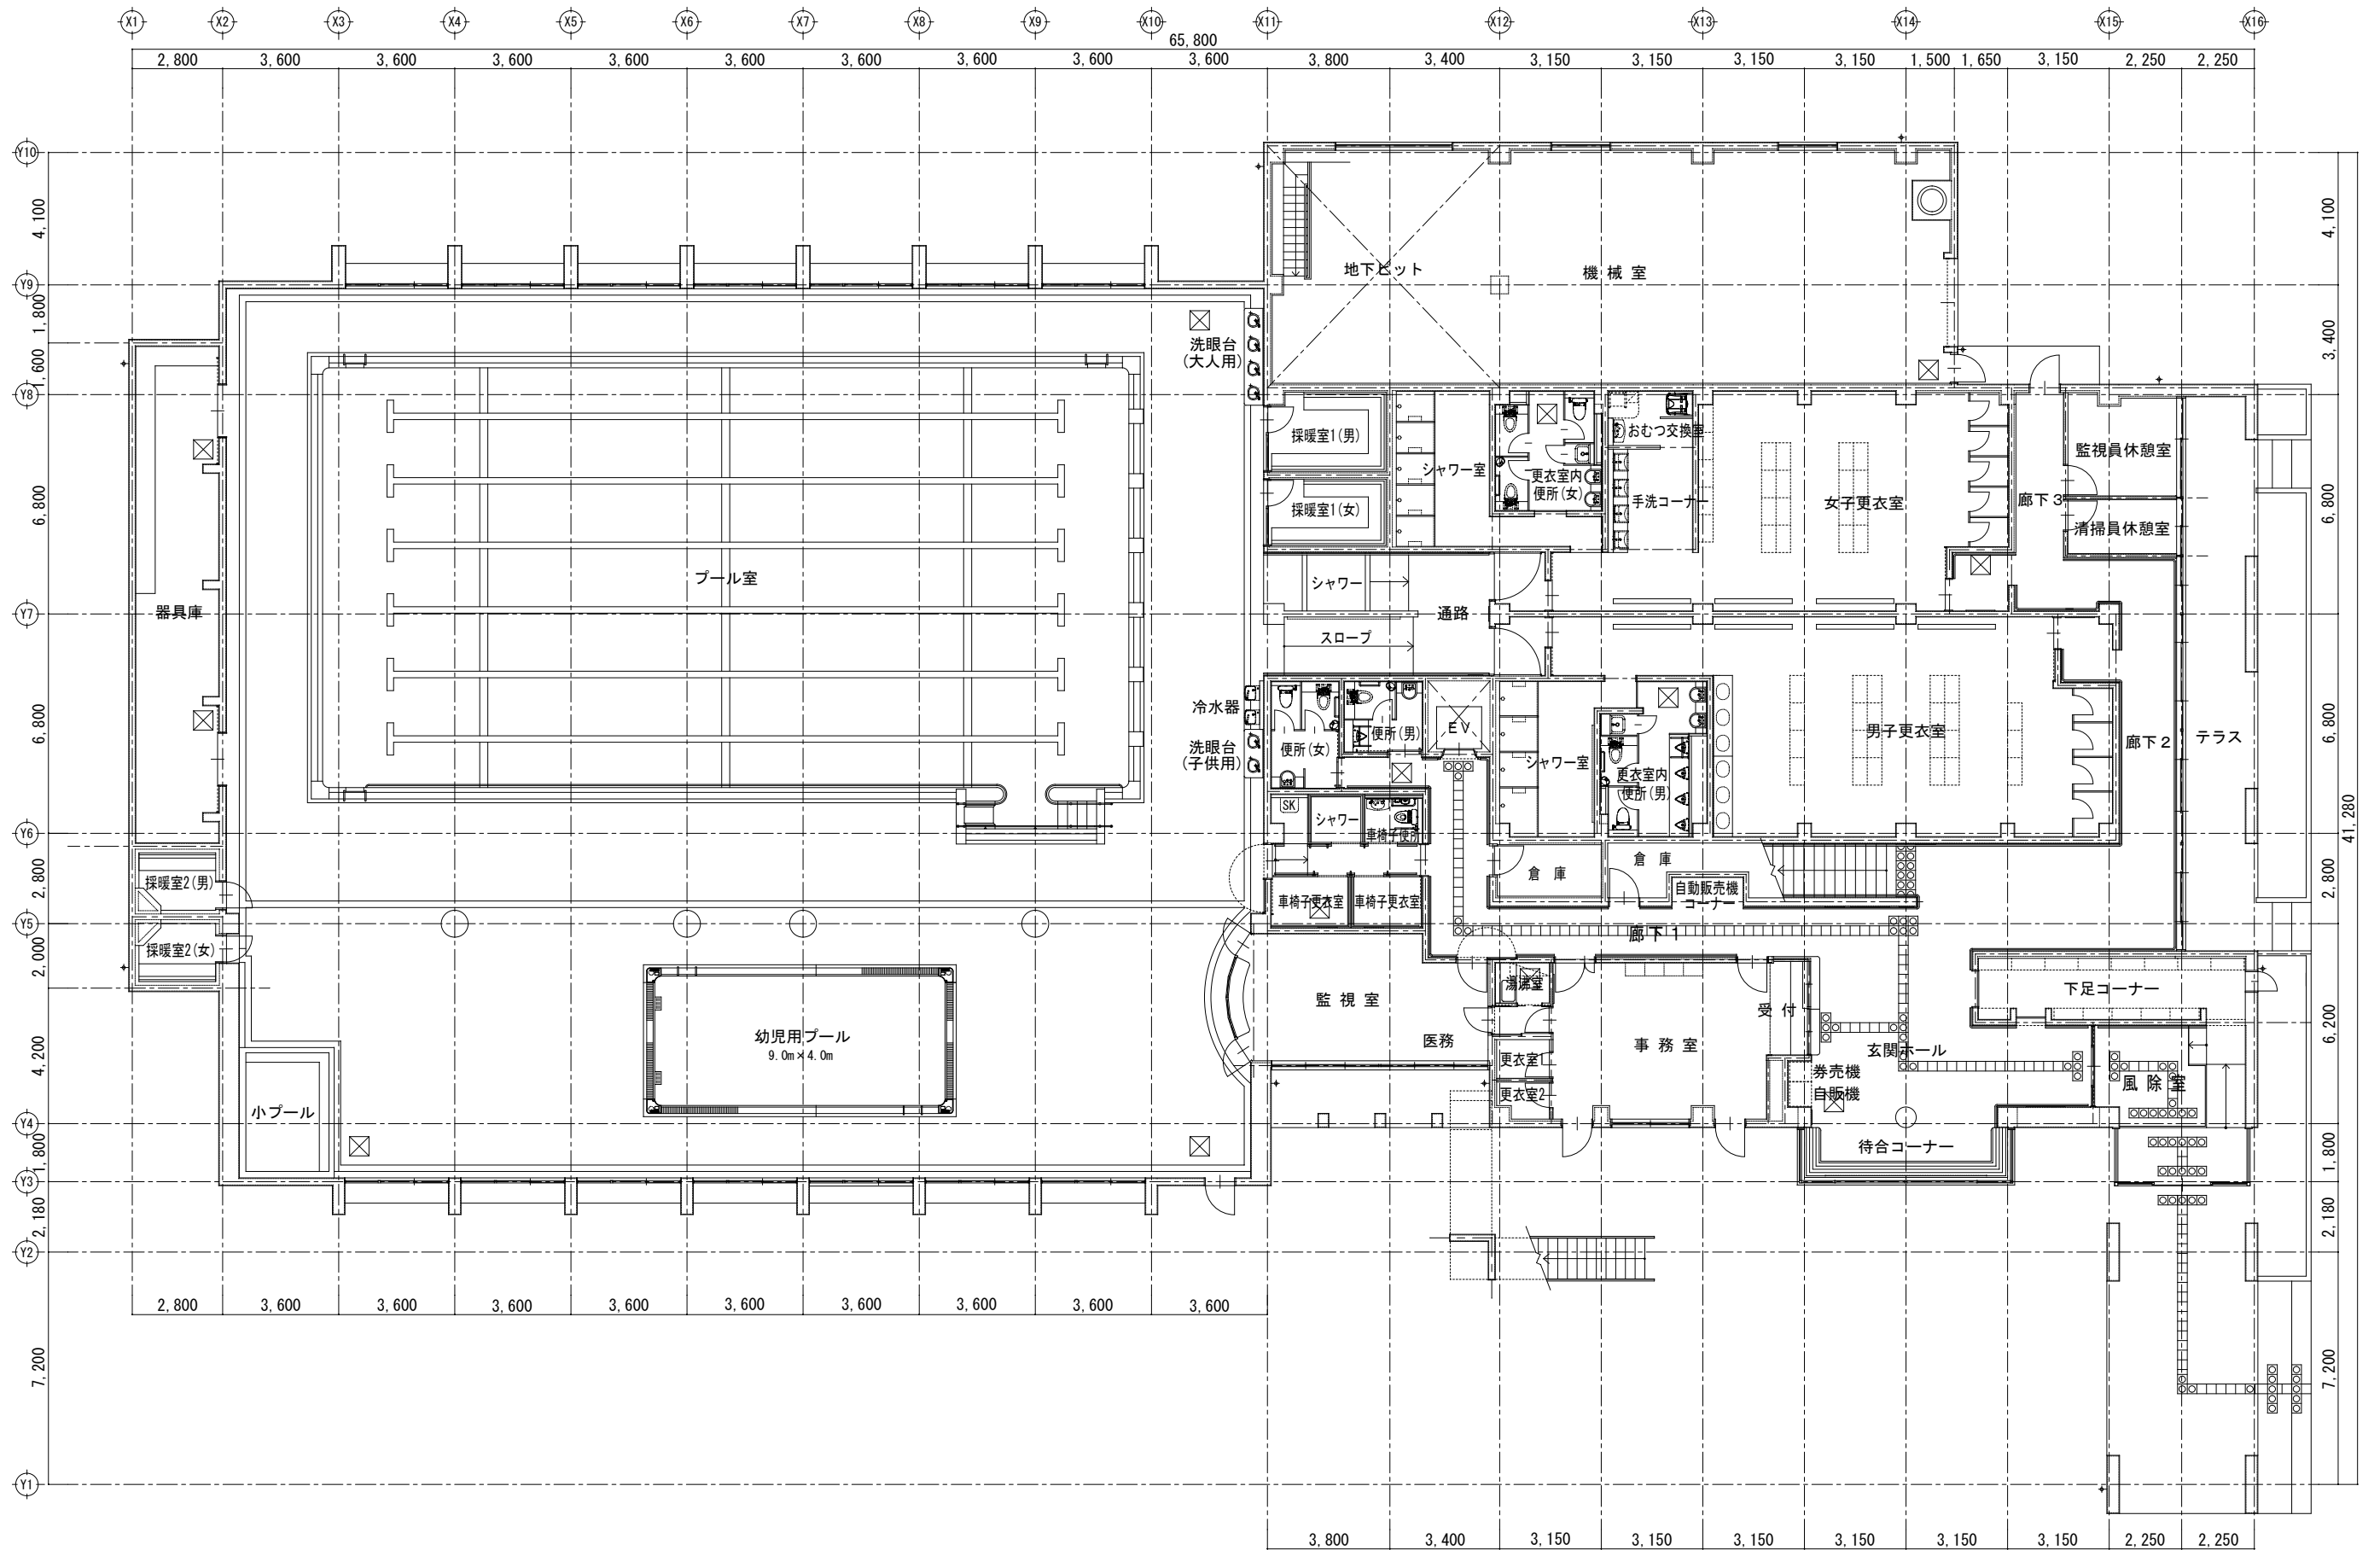

|      |  |                        |          |                    |                 |            |
|------|--|------------------------|----------|--------------------|-----------------|------------|
| 特記事項 |  | 仙台市文化観光局文化スポーツ部スポーツ振興課 |          | 委託名称<br>仙台市中田温水プール |                 | 設計番号<br>—  |
|      |  | 完成年月日                  | 令和 年 月 日 | 図面名称<br>1階 平面図     | 縮尺<br>NON SCALE | 図面番号<br>02 |

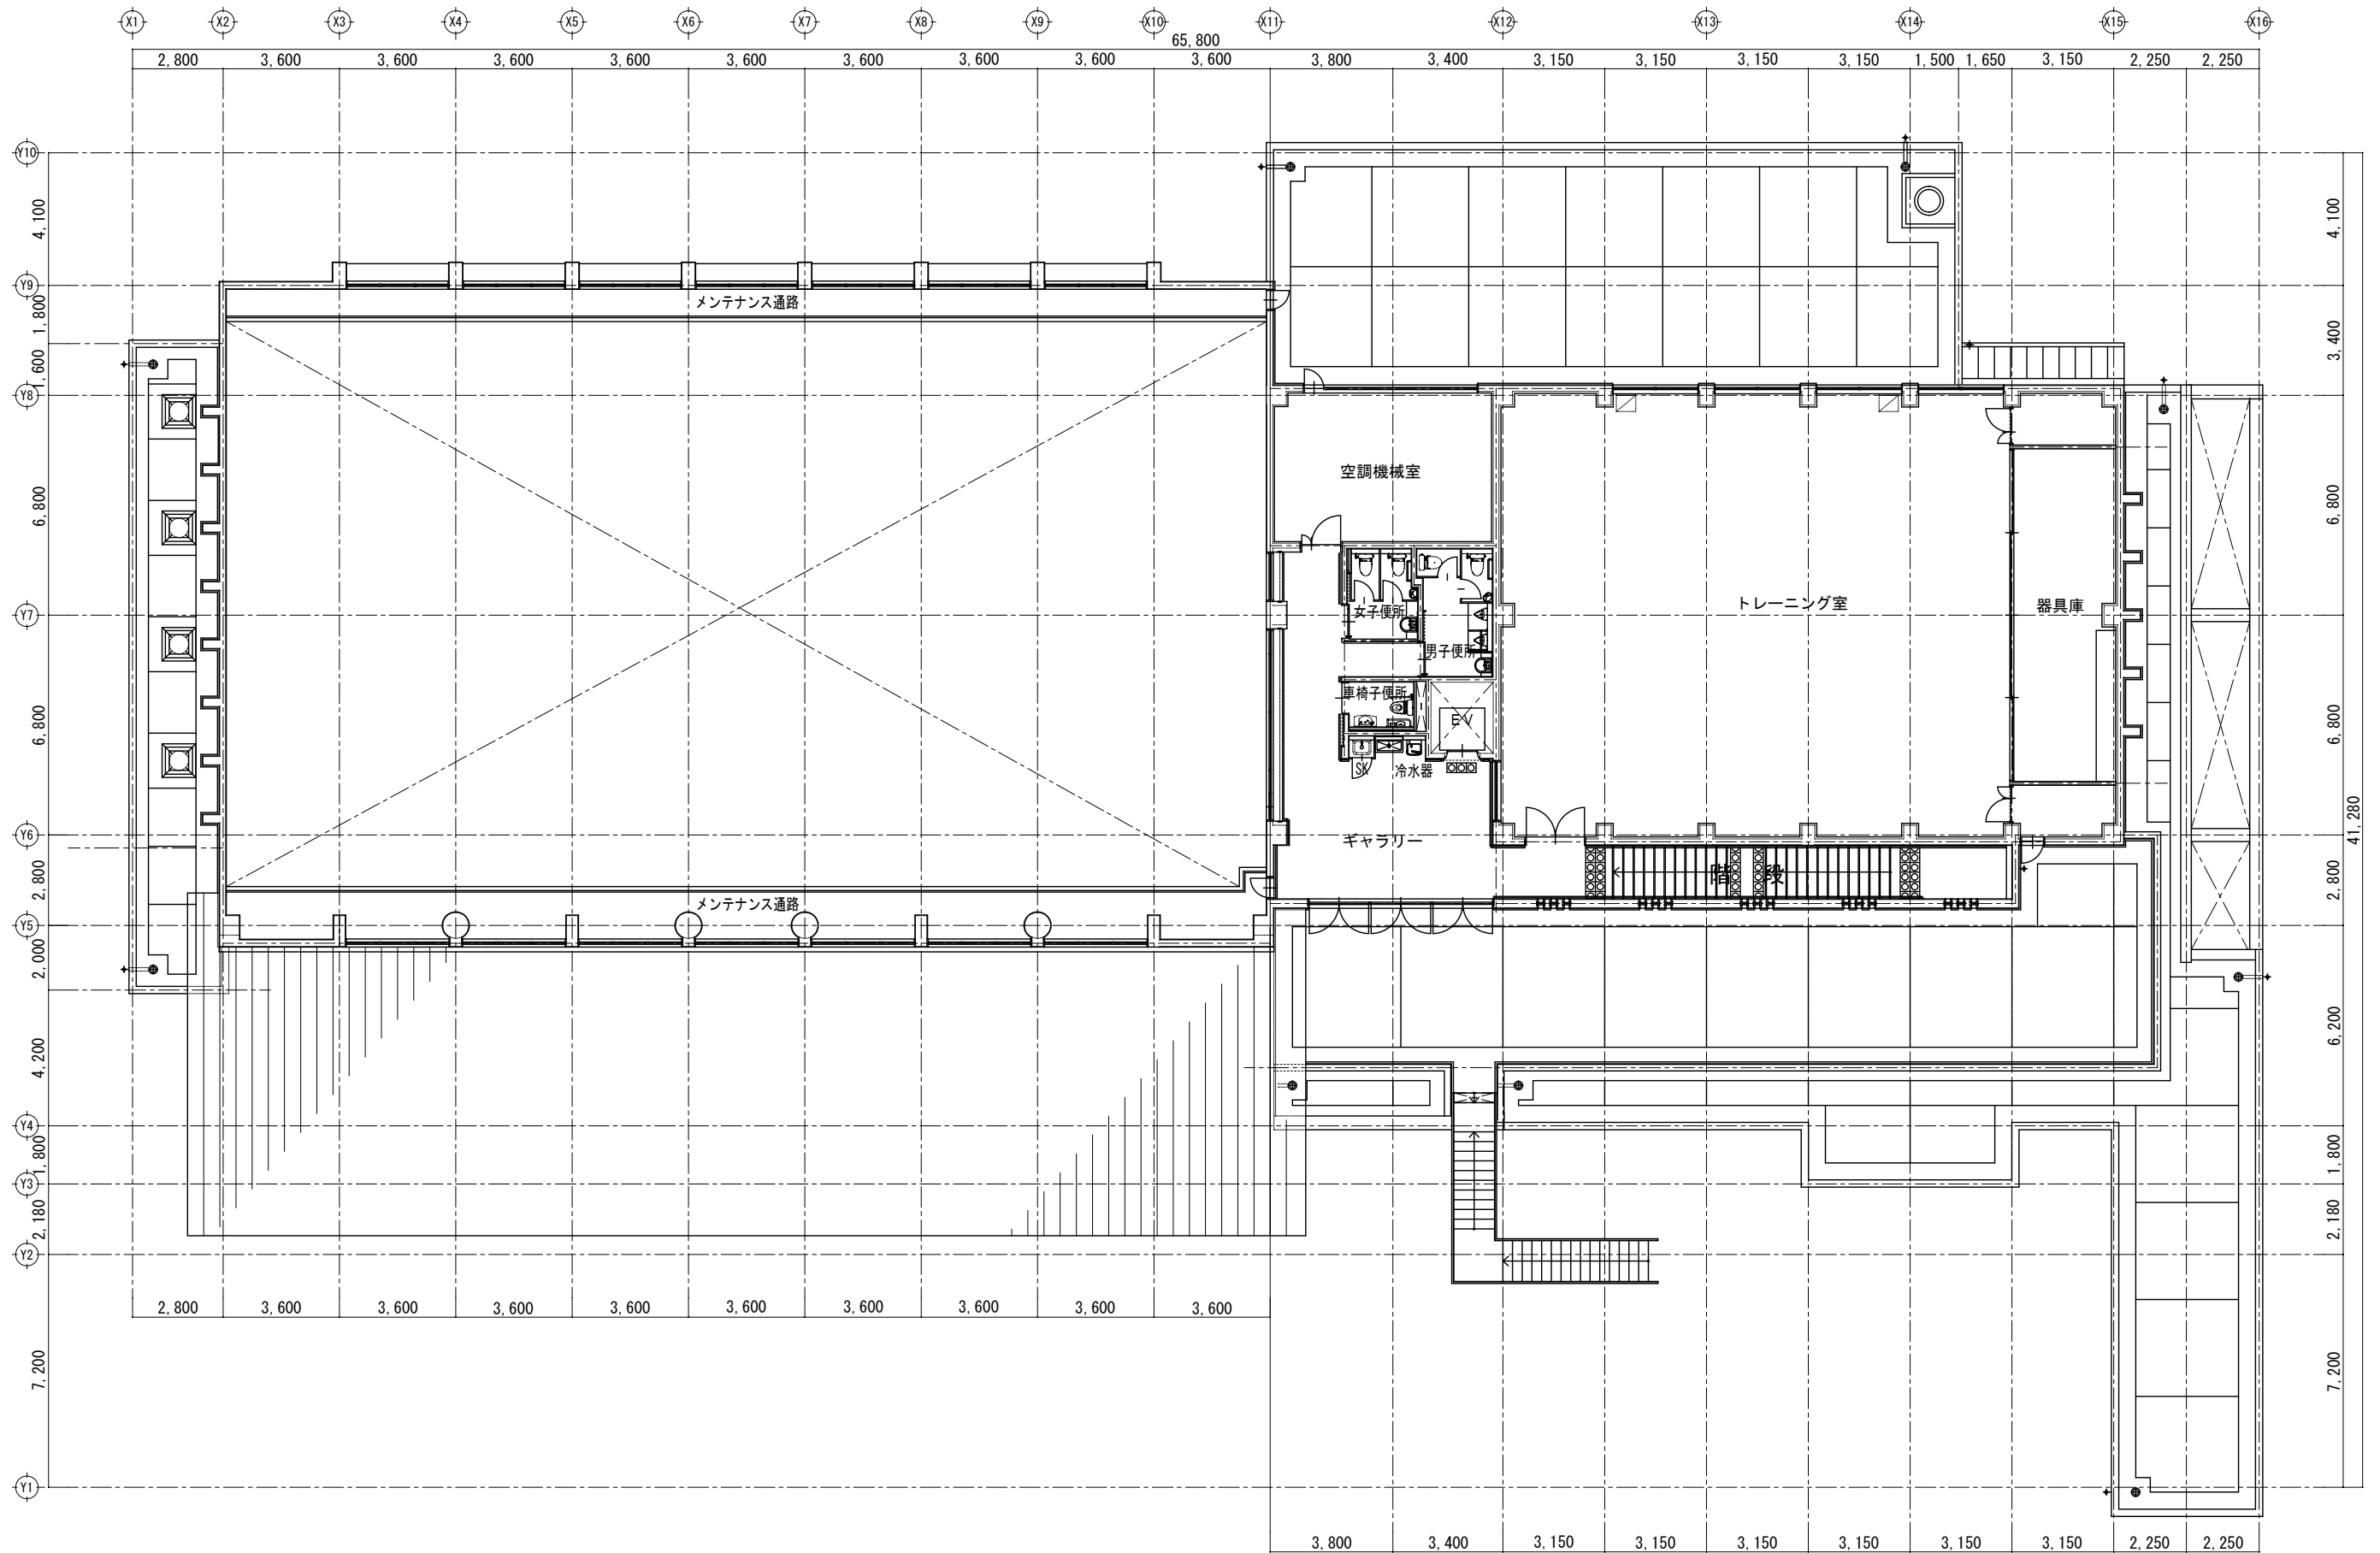

|      |                        |          |  |                    |                  |            |
|------|------------------------|----------|--|--------------------|------------------|------------|
| 特記事項 | 仙台市文化観光局文化スポーツ部スポーツ振興課 |          |  | 委託名称<br>仙台市中田温水プール |                  | 設計番号<br>—  |
|      | 完成年月日                  | 令和 年 月 日 |  | 図面名称<br>2階 平面 図    | 縮 尺<br>NON SCALE | 図面番号<br>03 |